

工程名稱
PROJECT


圖名
TITLE
室外消防栓配置圖

張號
SHEET NO.

圖號
DRAWING NO.
7
F

設計：
DESIGN BY
繪圖：
DRAWING BY
日期：
DATE
比例：
SCALE 1:800
單位：
UNIT
放核：
CHECKED BY
核准：
APPROVED BY
修正：
REVISION

1
2
3

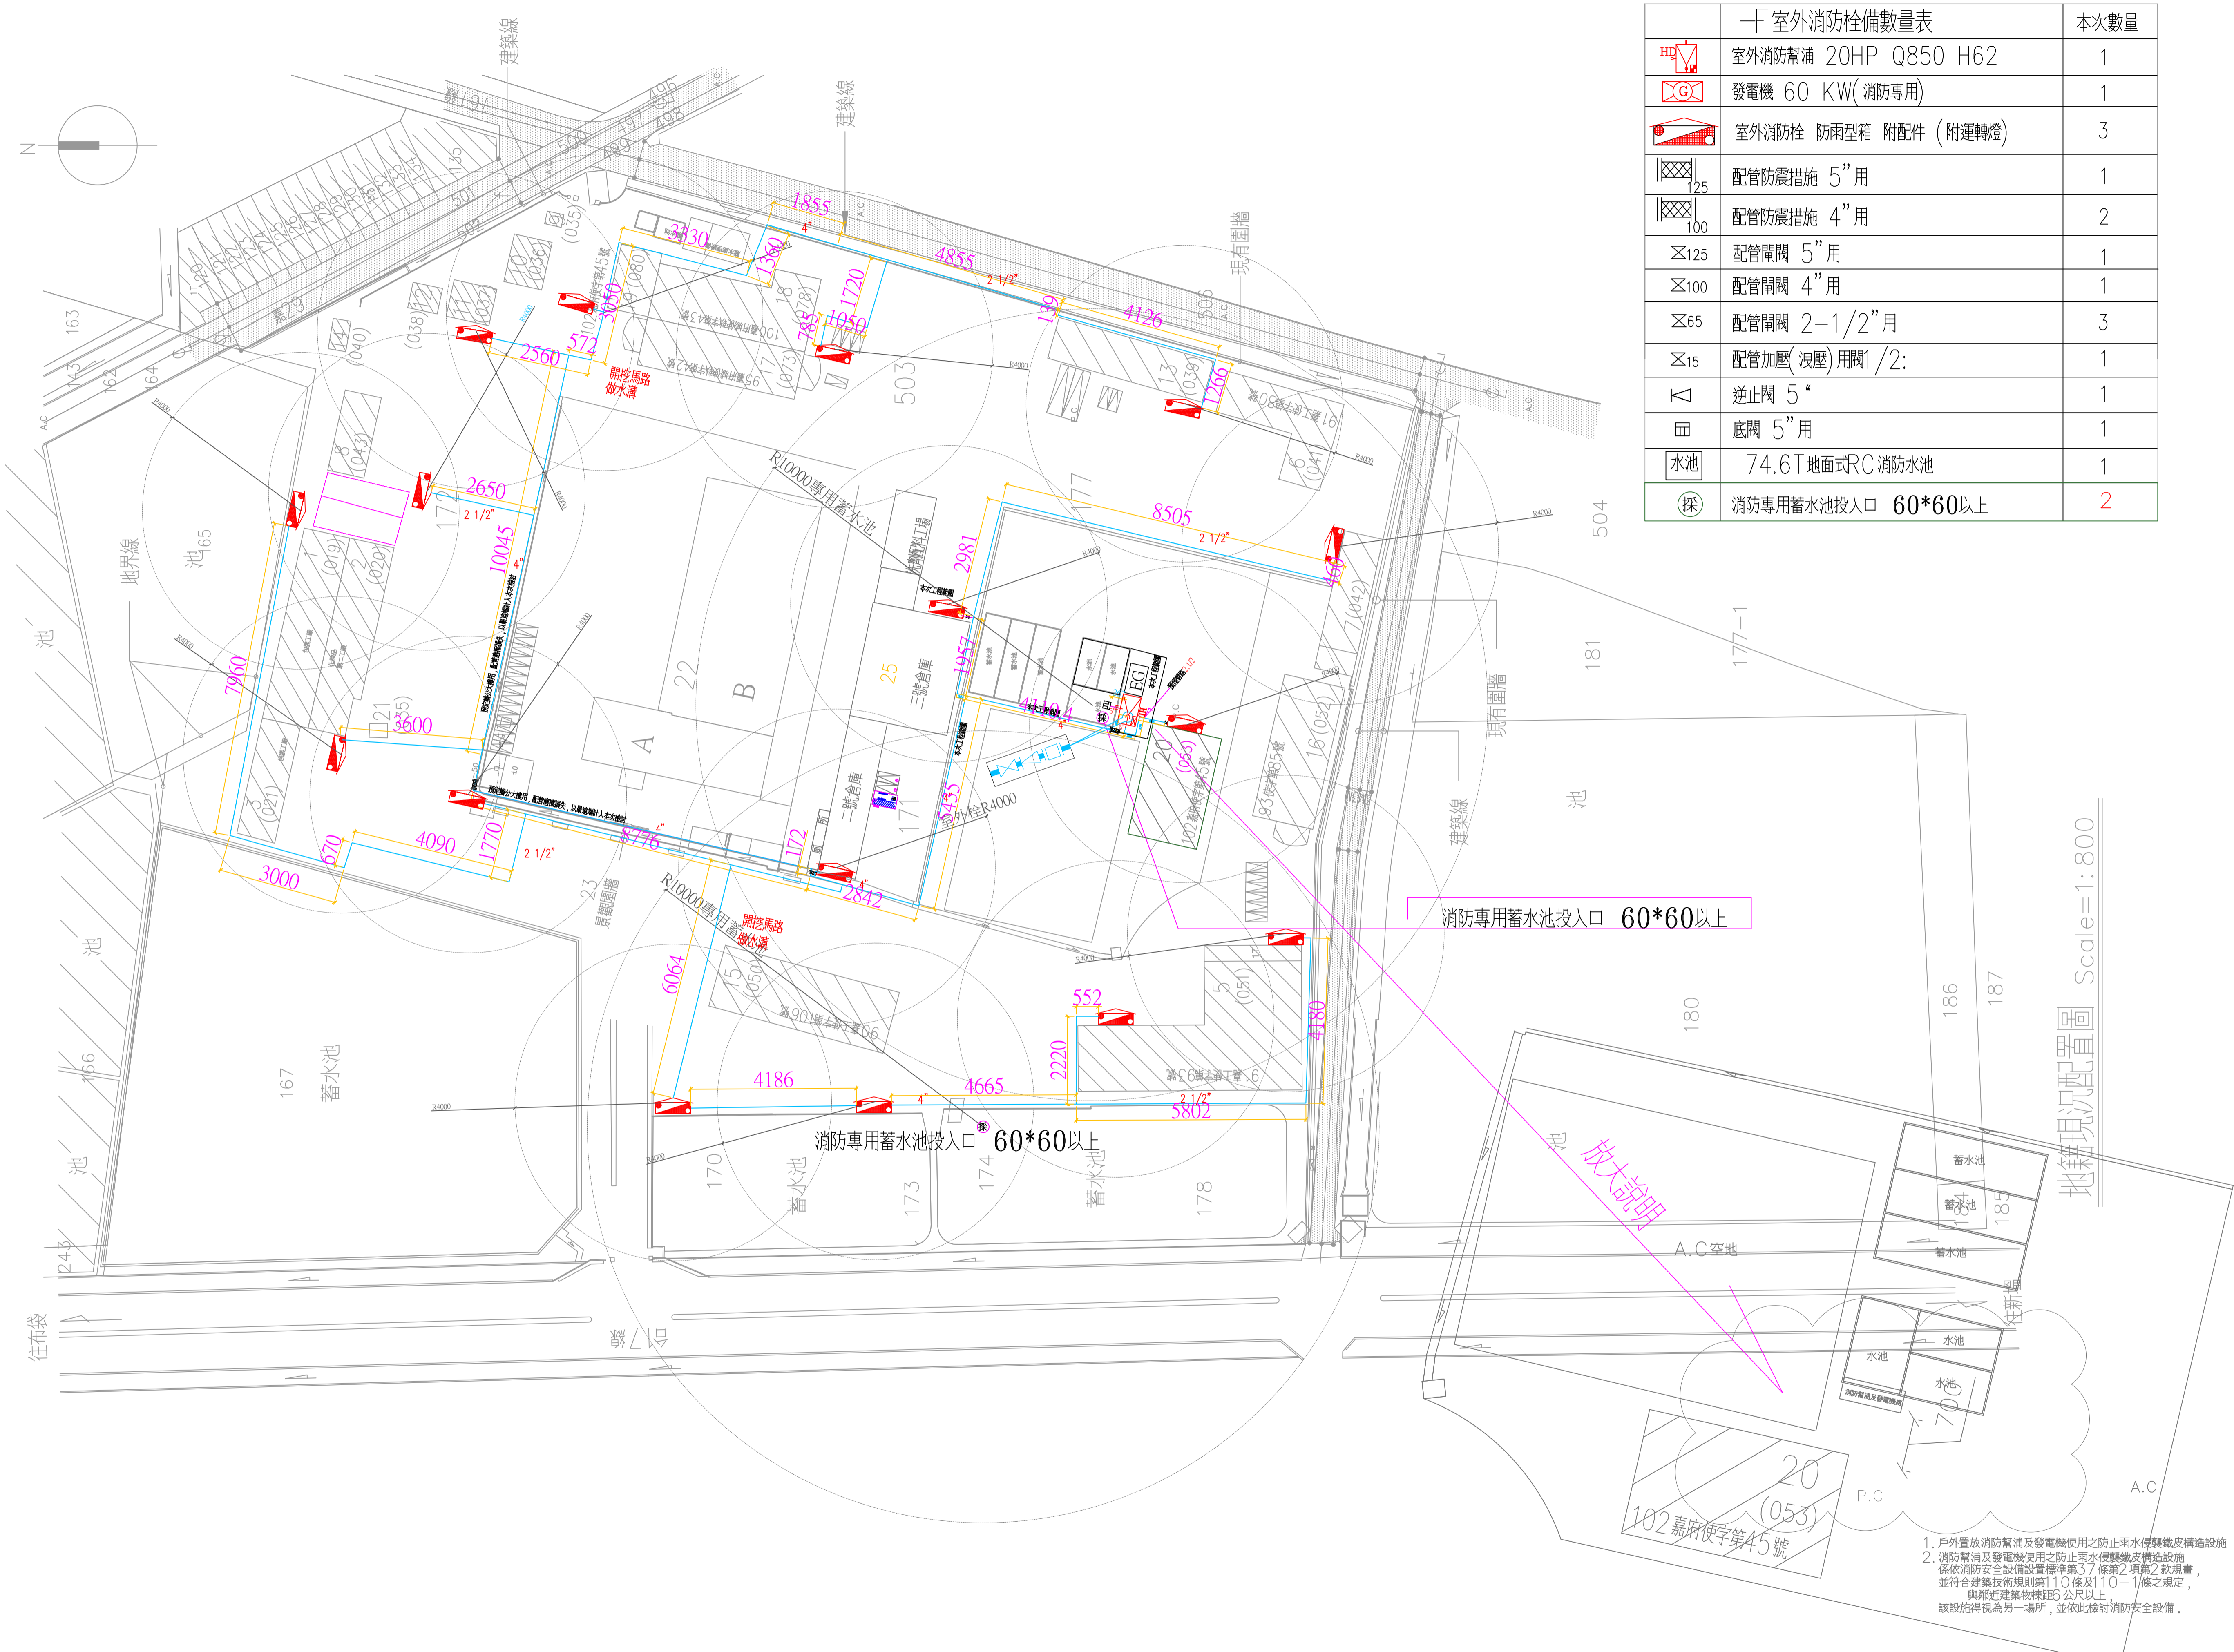

室外消防栓備數量表		本次數量
	室外消防幫浦 20HP Q850 H62	1
	發電機 60 KW(消防專用)	1
	室外消防栓 防雨型箱 附配件 (附運轉燈)	3
	配管防震措施 5"用	1
	配管防震措施 4"用	2
	配管閘閥 5"用	1
	配管閘閥 4"用	1
	配管閘閥 2-1/2"用	3
	配管加壓(洩壓)用閘1/2:	1
	逆止閥 5"	1
	底閥 5"用	1
	74.6T地面式RC消防水池	1
	消防專用蓄水池投入口 60*60以上	2

地籍現況配置圖 Scale=1:800

1. 戶外置放消防幫浦及發電機使用之防止雨水便變織皮構造設施
2. 消防幫浦及發電機使用之防止雨水便變織皮構造設施
係依消防安全設備設置標準第37條第2項第2款規畫，
並符合建築技術規則第110條及110-1條之規定，
與鄰近建築物棟距6公尺以上。
該設施得視為另一場所，並依此檢討消防安全設備。