

給排水系統圖號索引表

圖號	說明
W-01	給，排水系統圖號索引表及施工圖例說明
W-02	給，排水系統昇位圖
P-01	一層給水設備配置平面圖
P-02	二層，屋突層給水設備配置平面圖
D-01	一層排水設備配置平面圖
D-02	二層，屋突層排水設備配置平面圖

 
 
 
 
一般說明
1. 承包商須依原設計圖示繪製詳細施工圖應依監造及原設計單位審核通過，並報請業主備查，方得施工，並列入合約之一部份，併為完工驗收之依據，以符合委託監造與設計原意。
2. 所有給水管配置完成後，在灌漿前必須依相關法規加壓至試驗合格，不發生漏水始為合格，以符合施工規範。
3. 排水管管徑(2"φ)含以上時不得使用直角轉頭，應以順水斜轉代替之。
4. 污水排水管排水坡度(3"φ)含以下者為1/50；(4"φ)含以上者為1/100。
5. 浴廁之地板落水應與建築配合，設置於地板最低處以利排水。
6. 本工程所標示廚房及茶水間位置於必要時得依業主或工地工程師之指示位置為基準，管包面應配合更改，不得拒絕之，相關費用已含於本工程費用中，不另計價。
7. 排水幹管及污水排水幹管，排至地面層或底層處之彎管，採變45°度彎管施工。
8. 污廢水及透氣水平管段(SP, WP, VP)未註明者皆採下層吊管施工。
9. 以上所示未詳盡時，悉遵照建築技術規則設備篇有關給排水設備之規定施工。




管徑對照表				(mm)			
口徑(inch)	PVC管	污水管	給水管	排水管	透氣管	SUS#304	
1/2"	18	3.0	3.0	2.0	2.0	2.5	
3/4"	22	3.0	3.0	2.0	2.0	2.5	
1"	28	3.0	3.0	2.0	2.0	3.0	
1 1/4"	35	3.5	3.5	2.0	2.0	3.0	
1 1/2"	41	3.5	3.5	2.0	2.0	3.0	
2"	52	4.0	4.0	2.0	2.0	3.5	
2 1/2"	67	4.5	4.5	3.0	3.0	3.5	
3"	78	5.5	5.5	3.0	3.0	3.5	
4"	102	7.0	7.0	3.5	4.0	4.0	
5"	125	7.5	7.5	4.5	4.5		
6"	150	8.5	8.5	5.5	5.5		

衛生器具配置表			
器具名稱	配置名稱及管徑		
	給水管	排水管	污水管
馬桶（水箱式）	1/2"		4"
馬桶（沖水側）	1"		4"
洗面盆	1/2"	2"	
地板落水		2"	
熱水器	1/2"		
拖布盆	3/4"	3"	
小便斗	1/2"	2"	

用水設備涉及「用戶用水設備引用國家標準總號及名稱」之審查項目者，用戶新裝申請用水時，須依規定提供「財團法人全國認證基金會(TAF)所認可之實驗室出具之符合國家標準檢驗文件」

給排水系統施工圖例說明

(一) 衛生器具及給排水系統設備				
圖例	說明	明	CNS 總號及類號	建議廠牌
	自來水總水錶(立式)		CNS 總號及類號	建議廠牌
	坐式馬桶(省水標章產品)		CNS 3220/R2061	業主自理
	蹲式馬桶(省水標章產品)		CNS 3220/R2061	
	立式電沖小便斗(附感應式沖水器)		CNS 3220-2/R2061-2	
	掛牆式洗面盆(附省水龍頭)		CNS 3220-3/R2061-3	
	台面式洗面盆(附省水龍頭)		CNS 3220-3/R2061-3	
	無障礙用洗手台含安全扶手(省水標章產品)		CNS 3220/R2061	
	無障礙用洗手台含安全扶手(附省水龍頭)		CNS 3220-3/R2061-3	
	長柄式省水龍頭	1/2"φ	CNS 8088/R2619	電光、隆昌、和成或同等品
	浴室蓮蓬頭	單槍式 1/2"φ	CNS 15167/R2209	●
	面盆混合龍頭	單槍式 1/2"φ	CNS 15167/R2209	↓
	廚房混合龍頭	單槍式 1/2"φ	CNS 15167/R2209	↓
	瓦斯熱水器	進出水口徑 1/2"φ，進出水口 H=120CM		
	電熱熱水器	儲熱型 1/2"φ，進出水口徑		
	透氣口	附防蟲網(給水)		
	屋頂落水頭	高龍型，不銹鋼製 2"φ（口徑與所接管徑相同）		電光、隆昌、和成或同等品
	地板落水頭	圓型 2"φ		●
	地板落水頭	方型附存水彎 2"φ		
	冷氣機排水預留管	1/2"φ		↓
	清潔口	地板式，天花板式		
	透氣口	排水		

   (二) 給排水管線系統設備				
圖例	說明	明	CNS 總號及類號	建議廠牌
	給水加壓管(SCP)	採硬質PVC管，規格詳圖面及標單所示	CNS 4053-1/K3033-1	南亞、華夏、大洋或同等品
	給水冷水管(CW)	採硬質PVC管，規格詳圖面及標單所示	CNS 4053-1/K3033-1	●
	排水管(WP)	採硬質PVC管，規格詳圖面及標單所示		
	污水管(SP)	採硬質PVC管，規格詳圖面及標單所示		
	雨水排水管(RP)	採硬質PVC管，規格詳圖面及標單所示		
	透氣管(VP)	採硬質PVC管，規格詳圖面及標單所示		↓
	熱水管(HW)	熱水管採用波覆不銹鋼管	CNS 13392/G3258	彰源、建川、肯忠或同等品
	排油煙機預留套管			南亞、華夏、大洋或同等品
	開關	口徑 2"φ 以下者，青銅製體，牙口接頭，耐壓 10Kg/cm² 以上。		東光、富山、永安或同等品
	開關	口徑 2 1/2"φ 以下者，鑄鐵製體，法蘭接頭，耐壓 10Kg/cm² 以上。		東光、富山、永安或同等品
	浮球凡而			電光、隆昌、和成或同等品
	陸上型家浦	規格詳中圖面所示[採電子感應含雙點控制器機型]		
	減壓閥組 RV			

繪圖 DRAWING	校對 CHECK	比例 SCALE	日期 DATE	工程 名稱 PROJECT NAME	圖面 名稱 DRAWING TITLE	金山建築師事務所 建築師 蕭至山	電話：037322596 傳真：037322825 地址：9322596@ms33.hinet.net	簽章 SIGN	圖章 01 W	簽章
設計 DESIGN	核准 APPROVE	單位 UNIT	檔案 檔號 FILE NO.	供應工場辦公室拆除及新建工程	給，排水系統圖號索引表及施工圖例說明					

台灣省自來水公司

審查用水設備合格章

建造號碼 (108)渠南建義建字第00 號


審查合格日期

審查員


附註

用水設備涉及「用戶用水設備引用國家標準總號及名稱」之審查項目者，用戶新裝申請用水時，須依規定提供「財團法人全國認證基金會(TAF)所認可之實驗室出具之符合國家標準檢驗文件」



各種備之設備單位規定			
衛生設備	存水彎管徑(公厘)	設備單位 (FU)	
浴室包括浴缸及淋浴, 洗臉盆, 大便器	大便器用沖水箱	6	
	大便器用沖水閥	8	
		2	
浴缸 (不論有無淋浴)	50		
	32	2	
洗臉盆	38	2	
淋浴池 (家庭用)	50	2	
淋浴頭 (公共用, 每個)		3	
	38	4	
小便器	立式	4	
	沖水箱	4	
大便器	沖水閥	8	
下身盆	38	3	
廚房水槽	家庭用	38	2
	營業用	38	3
	家庭用	38	3
廚房水槽附食物處理器	營業用	38	4
洗碗機 (家庭用)		32	2
飲水器		25	1/2
地板落水		50	1
洗衣槽 (一槽或二槽)		38	2
洗手臺 (每個水喉)		38	2
水盆	牙醫用嗽口盂或水盆	32	1
	醫院用	38	3
	拖布盆 (標準存水彎)	76	3
	拖布盆 (P 存水彎)	50	2

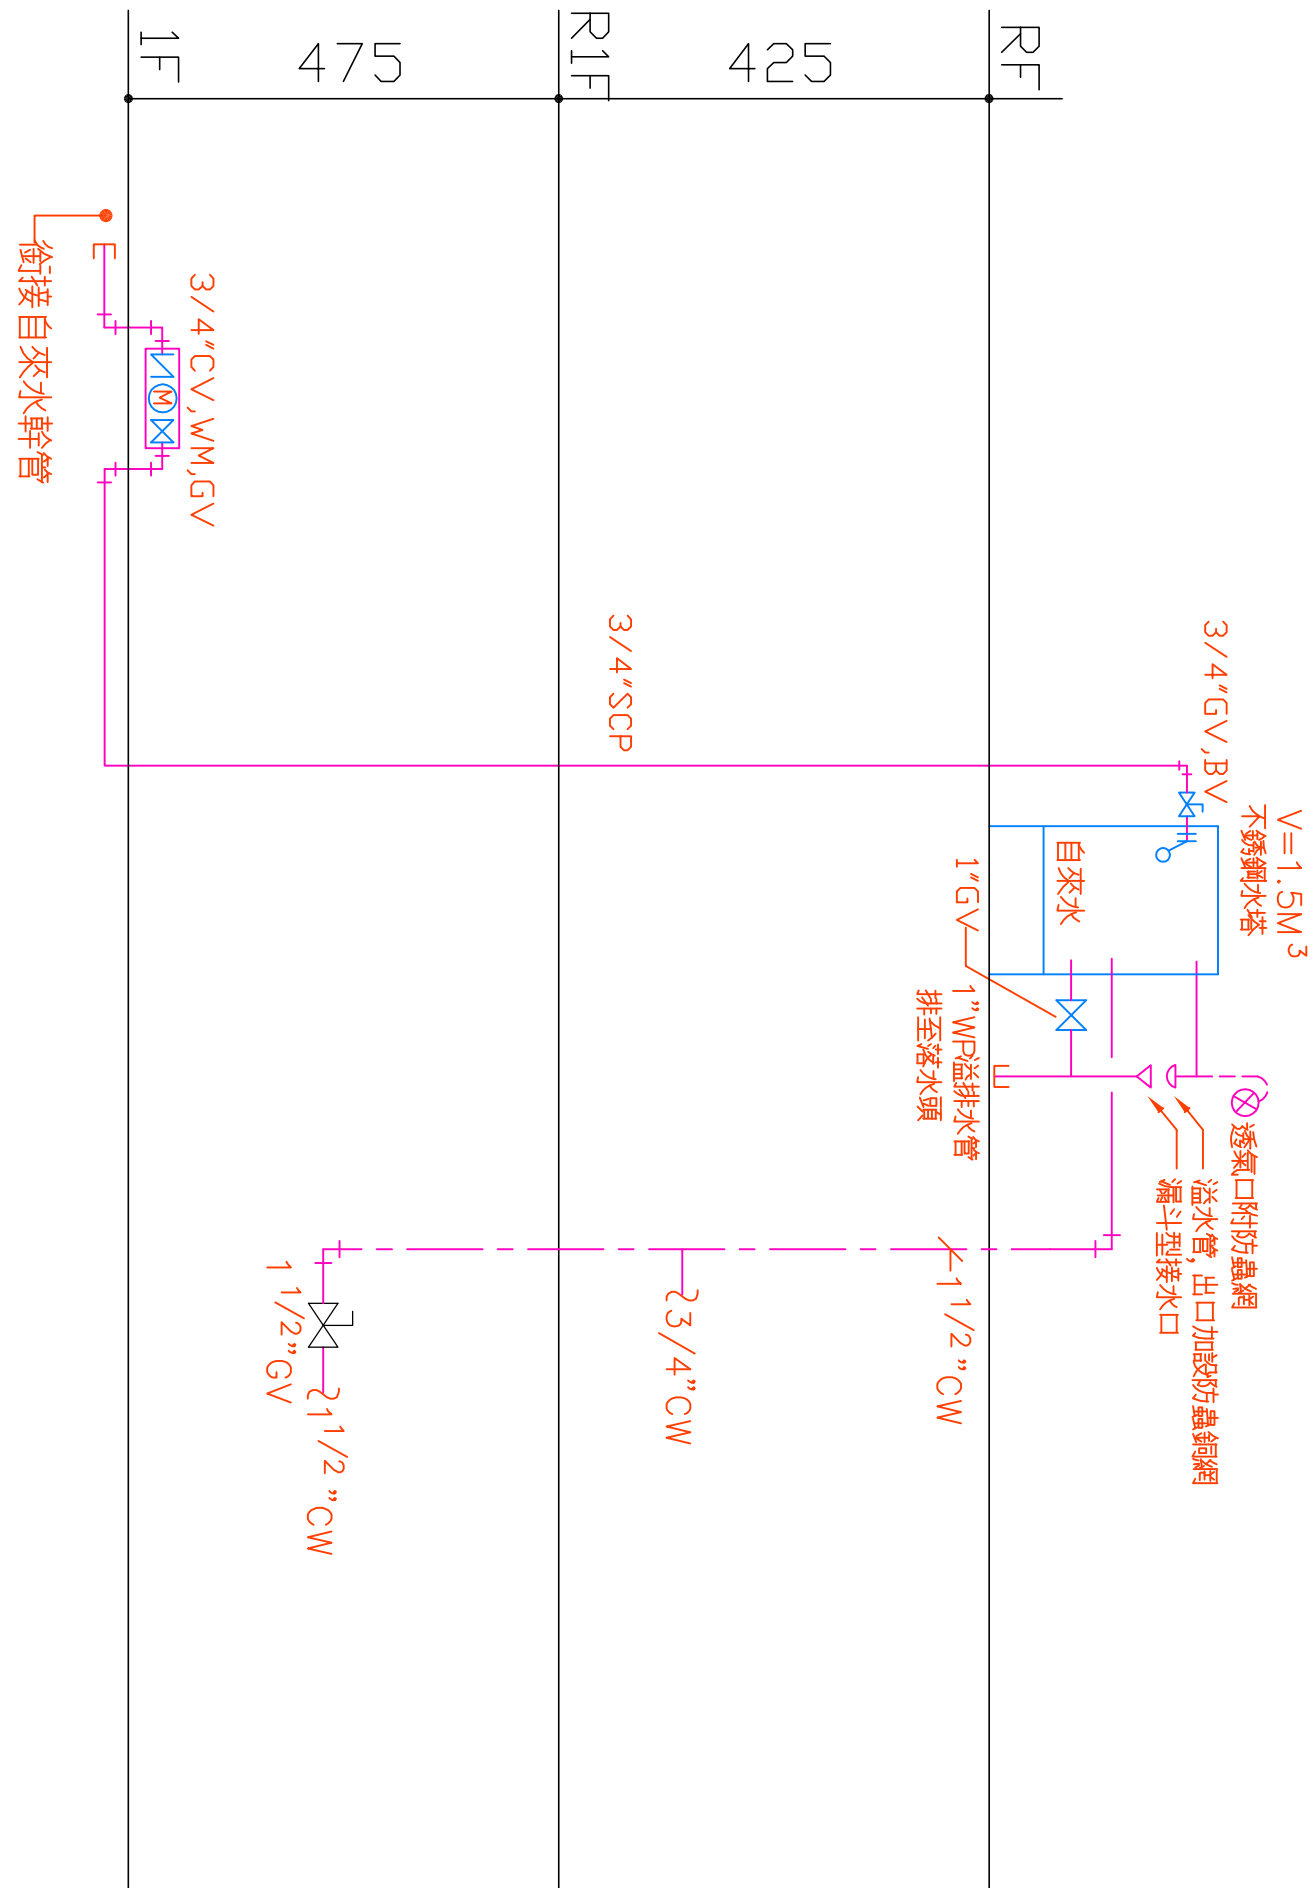

給水系統昇位圖

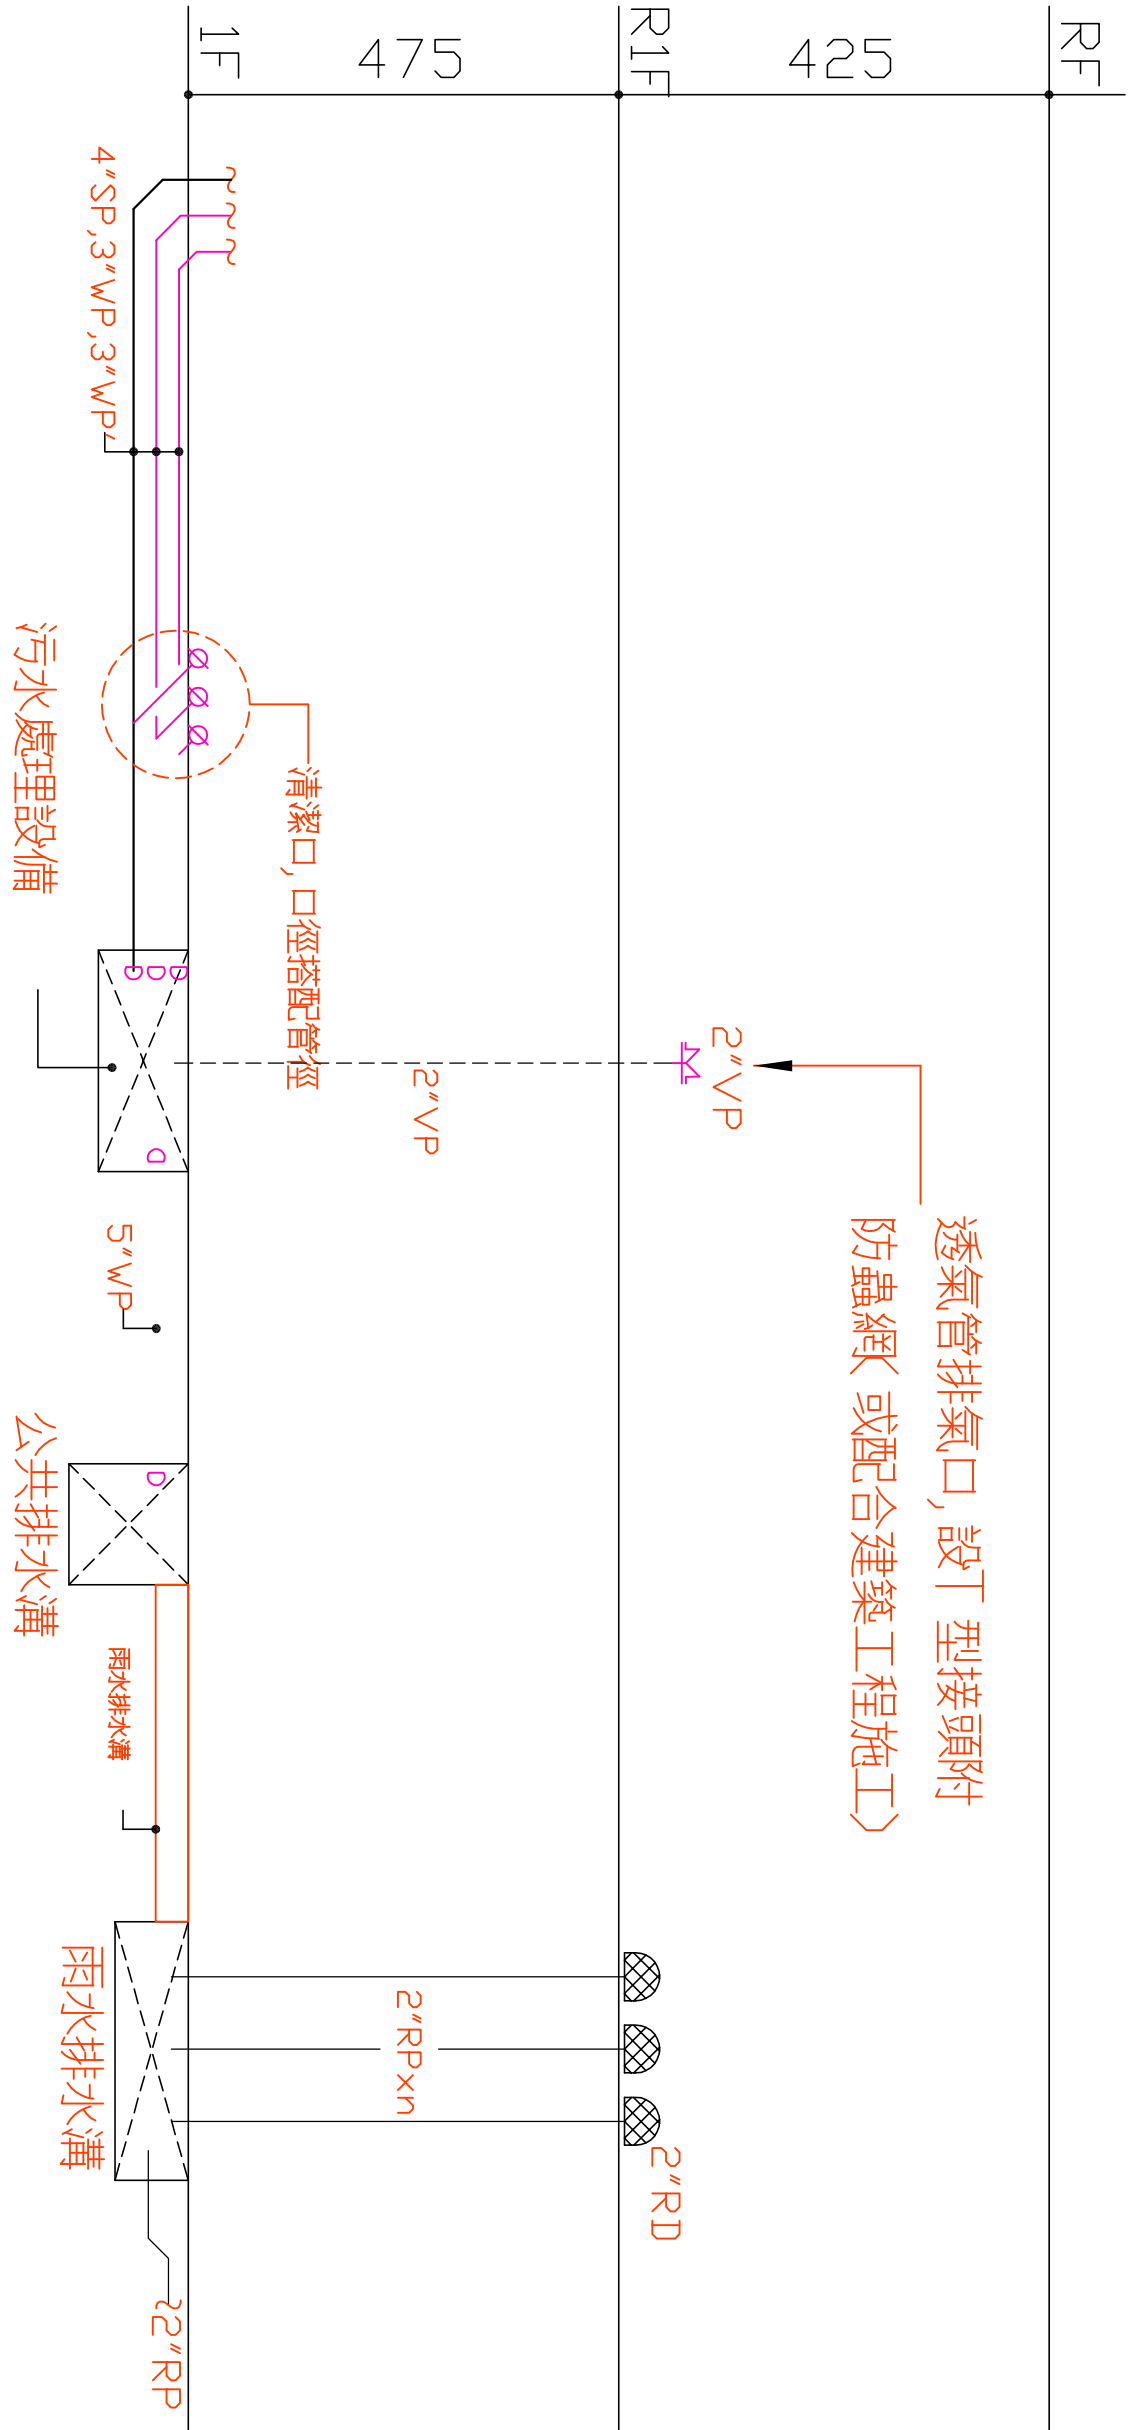


排水系統昇位圖

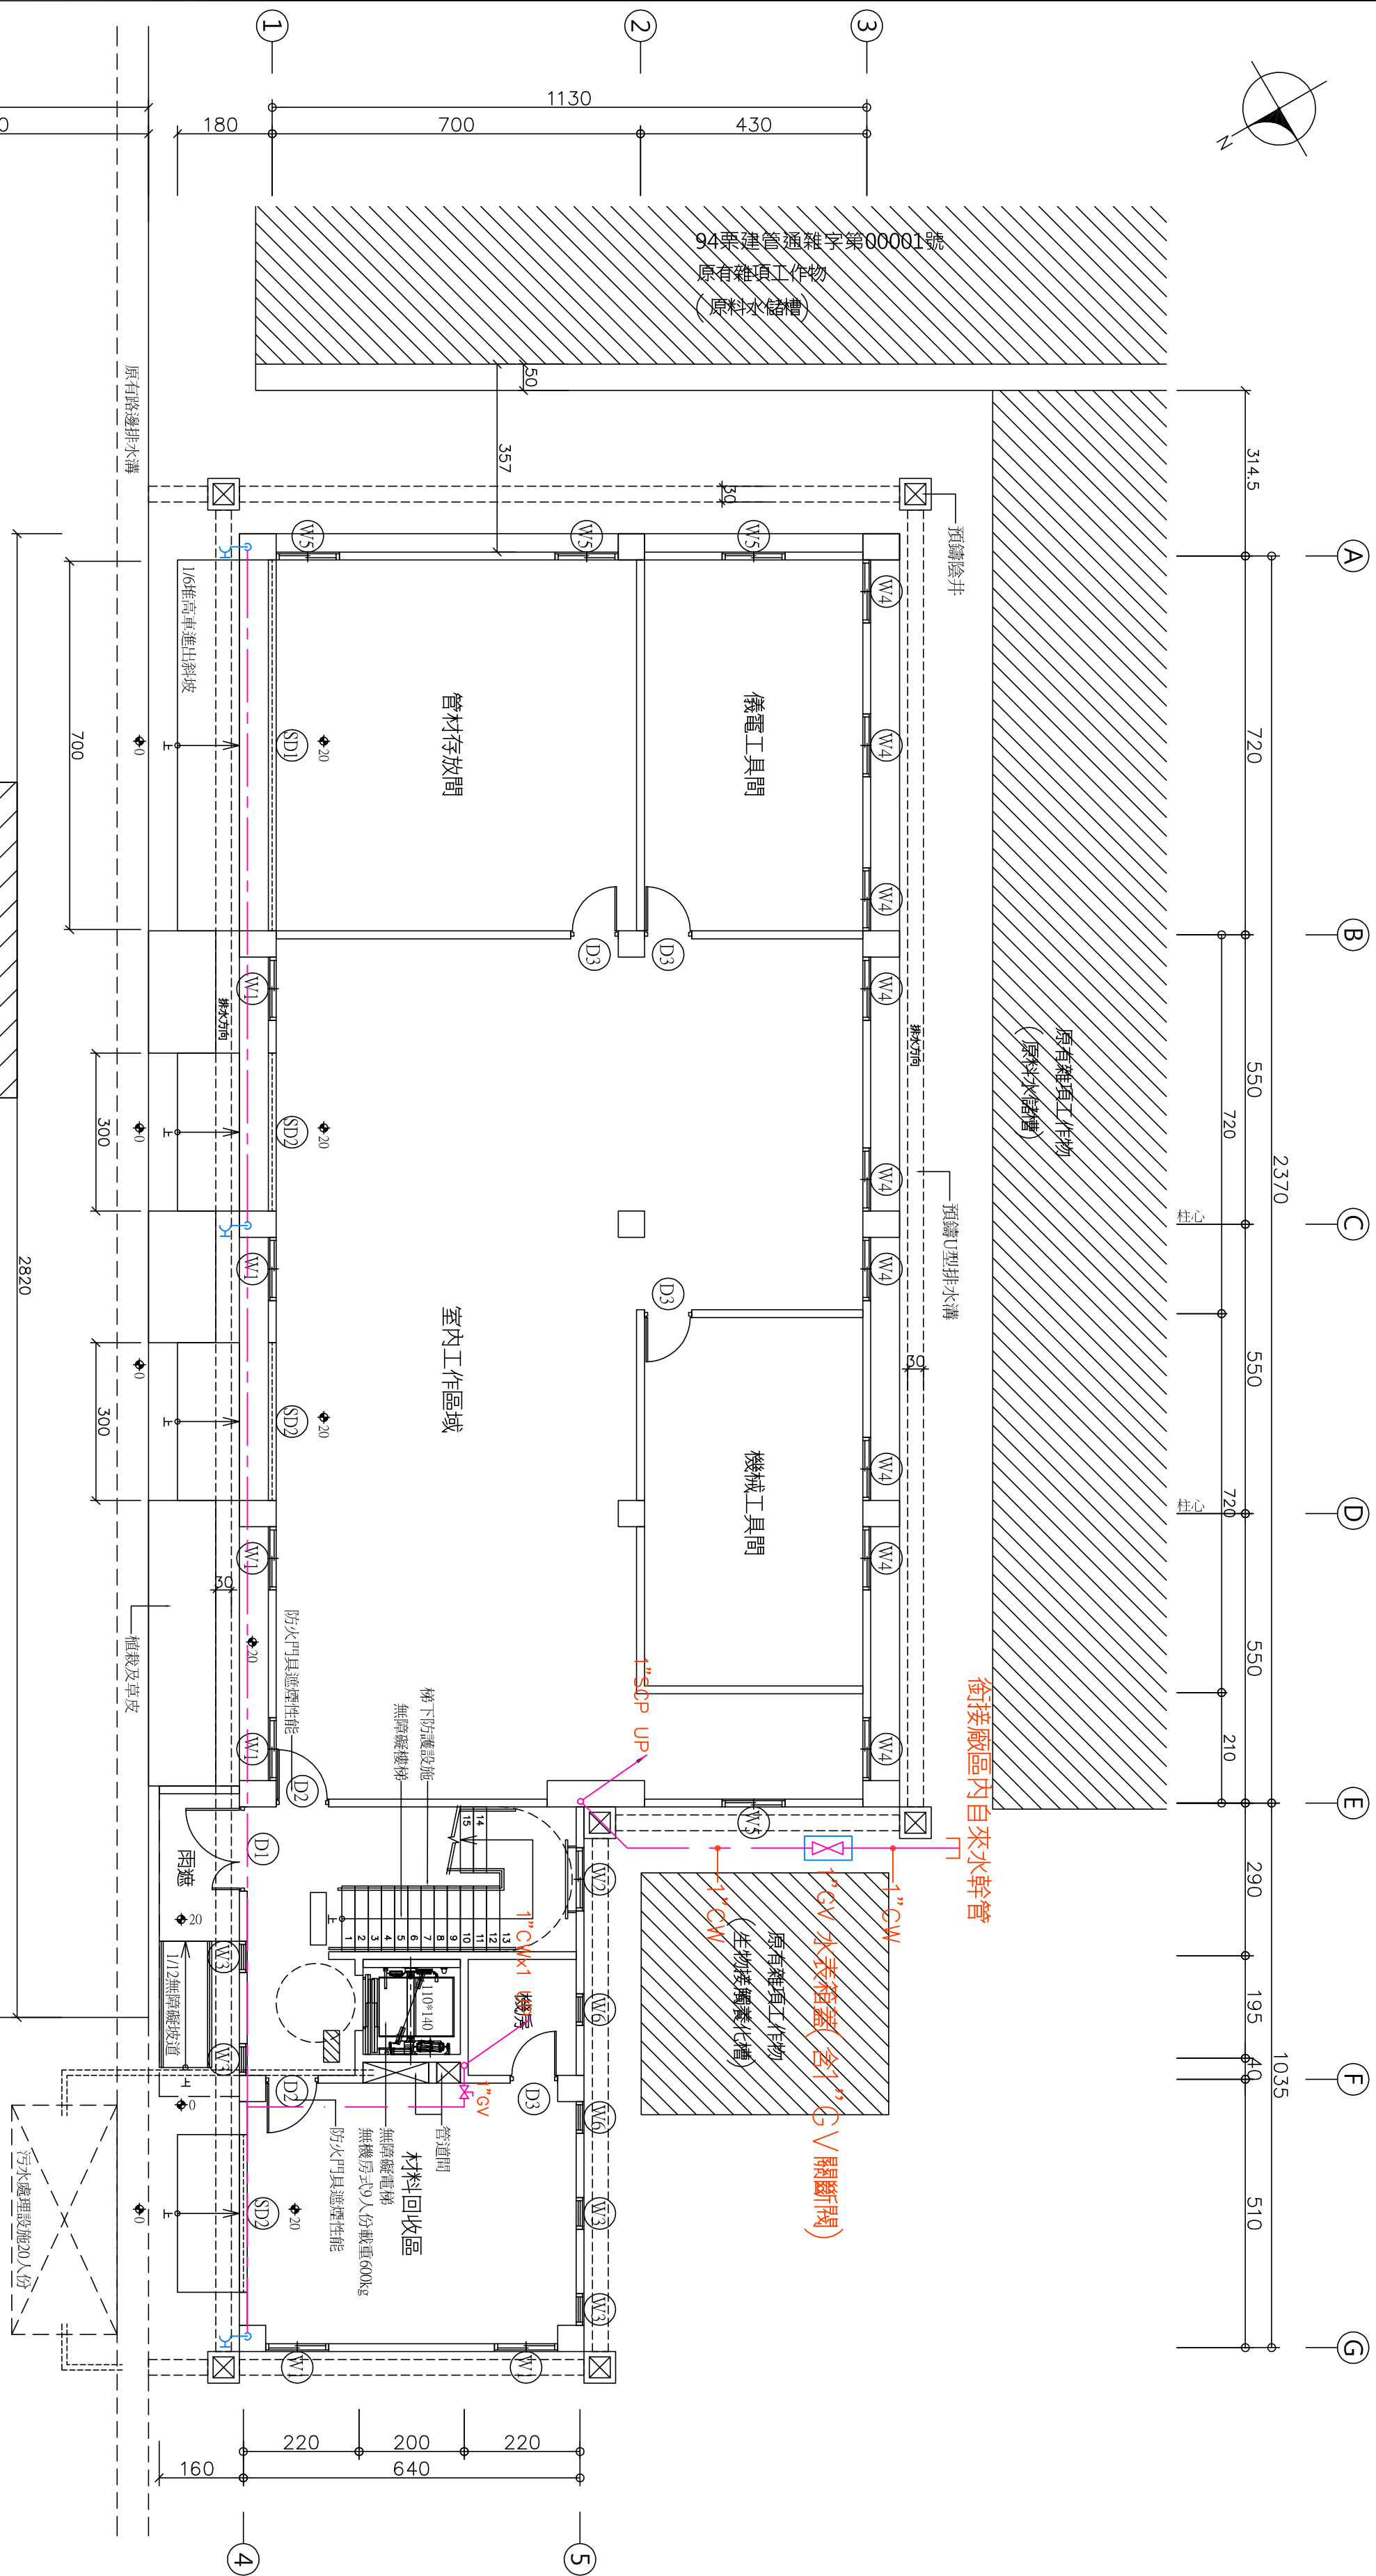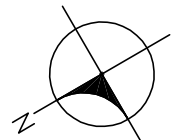

一層平面圖 Scale: 1/100

一層面積=23.70*11.30+10.35*6.40+5.90*1.60=343.49m²
一層高度=25@160=400cm

註：預定新建範圍內原有建物已取得(108)業商建通拆字第00005號拆除執照

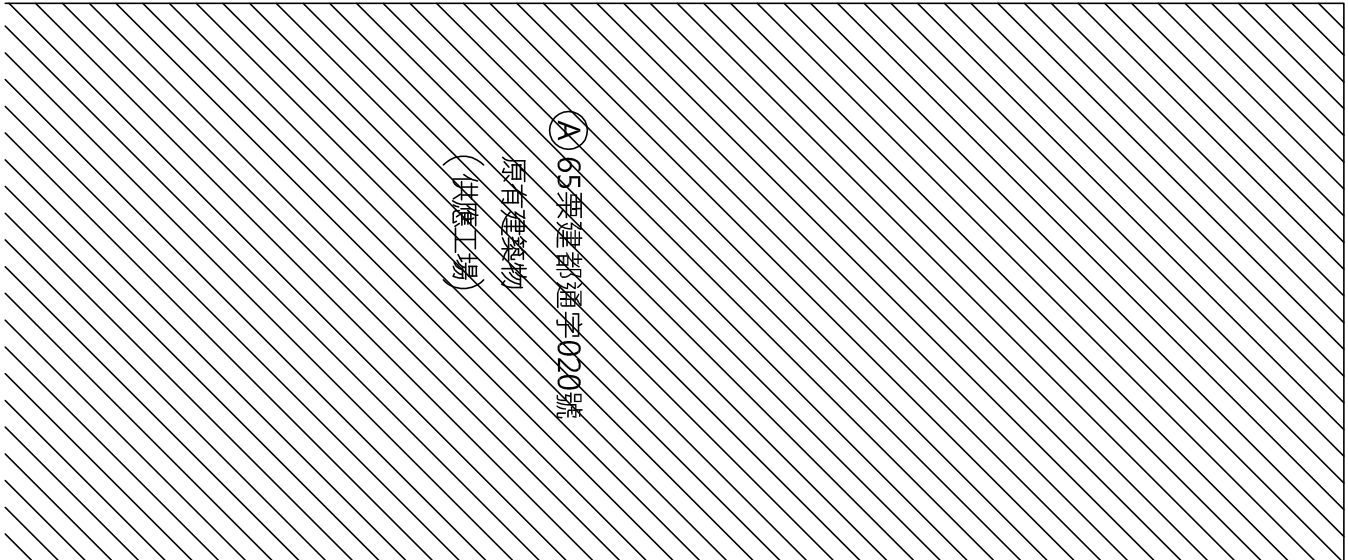

1. 冷水管出水口配管規格:

出水口栓數	配管口徑	備註
1~2栓	1/2"	
3~5栓	3/4"	
6~9栓	1"	
10~16栓	1 1/2"	



2. 熱水管採發泡玻璃保溫不銹鋼管施工.




3. 自來水引進管參照自來水公司外管總設計位置.

4. 壹層水錶安裝位置配合現場空間或經業主指定施工.

繪圖 DRAW 設計	校對 CHECK 核准	比對 SCALE UNIT	日期 DATE	工程 PROJECT NAME	圖面 DRAWING 名稱	簽章 SIGN
DESIGN	APPROVE	CM	108.10.01	供應工場辦公室拆除及新建工程	一層給水設備配置平面圖	

繪圖	校對	比例	日期	工程	圖面	簽章
DRAW	CHECK	SCALE	DATE	名稱	名稱	SIGN
設計	校進	單位	檔號	PROJECT	二層、屋突層給水設備配置平面圖	
DESIGN	APPROVE	CM	FILE NO.	NAME	DRAWING TITLE	
供應工場辦公室拆除及新建工程				金山建築師事務所 建築師 蕭金山 電話：(037)322596 傳真：(037)322825 地址：苗栗市南甯路100號3樓 信箱：8322596@ms23.hinet.net		

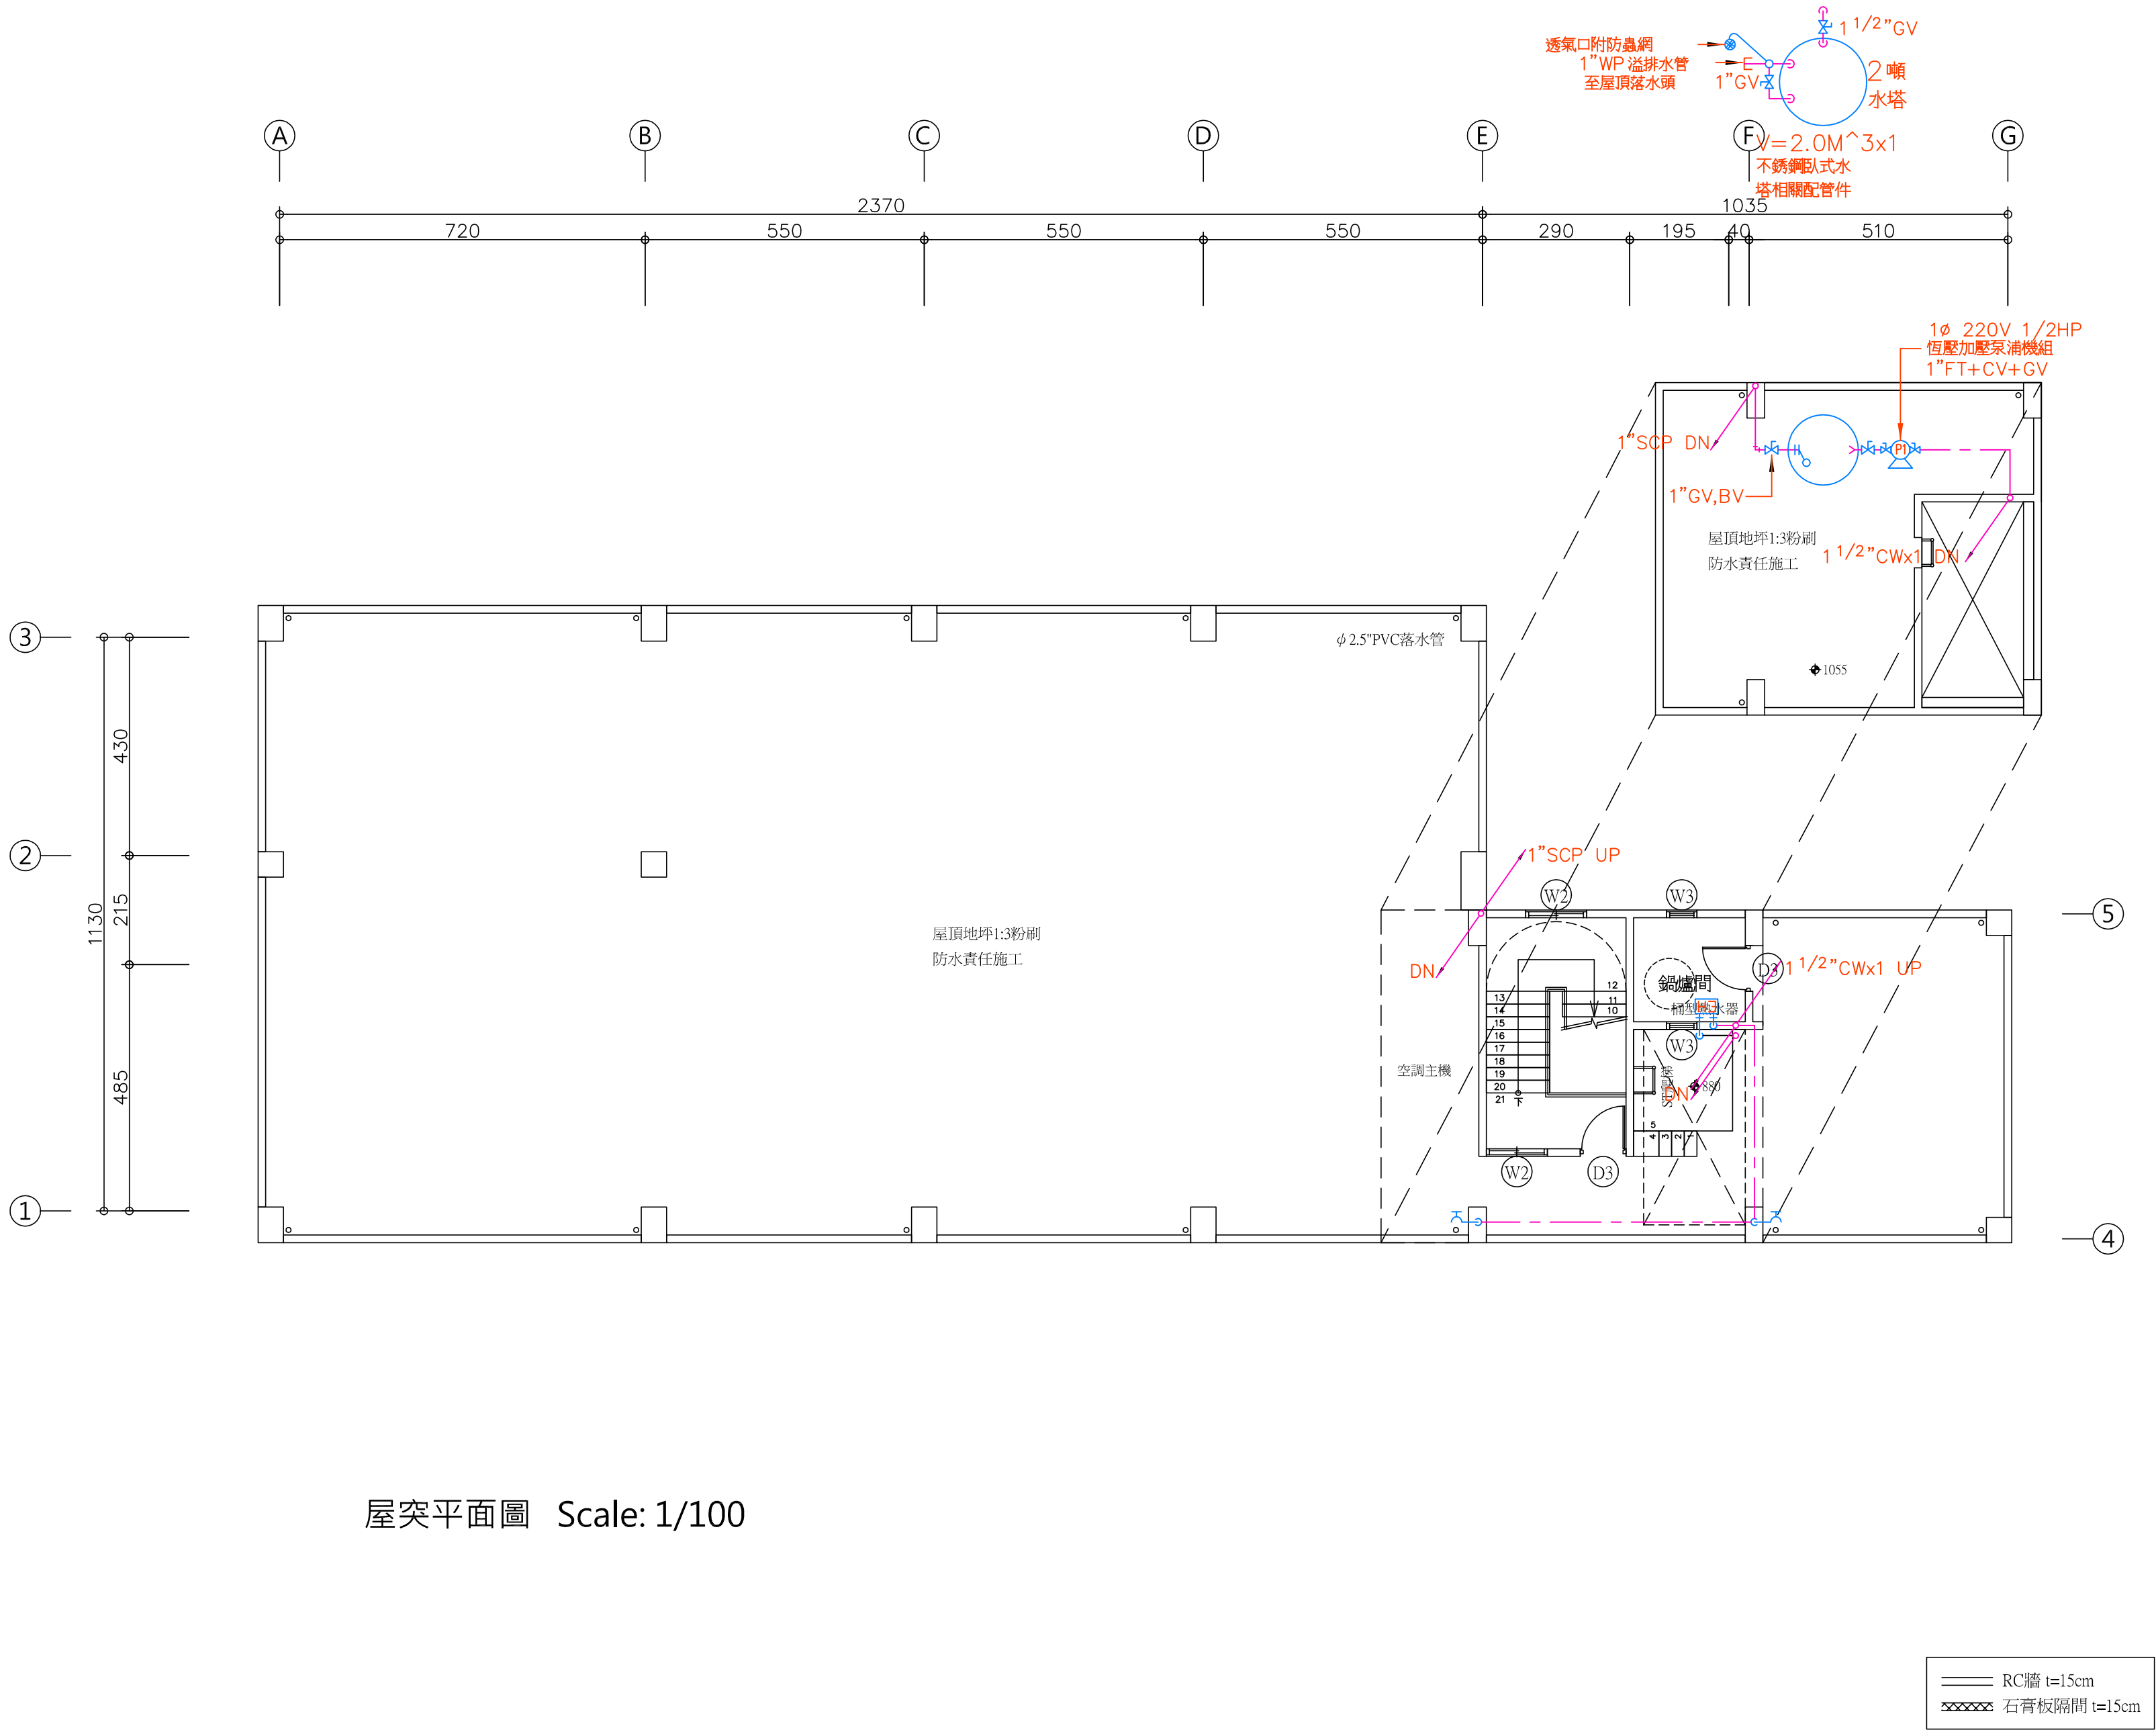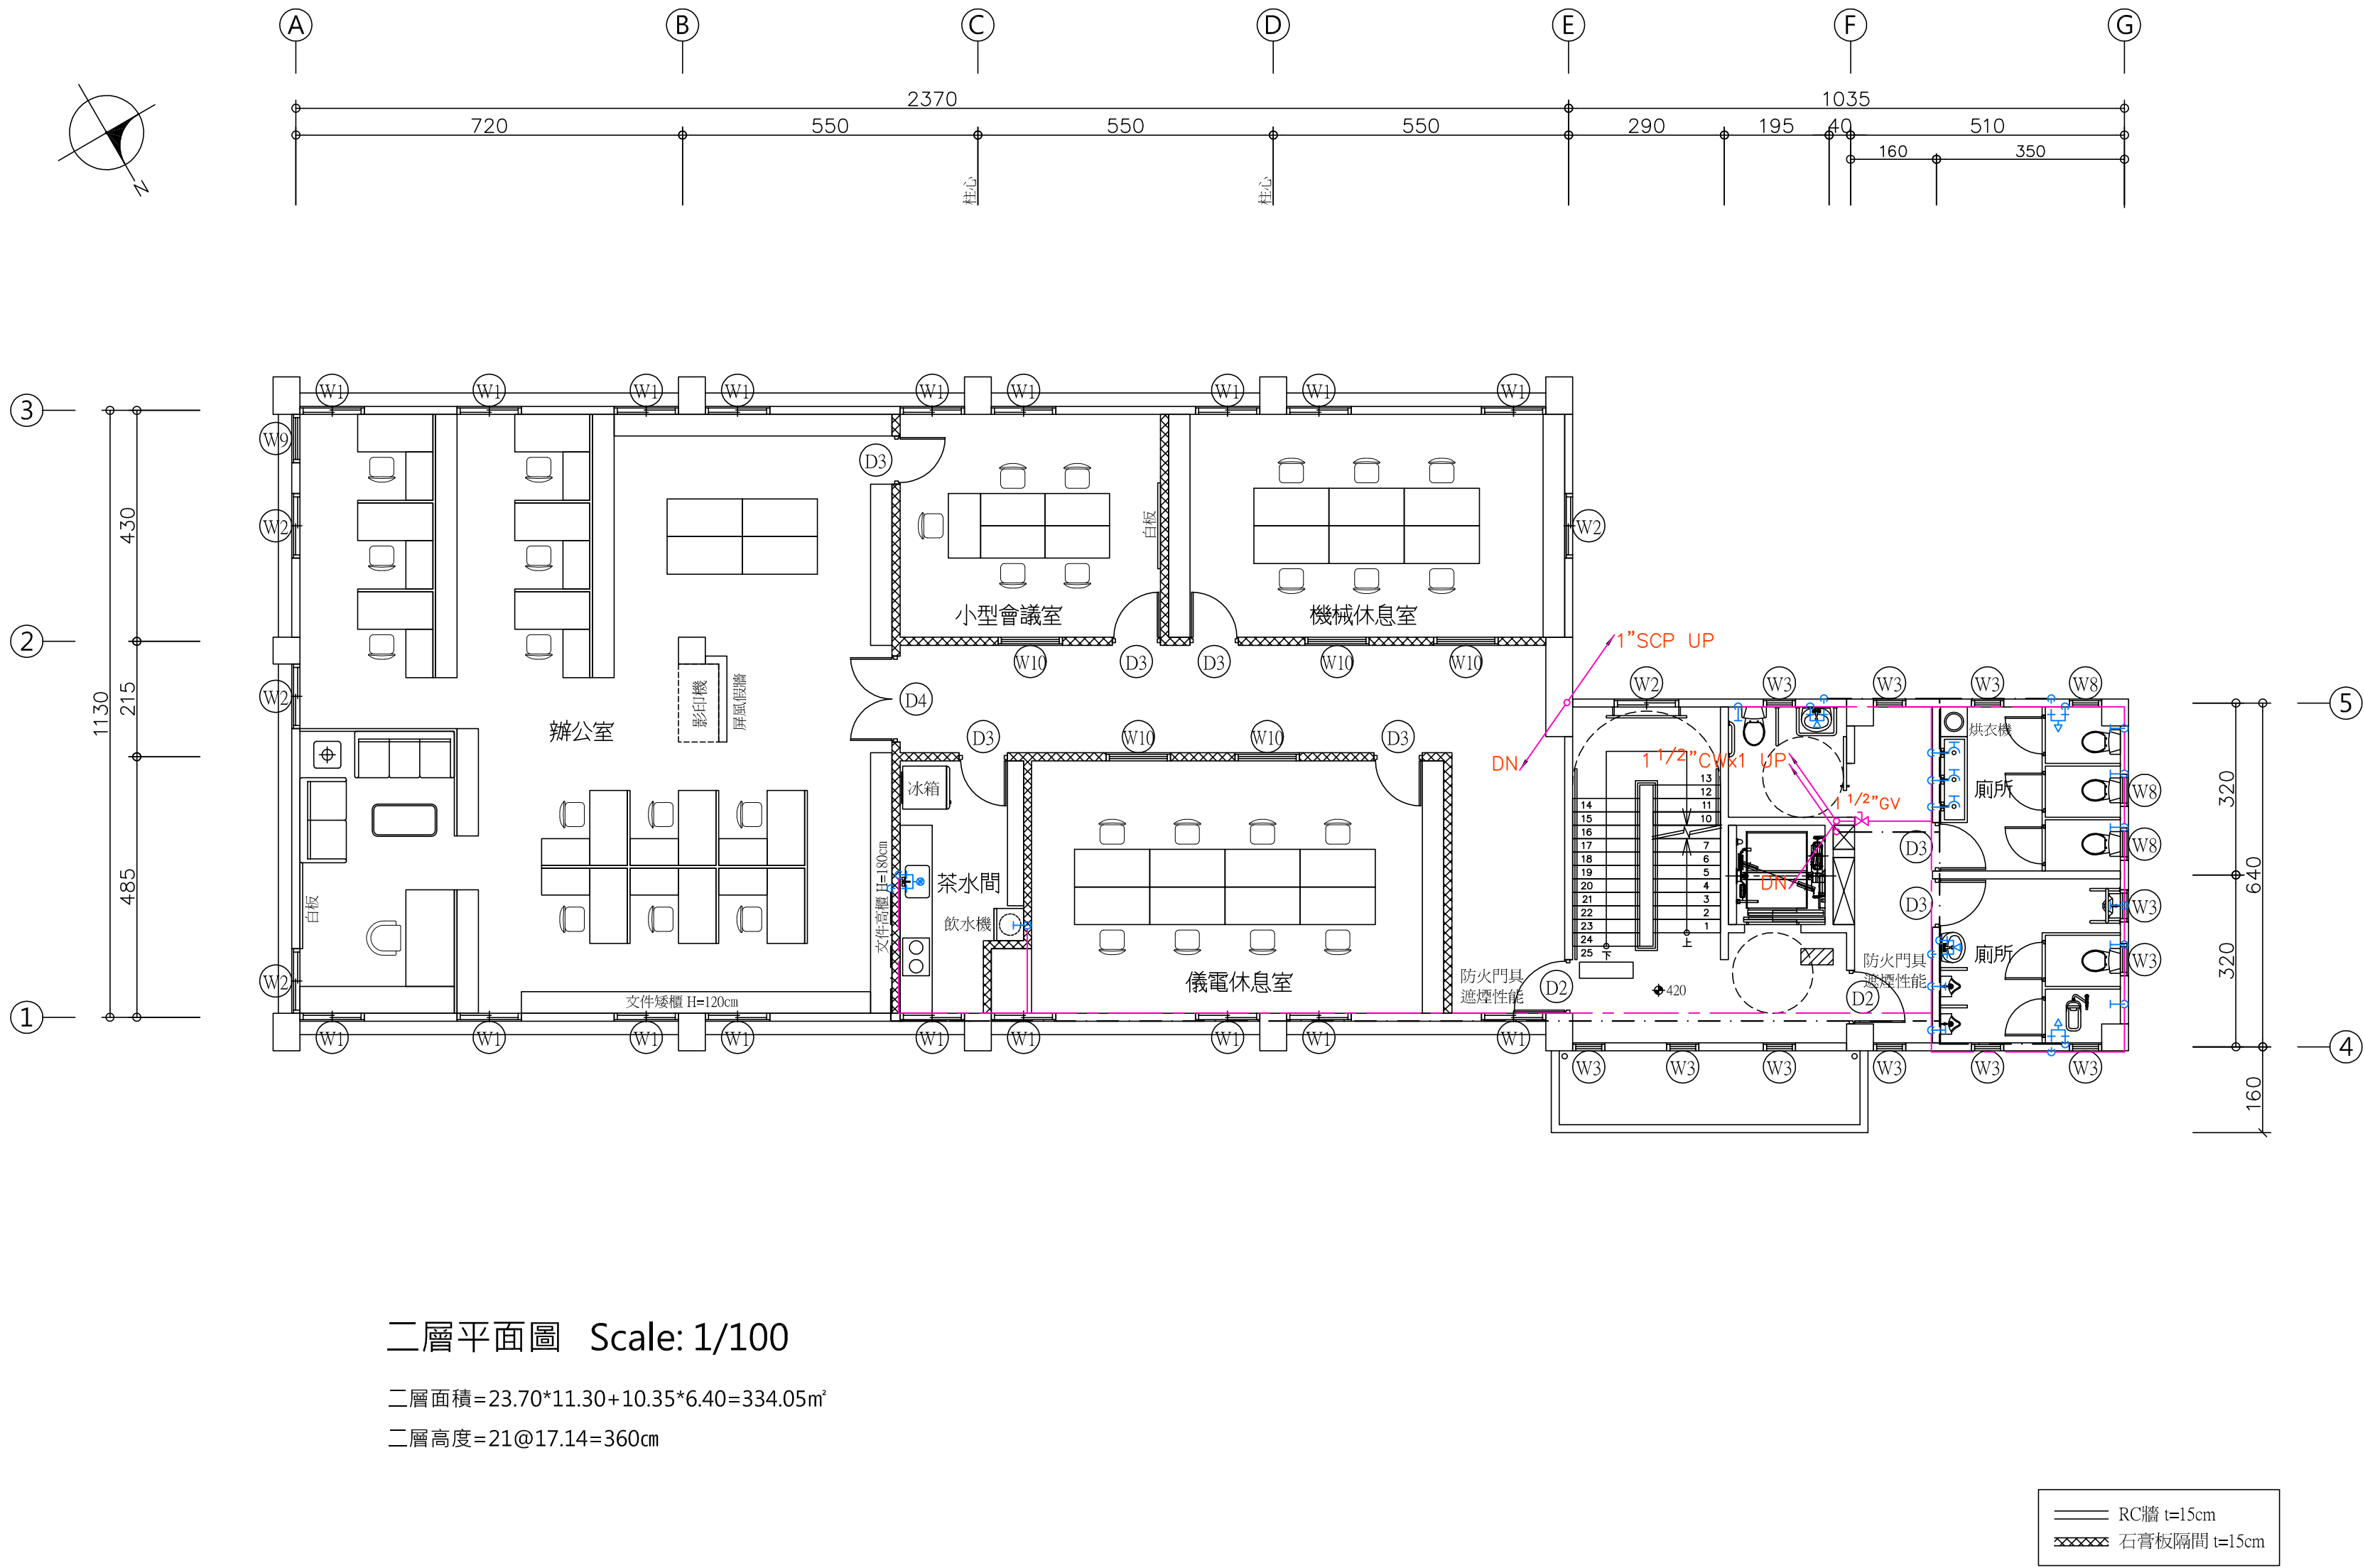


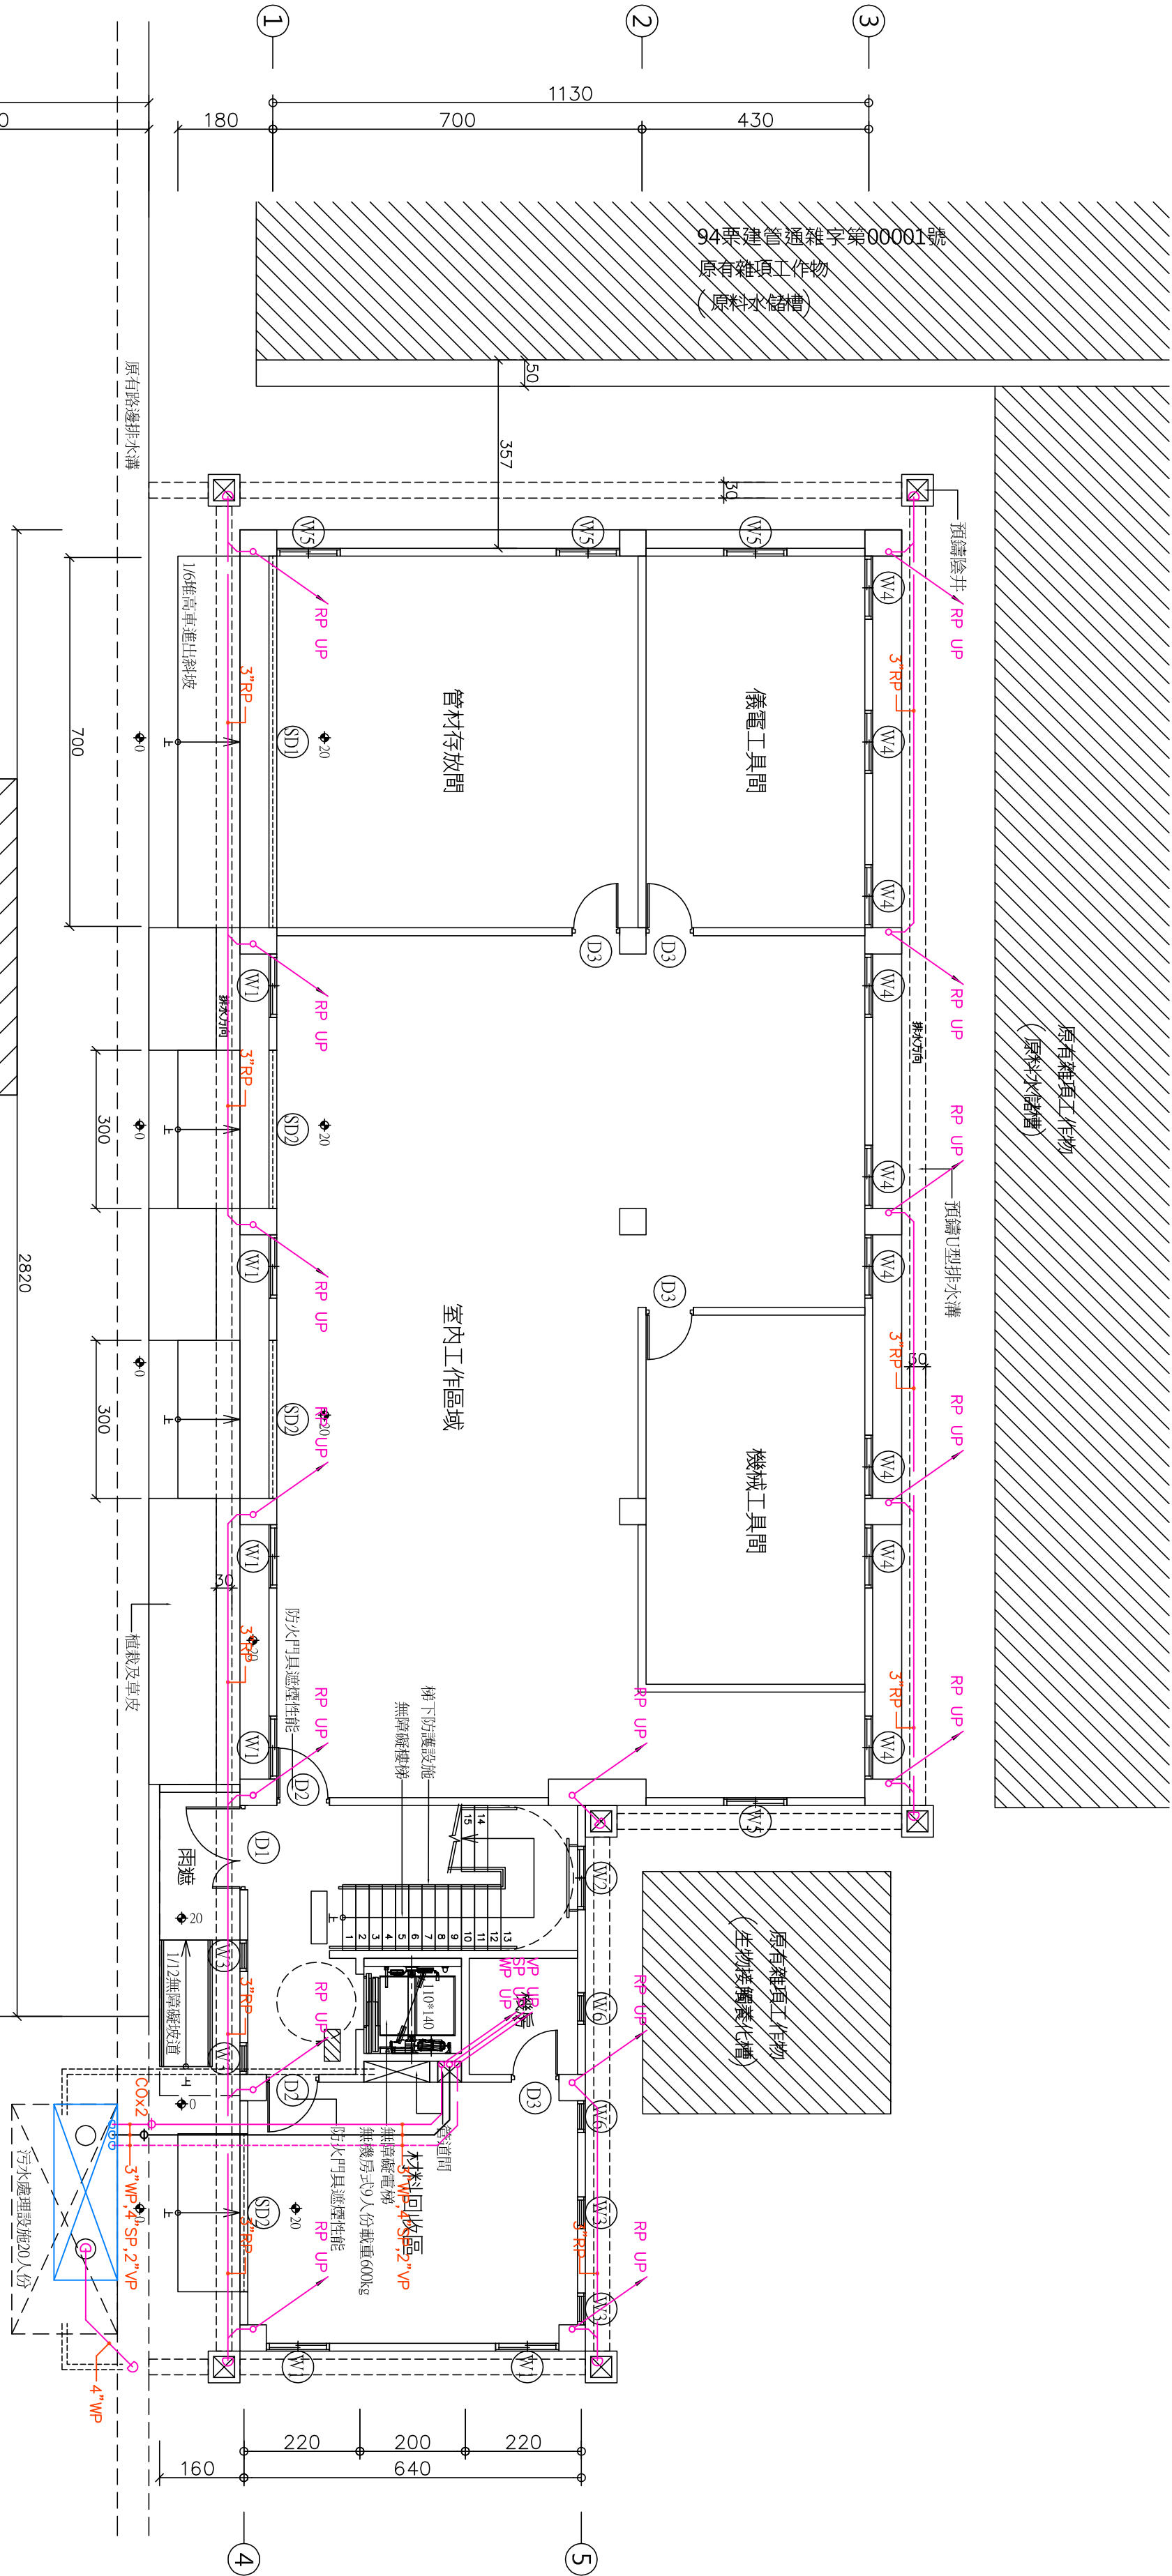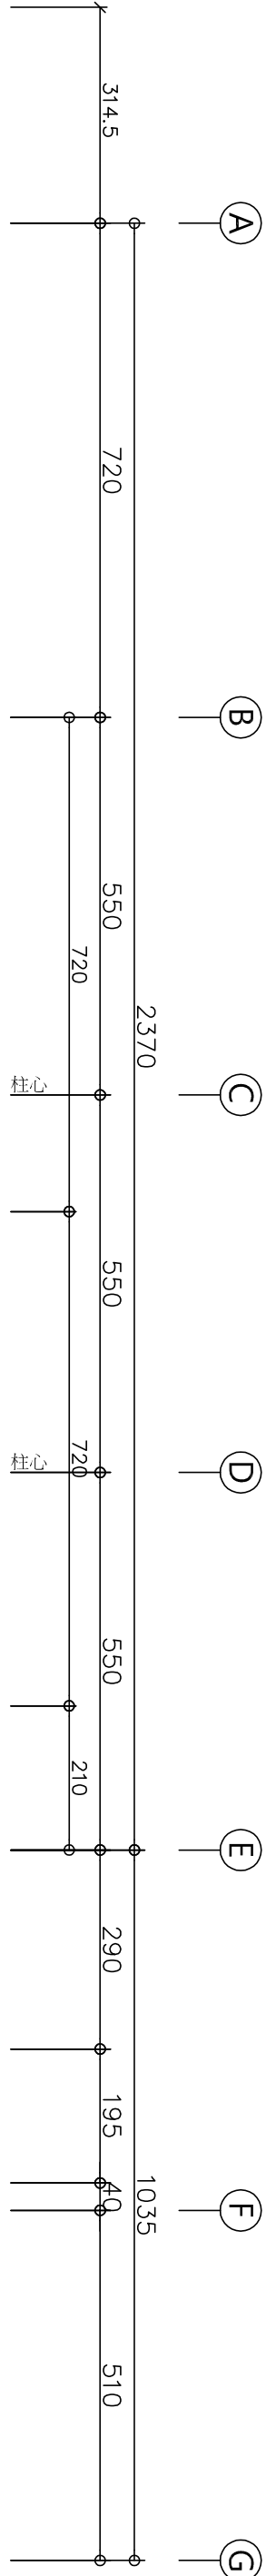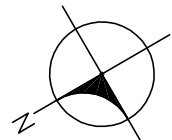

一層平面圖 Scale: 1/100

一層面積=23.70*11.30+10.35*6.40+5.90*1.60=343.49m²
一層高度=25@160=400cm

註：預定新建範圍內原有建物已取得(108)業商建通拆字第00005號拆除執照

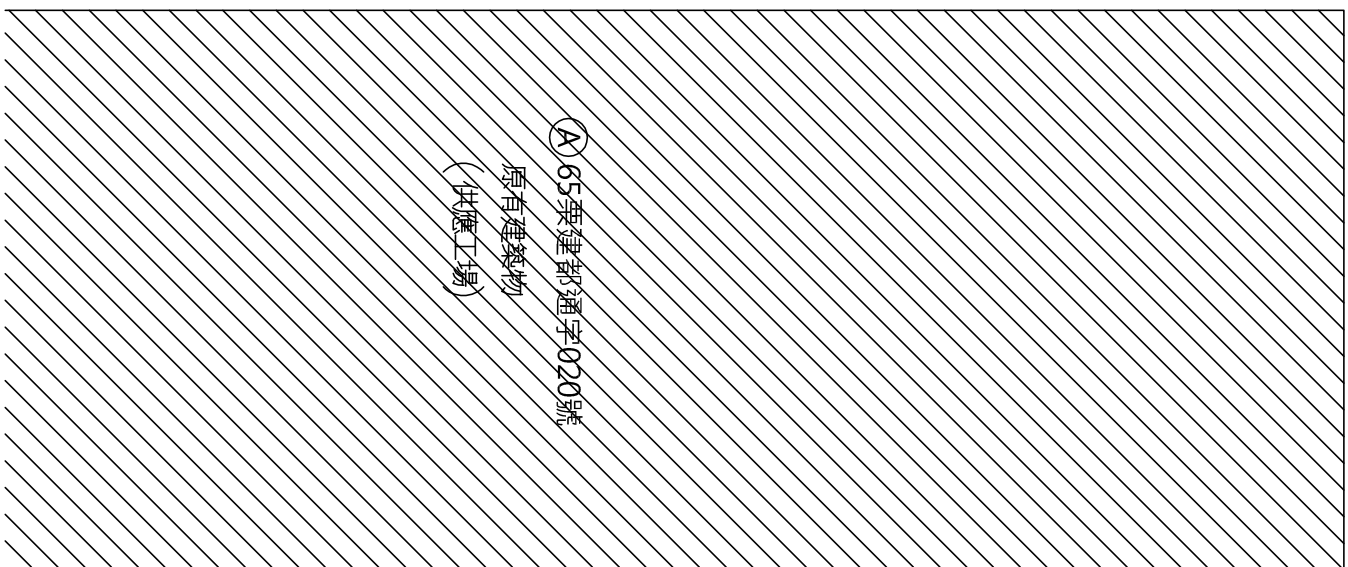

圖例	說明	圖例	說明
	分區之冷氣室外機排水口	RP	雨水管
	分區之冷氣室內機排水口	WP	浴室排水水管
	洗衣機預留排水口	SP	浴室馬桶排水水管
	淋浴間排水口	WP'	廚房排水水管
	地板排水口	WP''	工作間排水水管
	廚房冷氣(電風扇)	ACP	冷氣機排水水管
	排氣機5"0P PVC 水管	VP	排水通氣管
	排水通氣管		

註1. 陽台兩側牆壁之正中央各設一只2" F.D 地板落水頭

2. 冷氣機排水預留管採3/4" W.P.

3. 透氣管有伸出屋頂係50CM套接一T型接頭(或配合建築工程施工).

4. 廚房之地板落水頭採2" F.D, 排水管採2" W.P直接排放或銜接至污水處理設備(業主指定).

5. 洗衣機排水預留管採1-1/2" W.P.

6. 各房間天花板下方40公分或地板下方70公分)處預留空調排水一處, 口徑採3/4" .

名稱	規格
雨水管 (RP)	2 1/2" 3" (普通間內) 2" (柱位內, 牆壁內)
廢水管 (WP)	2 1/2" 3" (普通間內) 2" (柱位內, 牆壁內)
通氣管 (VP)	4"
通氣管 (V/P)	2"
冷氣管 (AC)	1" 冷氣排水水管 1 1/2" 冷氣排水水管

8. 雨水管一律採包柱方式施工
9. 壹層排水橫向幹管位置配合業主需求施工

繪圖 DRAW 設計 DESIGN	校對 CHECK 核准 APPROVE	比例 SCALE 單位 UNIT	日期 DATE 檔案 FILE NO.	工程 名稱 PROJECT NAME	圖面 名稱 DRAWING TITLE	金山建築師事務所 建築師 蕭崑山	電話：037322596 傳真：037322825 信箱：832259@ms3.hinet.net	簽章 SIGN	圖章 01 D	簽章
----------------------------	------------------------------	---------------------------	------------------------------	-----------------------------	------------------------------	---------------------	---	------------	---------------	----

繪圖	校對	比例	日期	工程	圖面	簽章	圖章	印模
DRAW	CHECK	SCALE	DATE	名稱	名稱			
設計	校進	單位	檔案	PROJECT	DRAWING	SYCN		
DESIGN	APPROVE	CM	FILE NO.	NAME	TITLE			
供應工場辦公室拆除及新建工程					二層、屋突層排水設備配置平面圖			
					金山建築師事務所			
					建築師 馮金山			
					電話：(037)322596			
					傳真：(037)322825			
					地址：苗栗市南甯路100號3樓			
					信箱：8322596@ms23.hinet.net			

〔電氣系統部分〕

圖號	圖序	索引
E-01	○	電氣系統圖號索引表、工程概要說明、電氣系統施工圖例說明
E-02	○	分電箱單線圖一
E-03	○	分電箱單線圖二
E-04	○	一層照明設備設置平面圖
E-05	○	二層，屋突層照明設備設置平面圖
E-06	○	一層插座設備設置平面圖
E-07	○	二層，屋突層插座設備設置平面圖
	○	
	○	
T-01	○	弱電系統圖號索引表、工程概要說明、弱電系統施工圖例說明
T-02	○	一層弱電設備設置平面圖
T-03	○	二層，屋突層弱電設備設置平面圖
	○	
	○	
WE-01	○	一層監視設備設置平面圖
WE-02	○	二層，屋突層監視設備設置平面圖
	○	
	○	
	○	
	○	
	○	

電氣及給排水系統施工圖例說明

圖例	名稱	規格說明	裝置高度	建議廠商
(一) 電氣系統設備				
	三相電纜線	屋外埋地安裝，不銹鋼，t=1.5mm以上時，外加保護層		
	C型槽式電氣槽	槽高≥0.9m，槽側板厚度及底面厚度均應一次以上，內外烤漆	FL+120CM	專業廠
	動力用分佈電氣槽	槽高≥0.9m，槽側板厚度及底面厚度均應一次以上，內外烤漆	FL+150CM	專業廠
	燈具用分佈電氣槽	槽高≥0.9m，槽側板厚度及底面厚度均應一次以上，內外烤漆	FL+150CM	專業廠
	直形配電管(蛇)	槽高≥0.9m，槽側板厚度及底面厚度均應一次以上，內外烤漆		
(二) 低壓配電設備				
	無極分斷器	規格按每組編		東元、士林
	空氣電路開關	規格按每組編或依電力技術，20mA，0.1Sec（電機室專用，短期使用型）		
	刀型開關	規格按每組編或依電力技術，20mA，0.1Sec 含大連石座		永成、廣石、華石
	接地排柱	3/4"φ×10'L		
(三) 電器開關及低壓設備				
S	單相開關	塑殼P-250V-15A，合閘脫落延遲時間：最大60	FL+120CM	國際、美芝、士林
S ₃	三相開關	塑殼P-250V-15A，合閘脫落延遲時間：最大60	FL+120CM	
D	雙速磁鐵	塑殼P-125V-15A拆裝型，合閘脫落延遲時間	FL+40CM	
D _F	抽插接觸磁鐵	塑殼P-125V-15A拆裝型，合閘脫落延遲時間	FL+210CM	
D ₃	斷路變頻器	塑殼P-125V-20A，附接磁鐵筒，合閘脫落延遲時間	FL+210CM	
G	冷氣電盤	塑殼P-250V-20A拆裝型，合閘脫落延遲時間	FL+210CM	
D ₃	用戶變速磁鐵	塑殼P-125V-15A拆裝型，合閘脫落延遲時間	FL+40CM	
D	電機門出口鎖	配合鎖匙機械施工，預留鎖孔圓孔鎖止鎖口		
F	浴廁防濕機	扇風式φ110V，須防止波濤「即須預留」		萬能、和成、電光
V	電力發生設備出口鎖	配合鎖匙機械施工		
L	防護繩	預留出口鎖		
L	配電箱指示			
(四) 電氣照明設備				
H _O	浴廁出口鎖	附照壁台及玻璃隔簾（視出處業主指定器具，承由廠商負責安裝）		
O	平面燈出口鎖			
W _P	屋頂吊燈出口鎖			
W	屋頂吊燈出口鎖			
W	屋頂吊燈出口鎖	店鋪額外用途出口鎖，預留高出地面20公分		
E	緊急照明燈	電氣或專用回路供電	FL+250CM	
E	出口指示燈		FL+10CM	
E	通風方向指示燈			
O _N A _T	遙控吊射式吸氣口	探頭選PVC材質，不可燃材料，VCE（可燃材料），PVC/PVC，不銹鋼製品	PVC管、鐵	規格品 南亞
---	天花散音管	電阻值≤5Ω，天花散音管尺寸：20x180，異質結構材料	///	///
---	地板散音管	電阻值≤5Ω，天花散音管尺寸：20x180，異質結構材料	///	太平洋

共同事項




1. 本公司的设计中所有材料或设施均须由施工之承包商全数验收并由施工之人员共同负责。以新式之值。
2. 承包商如有必要, 得要求本公司之设计、图样、数量表、但须于该设计由业主同意后。
3. 承包商须为必要之设计、图样、数量表、但须于该设计由业主同意后。
4. 图样中须有详细之设计、图样、数量表、但须于该设计由业主同意后。
5. 图样中须有详细之设计、图样、数量表、但须于该设计由业主同意后。
6. 图样中须有详细之设计、图样、数量表、但须于该设计由业主同意后。
7. 图样中须有详细之设计、图样、数量表、但须于该设计由业主同意后。
8. 图样中须有详细之设计、图样、数量表、但须于该设计由业主同意后。
9. 图样中须有详细之设计、图样、数量表、但须于该设计由业主同意后。
10. 图样中须有详细之设计、图样、数量表、但须于该设计由业主同意后。
11. 图样中须有详细之设计、图样、数量表、但须于该设计由业主同意后。
12. 图样中须有详细之设计、图样、数量表、但须于该设计由业主同意后。
13. 图样中须有详细之设计、图样、数量表、但须于该设计由业主同意后。
14. 图样中须有详细之设计、图样、数量表、但须于该设计由业主同意后。
15. 图样中须有详细之设计、图样、数量表、但须于该设计由业主同意后。

明說工程氣電

- [illegible]

管徑對照表		管厚對照表						(mm)	
口徑(inch)	PVC管	EMT管	污水管	給水管	排水管	透氣管	電氣管	SUS#304	
1/2"	18	E19	3.0	3.0	2.0	2.0	2.0	2.5	
3/4"	22	E25	3.0	3.0	2.0	2.0	2.0	2.5	
1"	28	E31	3.0	3.0	2.0	2.0	3.0	3.0	
1 1/4"	35	E39	3.5	3.5	2.0	2.0	3.5	3.0	
1 1/2"	41	E51	3.5	3.5	2.0	2.0	3.5	3.0	
2"	52	E63	4.0	4.0	2.0	2.0	4.0	3.5	
2 1/2"	67	E75	4.5	4.5	3.0	3.0	4.5	3.5	
3"	78		5.5	5.5	3.0	3.0	5.5	3.5	
4"	102		7.0	7.0	3.5	4.0	7.0	4.0	
5"	125		7.5	7.5	4.5	4.5	7.5		
6"	150		8.5	8.5	5.5	5.5	8.5		

繪圖	校對	比例	日期	工程名稱	圖面名稱	電氣系統圖號索引表, 工程概要說明, 電氣系統施工圖例說明 金山建築師事務所 建築師 馮金山 電話: (03)322596 傳真: (03)322825 地址: 苗栗市南新街100號3樓 信箱: 332596@ms23hinet.net	簽章 SIGN	
設計	校建	單位	校繪	PROJECT	DRAWING			
DESIGN	APPROVE	CM	FILE NO.	NAME	TITLE			

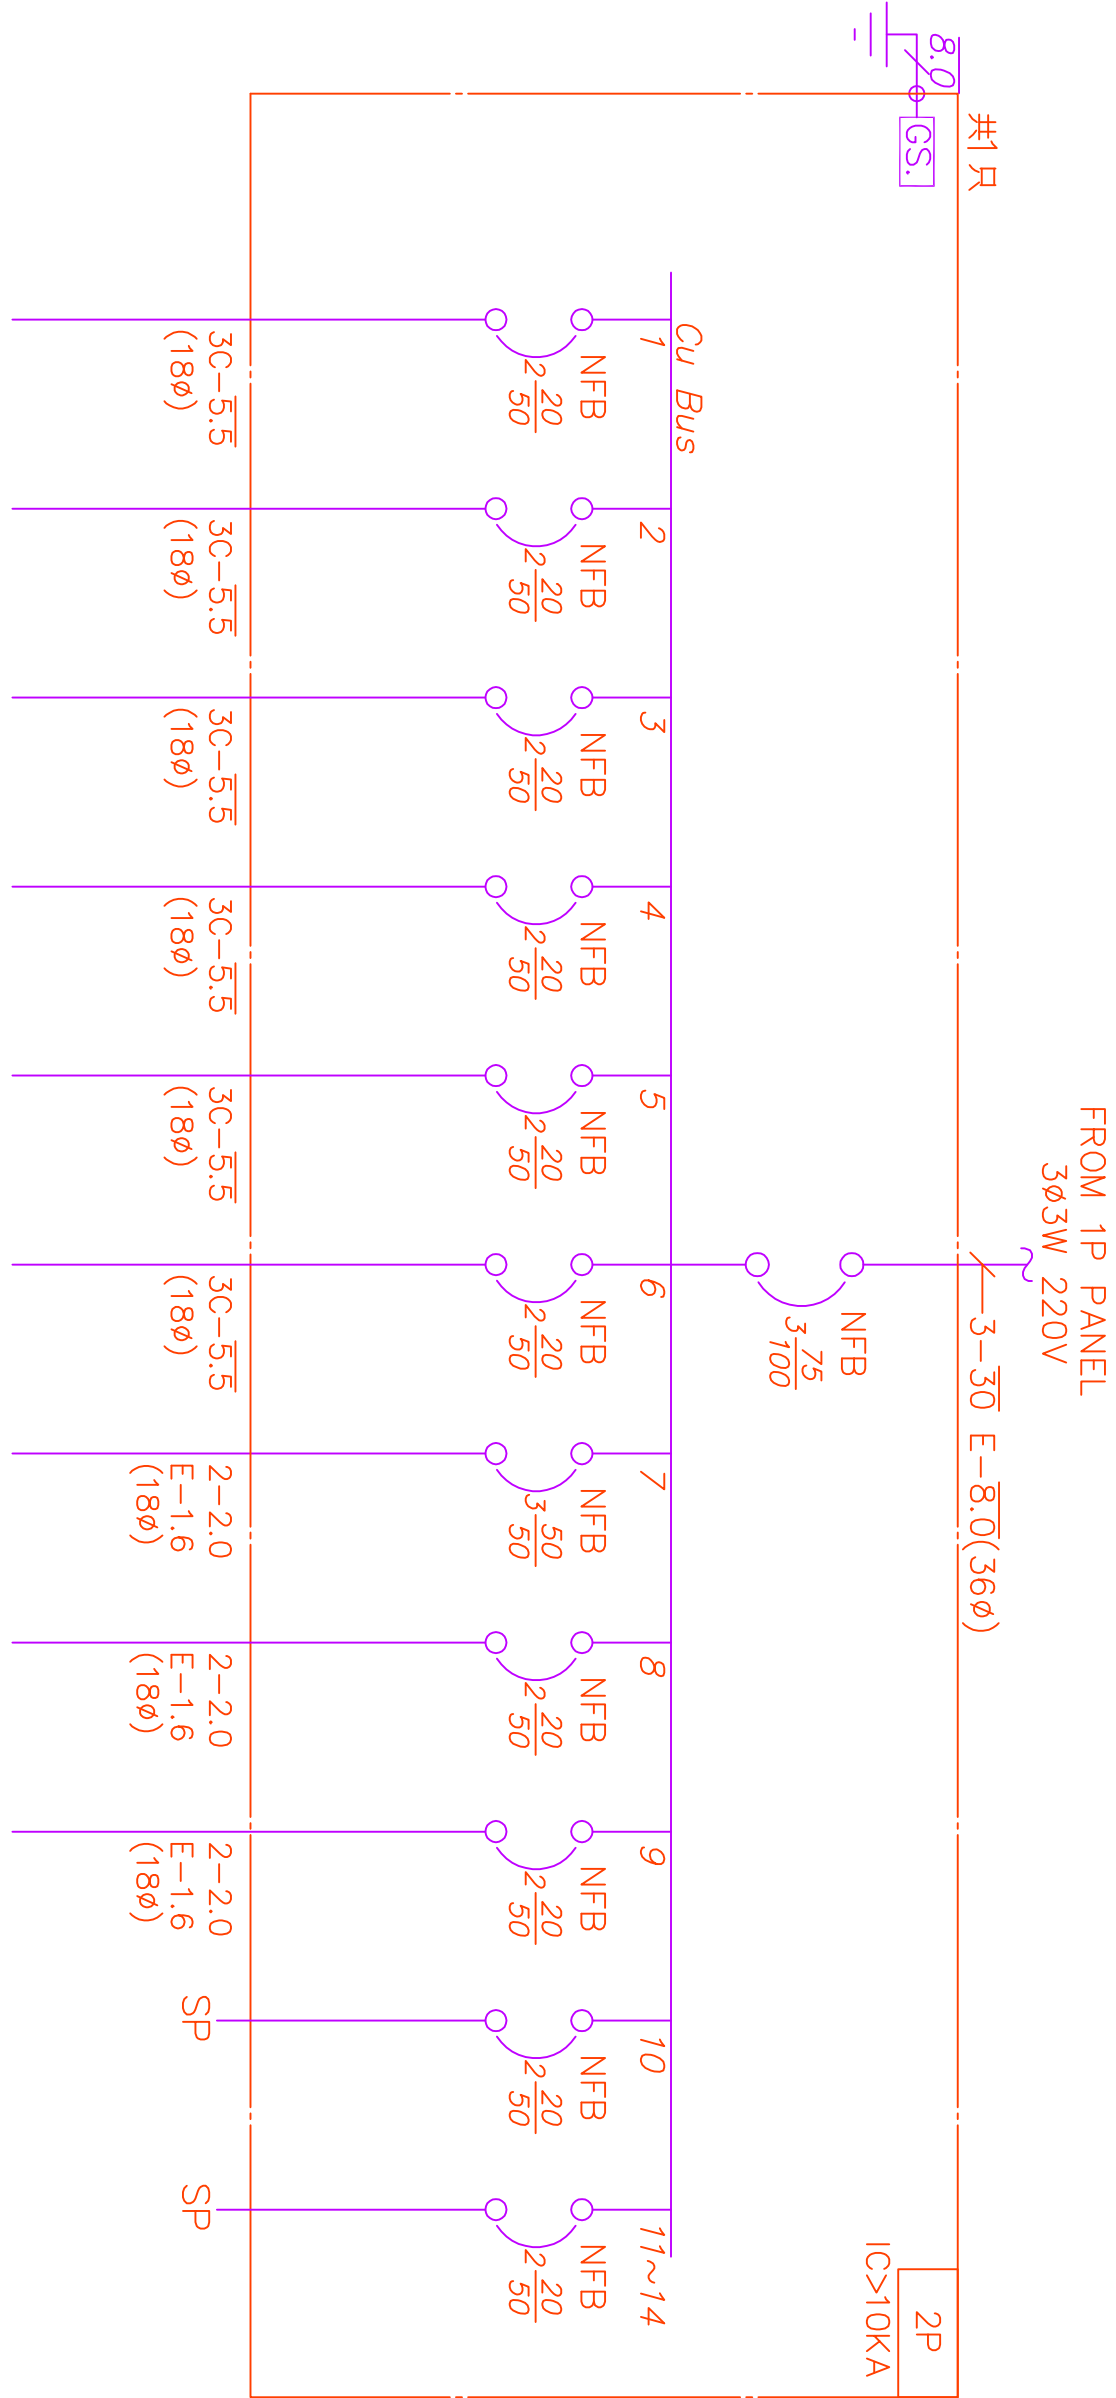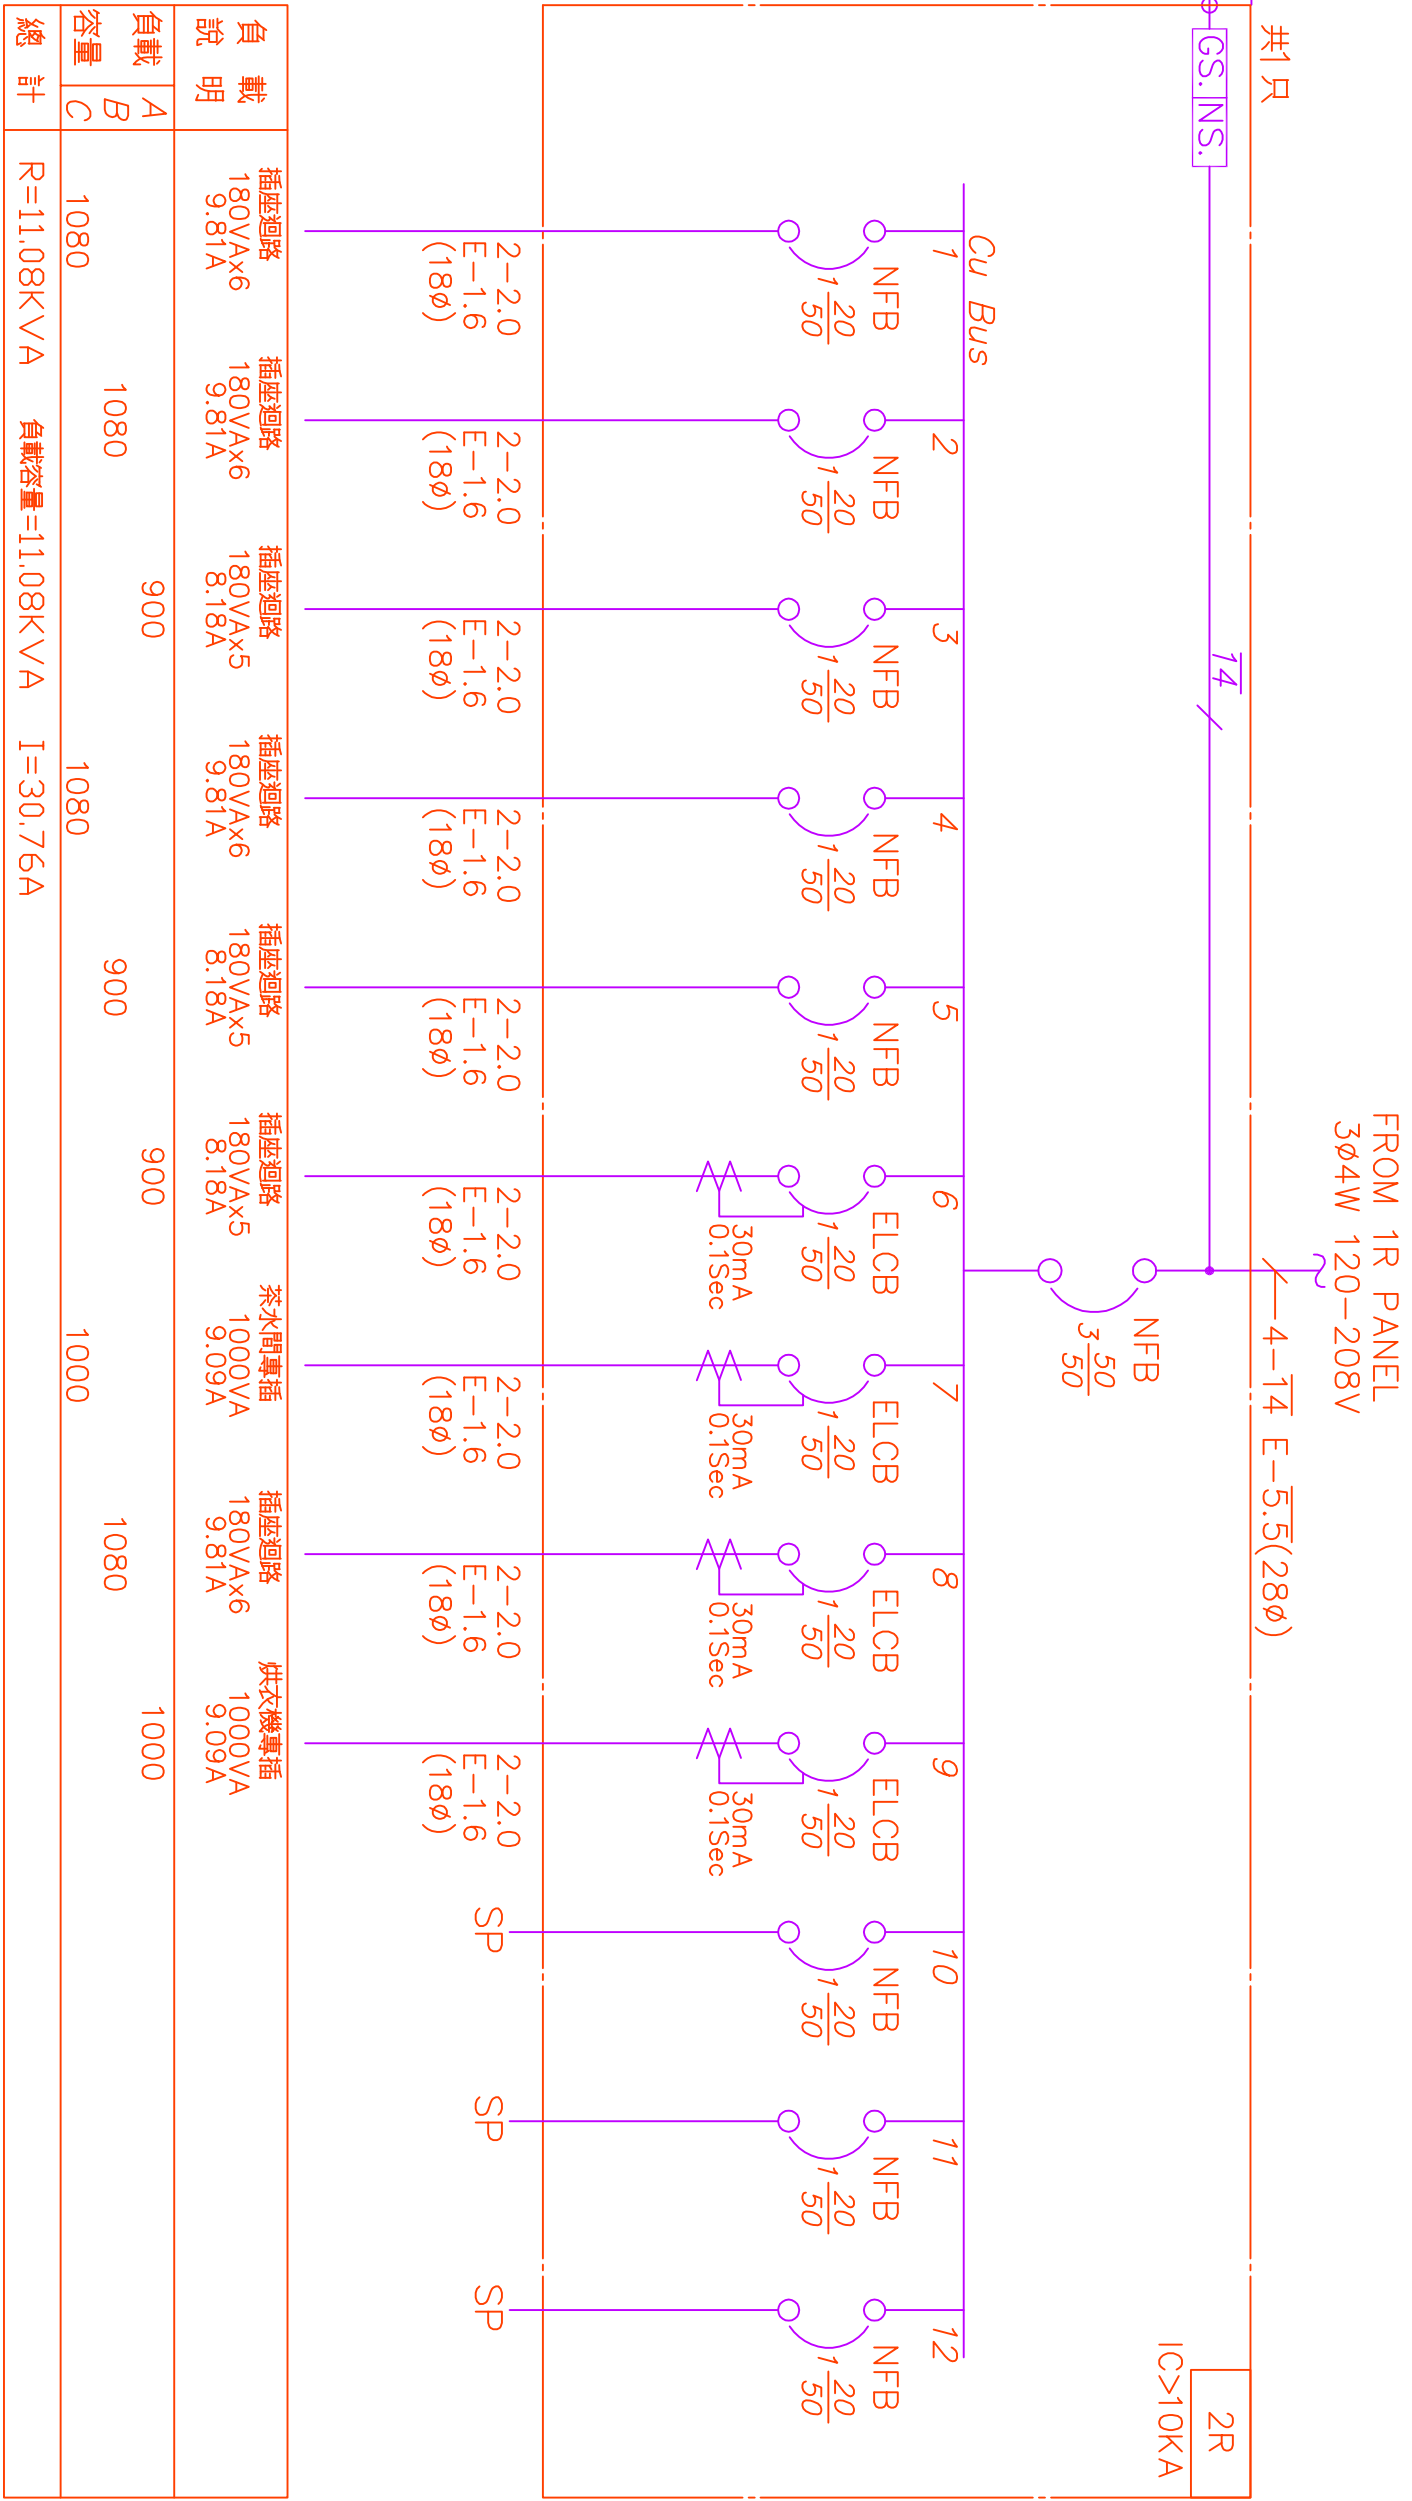
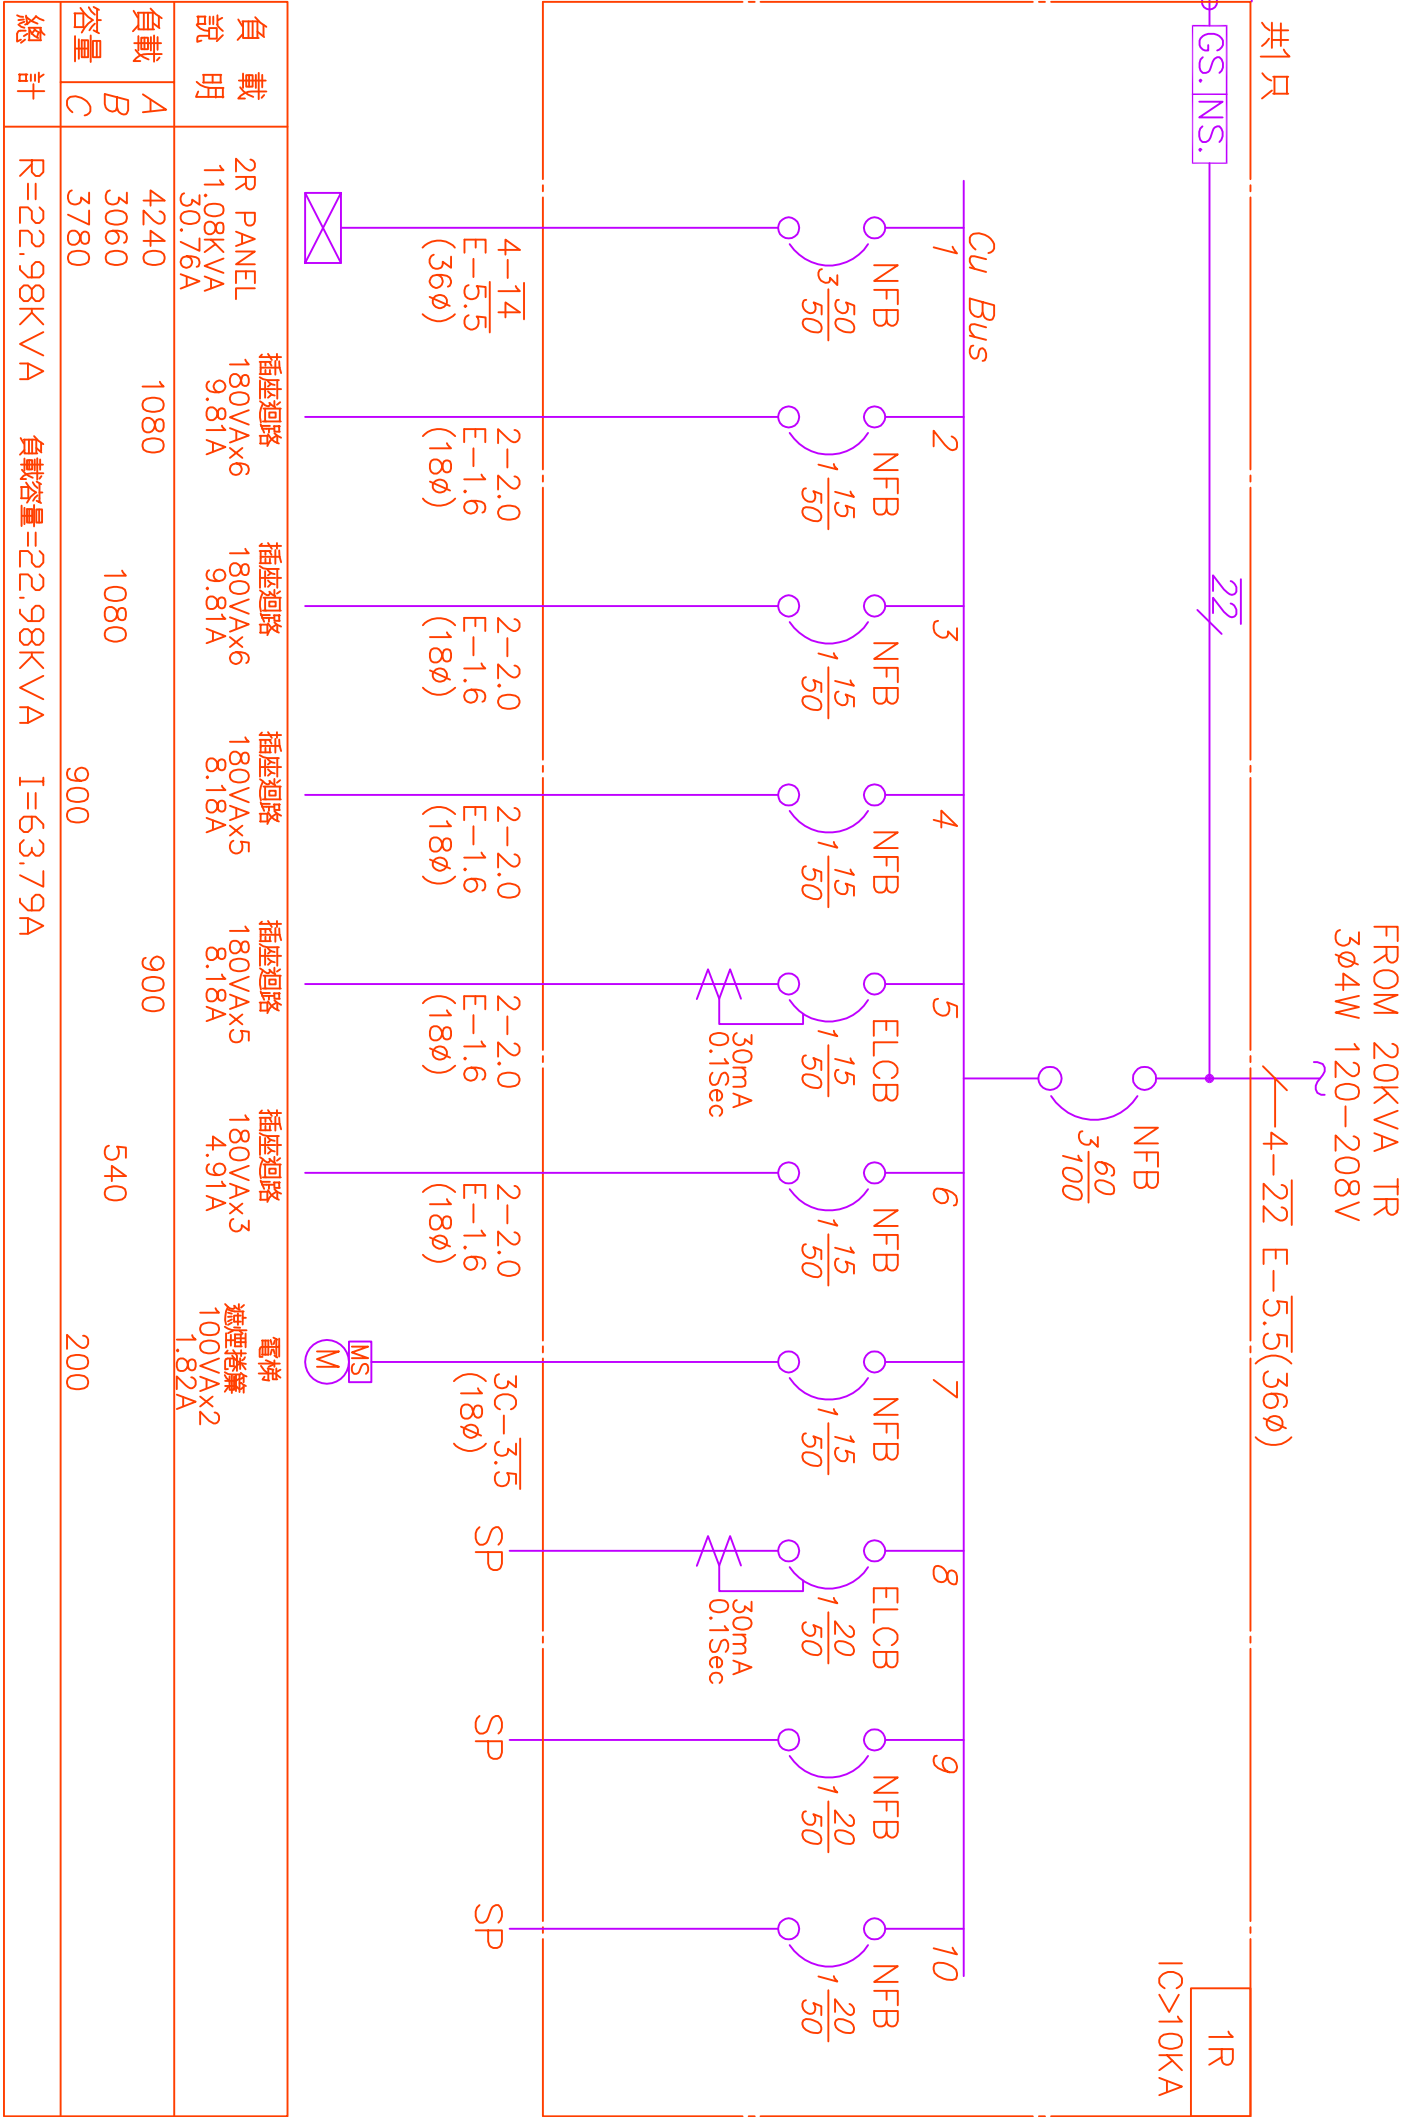


負載說明	分體式冷氣 (1組) 180V/A 6.82A	分體式冷氣 (1組) 180V/A 6.82A	分體式冷氣 (1組) 180V/A 6.82A	分體式冷氣 (1組) 180V/A 6.82A	分體式冷氣 (1組) 180V/A 6.82A	分體式冷氣 (1組) 180V/A 6.82A	照明回路 2-(100W*2) 19-(14W*4) 5.18A	照明回路 26-(14W*4) 7.63A
負載 A	750	750	750	750	750	750	725	840
負載 B	750	750	750	750	750	750	570	840
容量 C	750	750	750	750	750	750	570	840
總計	P=9.0KV/A j L=4.27KV/A 負載容量=13.27KV/A I=34.82A							

註1."2P&2R"共組一只箱體 2.箱體集中一處接地,接地電阻值要求由R<5.0歐姆 3.電熱水器採內附漏電斷路器機型

繪圖 DRAW	校對 CHECK	比例 SCALE	日期 DATE	工程 PROJECT
設計 DESIGN	校進 APPROVE	單位 UNIT	108.10.01	供應工場辦公室拆除及新建工程

圖面 DRAWING	名稱 TITLE	簽名 SIGN
分電箱單線圖二	金山建築師事務所 建築師 蕭金山	電話：(03)322596 傳真：(03)322825 信箱：322596@ms31me.net

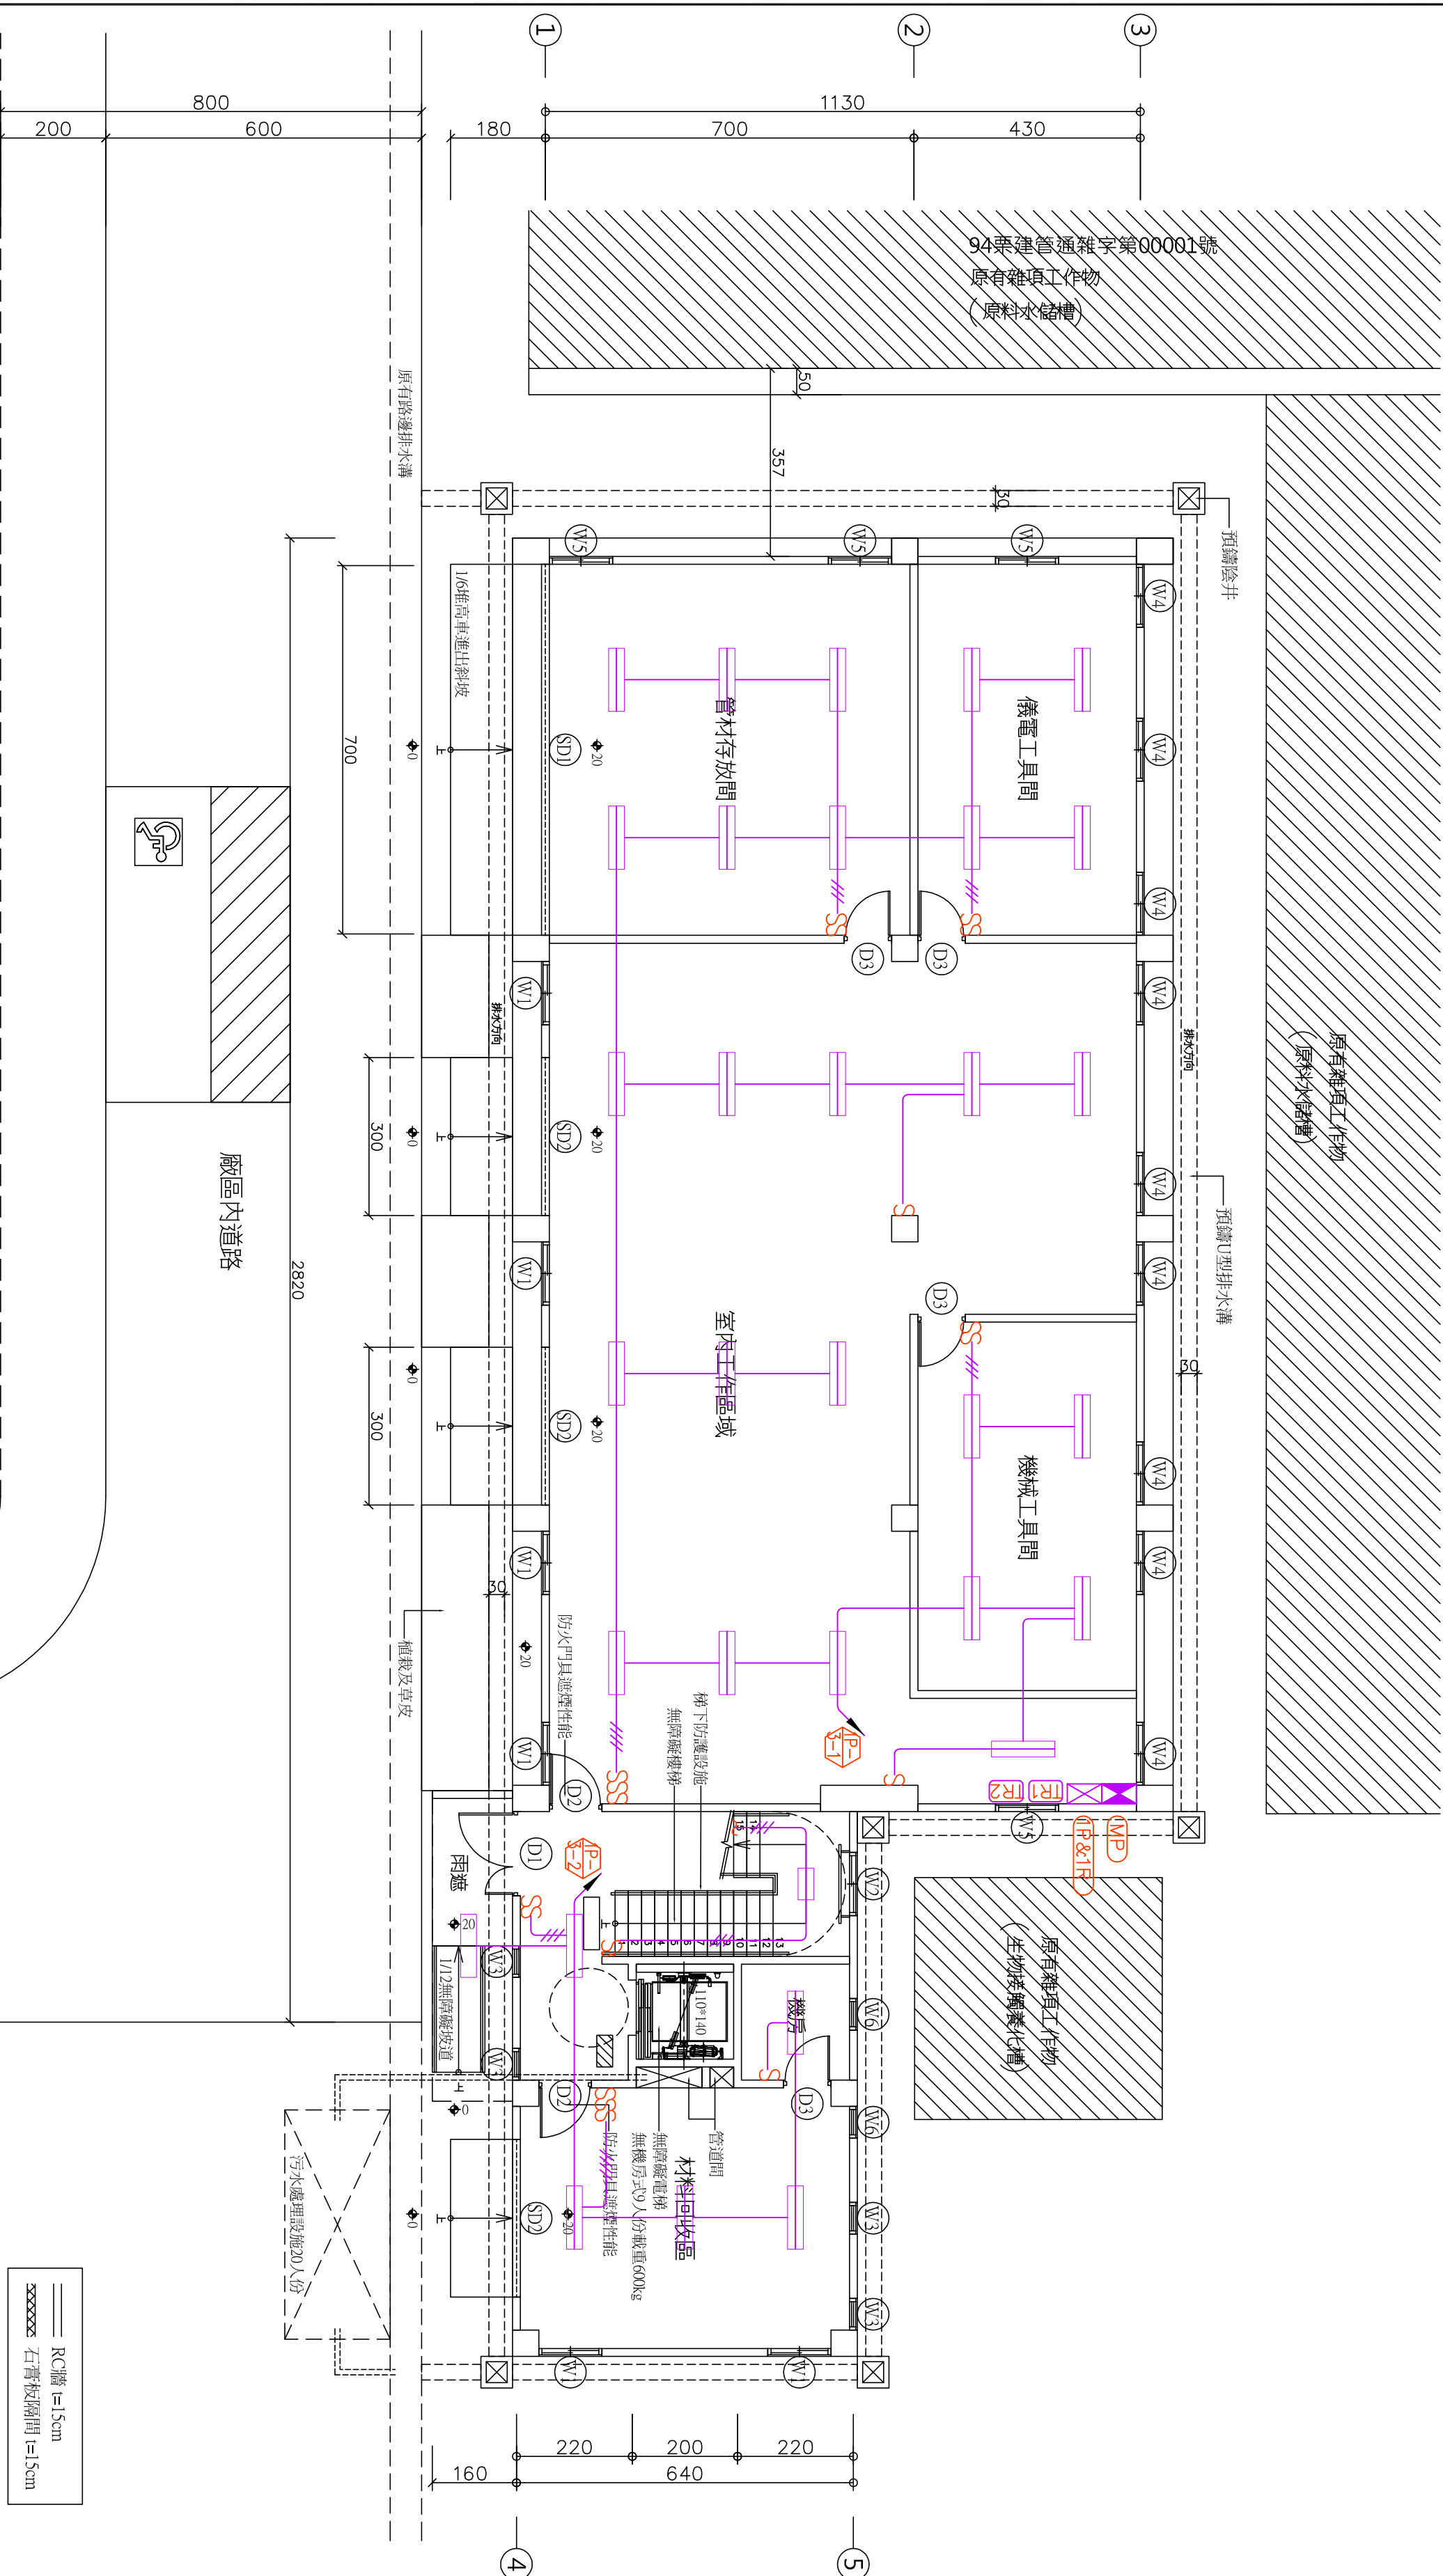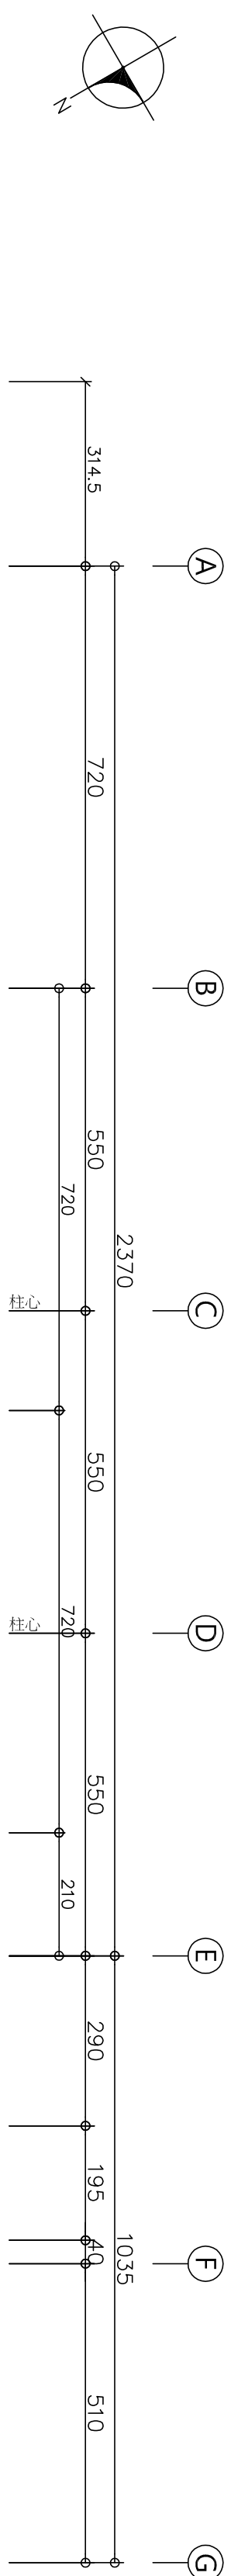


一層平面圖 Scale: 1/100

$$\text{一層面積} = 23.70 \times 11.30 + 10.35 \times 6.40 + 5.90 \times 1.60 = 343.49 \text{m}^2$$

—層高度=25@16.0=400cm

註：預定新建範圍內原有建物已取得(108)栗商建通拆字第00005號拆除執照

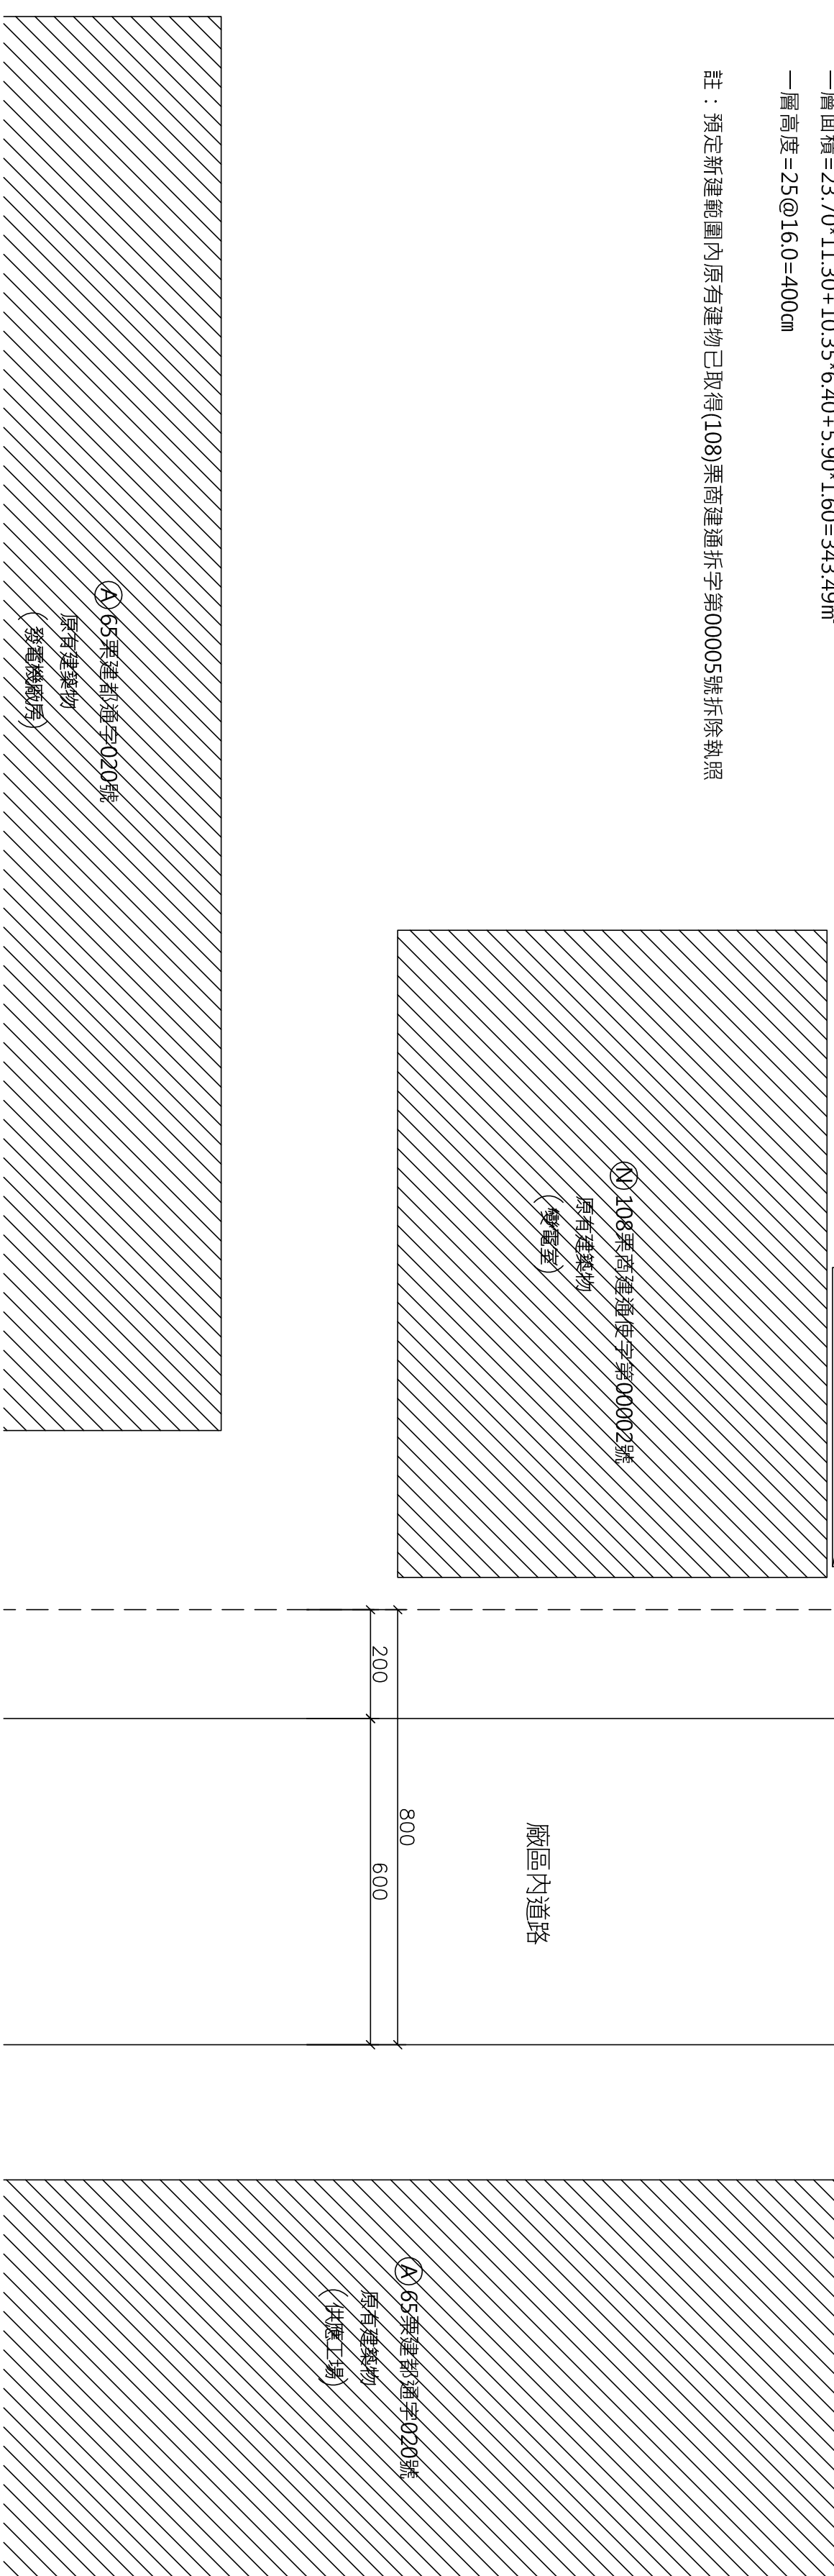

2. 迴路編號說明


號碼表機層別、表照明、表動力

3. 燈具確切安裝位置配合天花板裝潢施工

4. 燈具開關安裝方式一律採橫式施工(詳大樣圖)。


繪圖	校對	比例	日期	工程	圖面	電話：(037)322596 傳真：(037)322825 地址：活業街第100號3樓 信箱：322596@me23.hinet.net	簽證 SIGN	
DRAW	CHECK	SCALE	DATE	名稱	一層照明設備配置平面圖			
設計	校注	單位	樓號	名稱				
DESIGN	APPROVE	CM	FILE NO.	DRWING				
			NAME	TITLE				

繪圖 DRAW 設計 DESIGN	校對 CHECK 校進 APPROVE	比例 SCALE 單位 UNIT	A1:1/100 A3:1/200 CM	日期 DATE 檔案 FILE NO.	工程 PROJECT 名稱 NAME	圖面 DRAWING 名稱 TITLE	二層、屋突層插座設備平面圖	金山建築師事務所 建築師 蕭金山 電話：037322596 傳真：037322825 信箱：8322596@ms23.hinet.net	簽章 SIGN



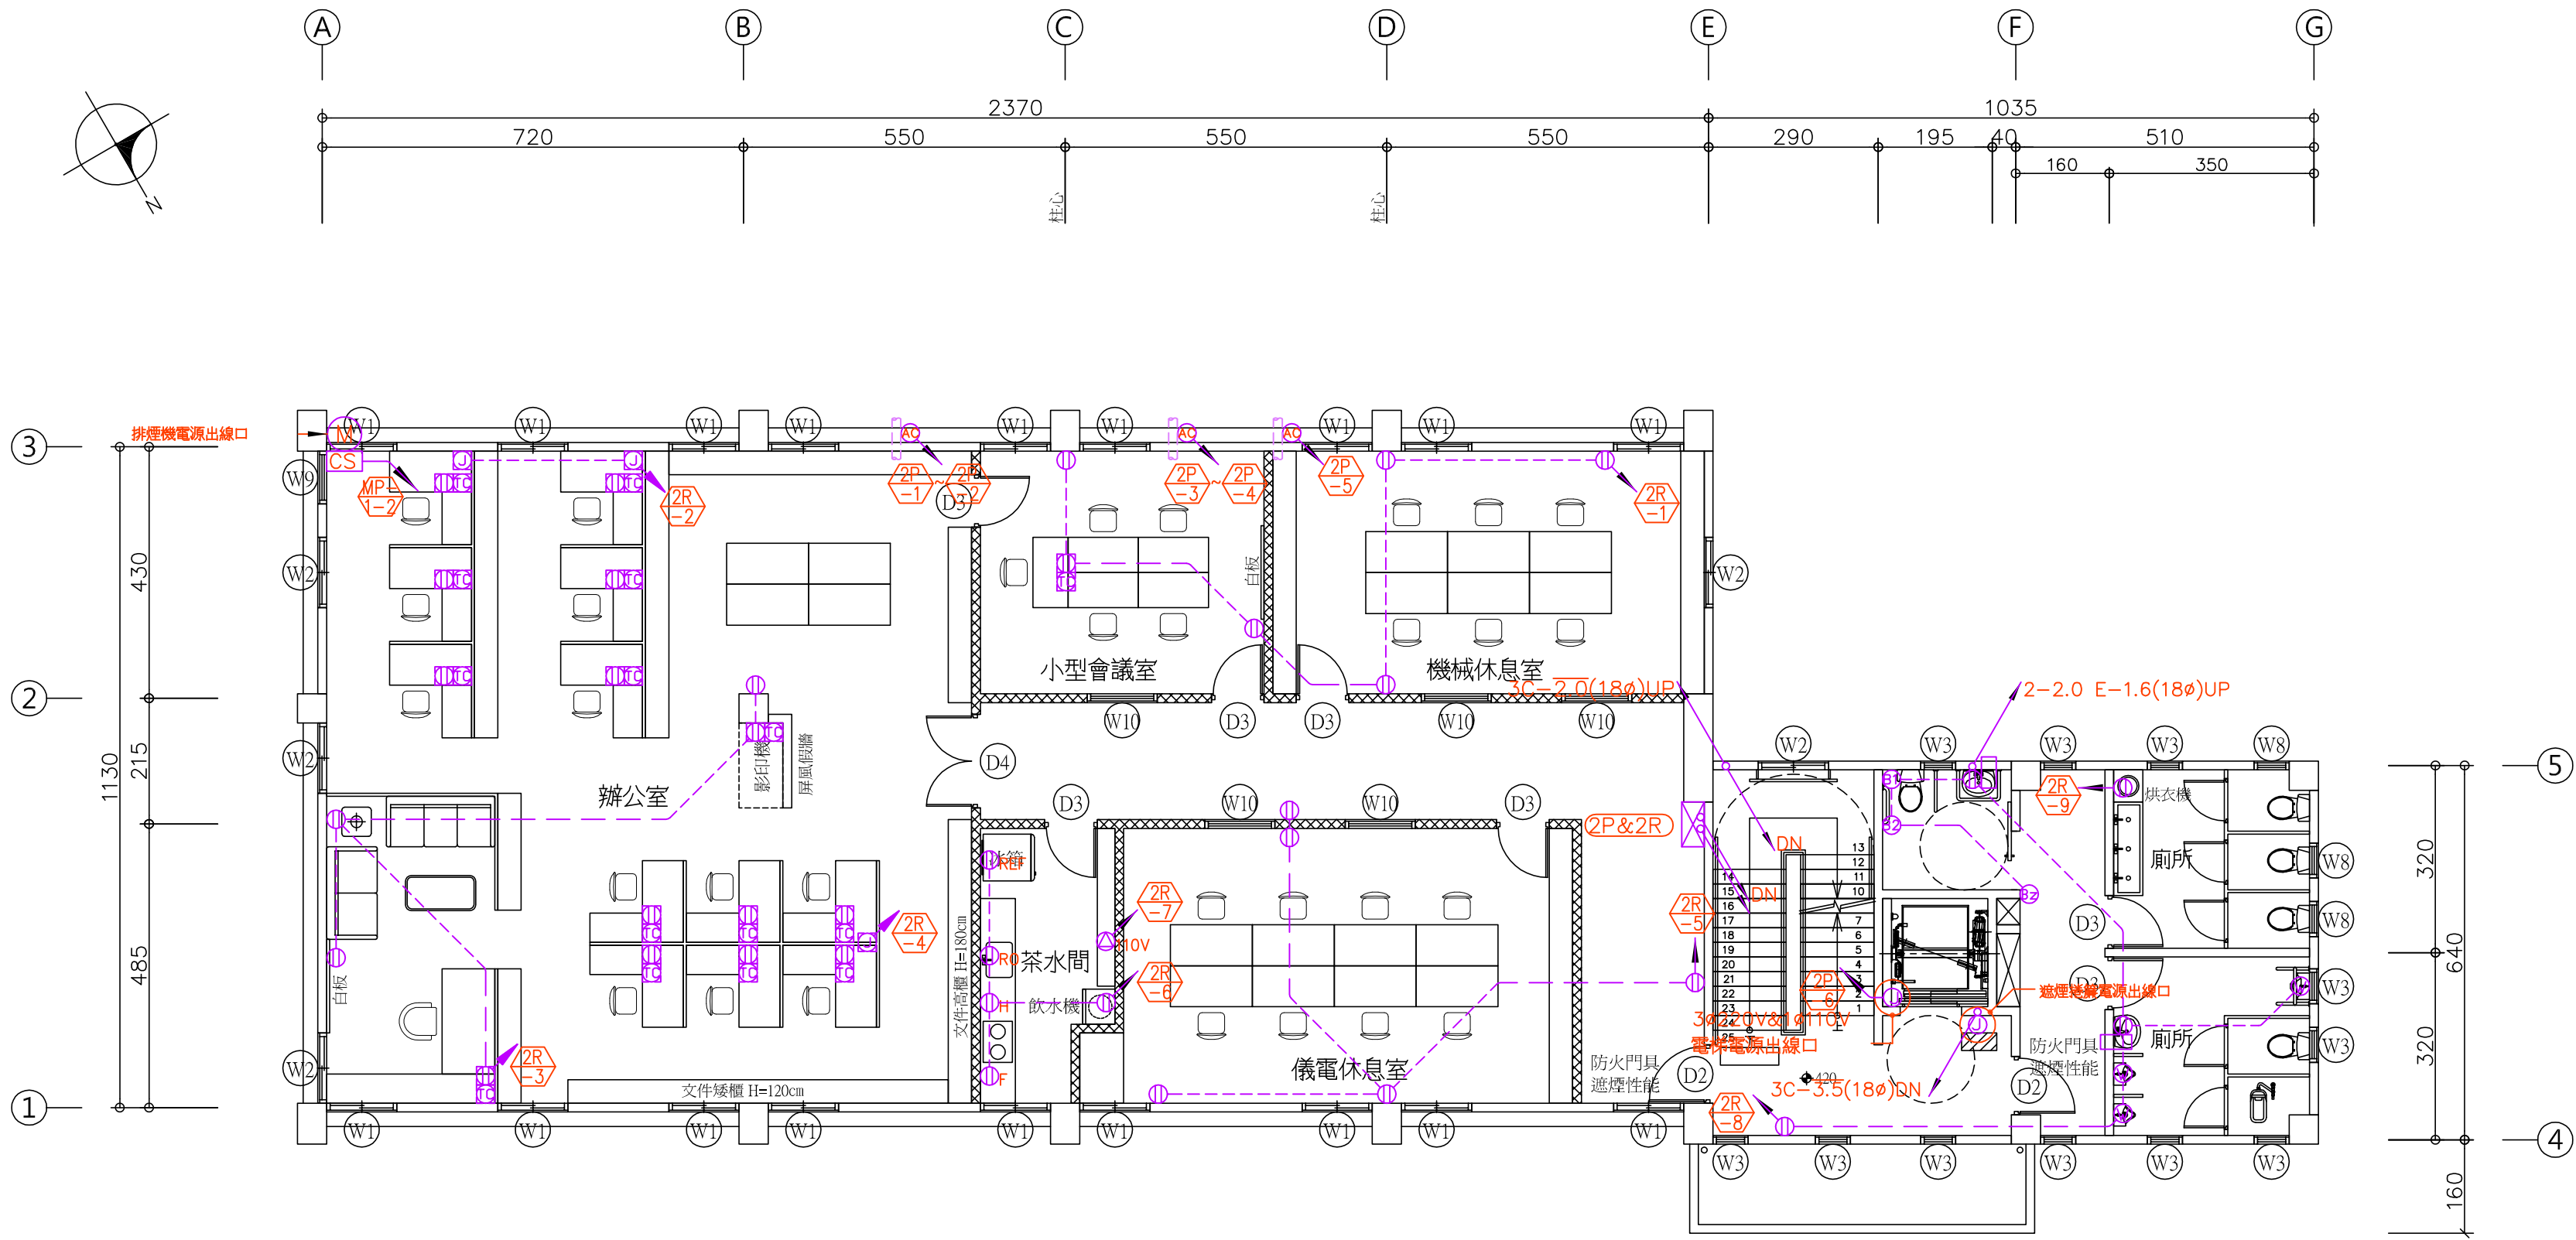


二層平面圖 Scale: 1/100

二層面積=23.70*11.30+10.35*6.40=334.05m²
二層高度=21@17.14=360cm

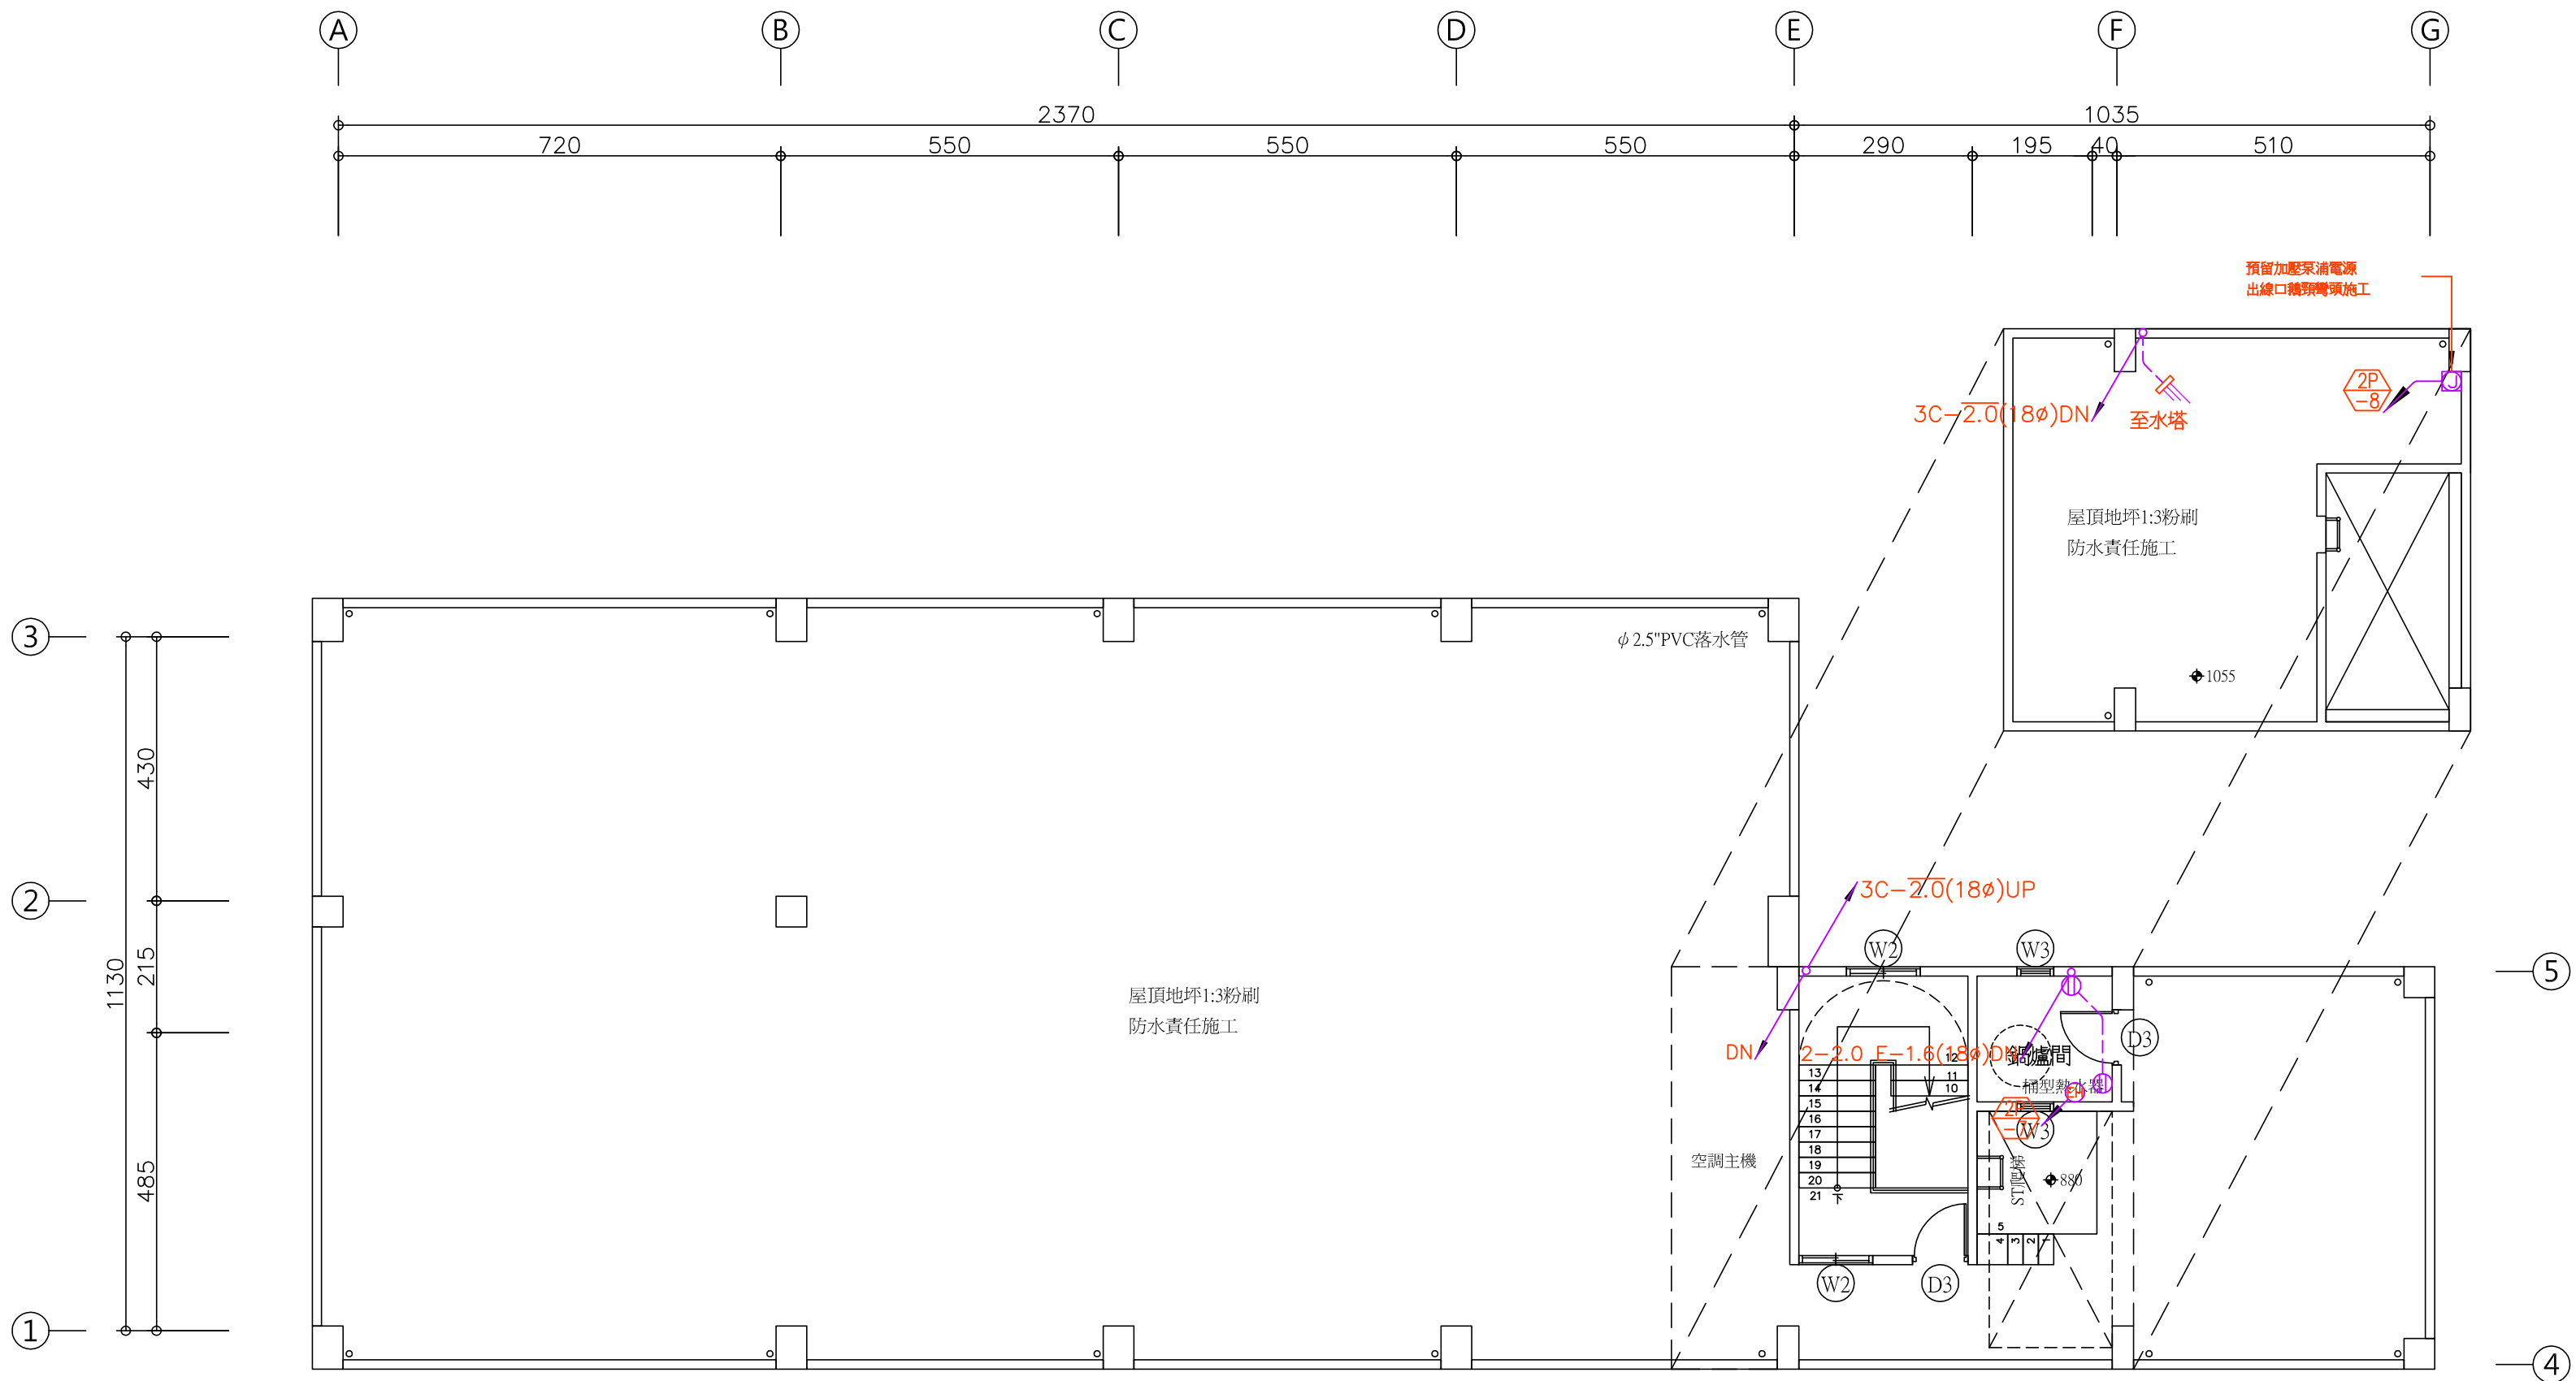

屋突平面圖 Scale: 1/100

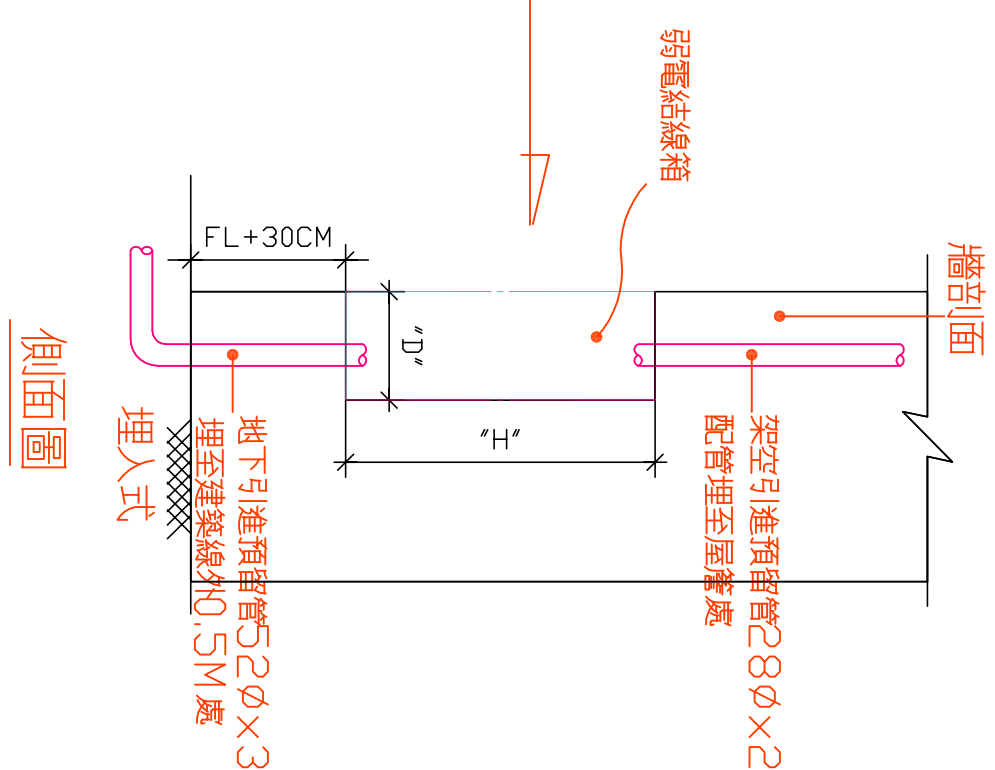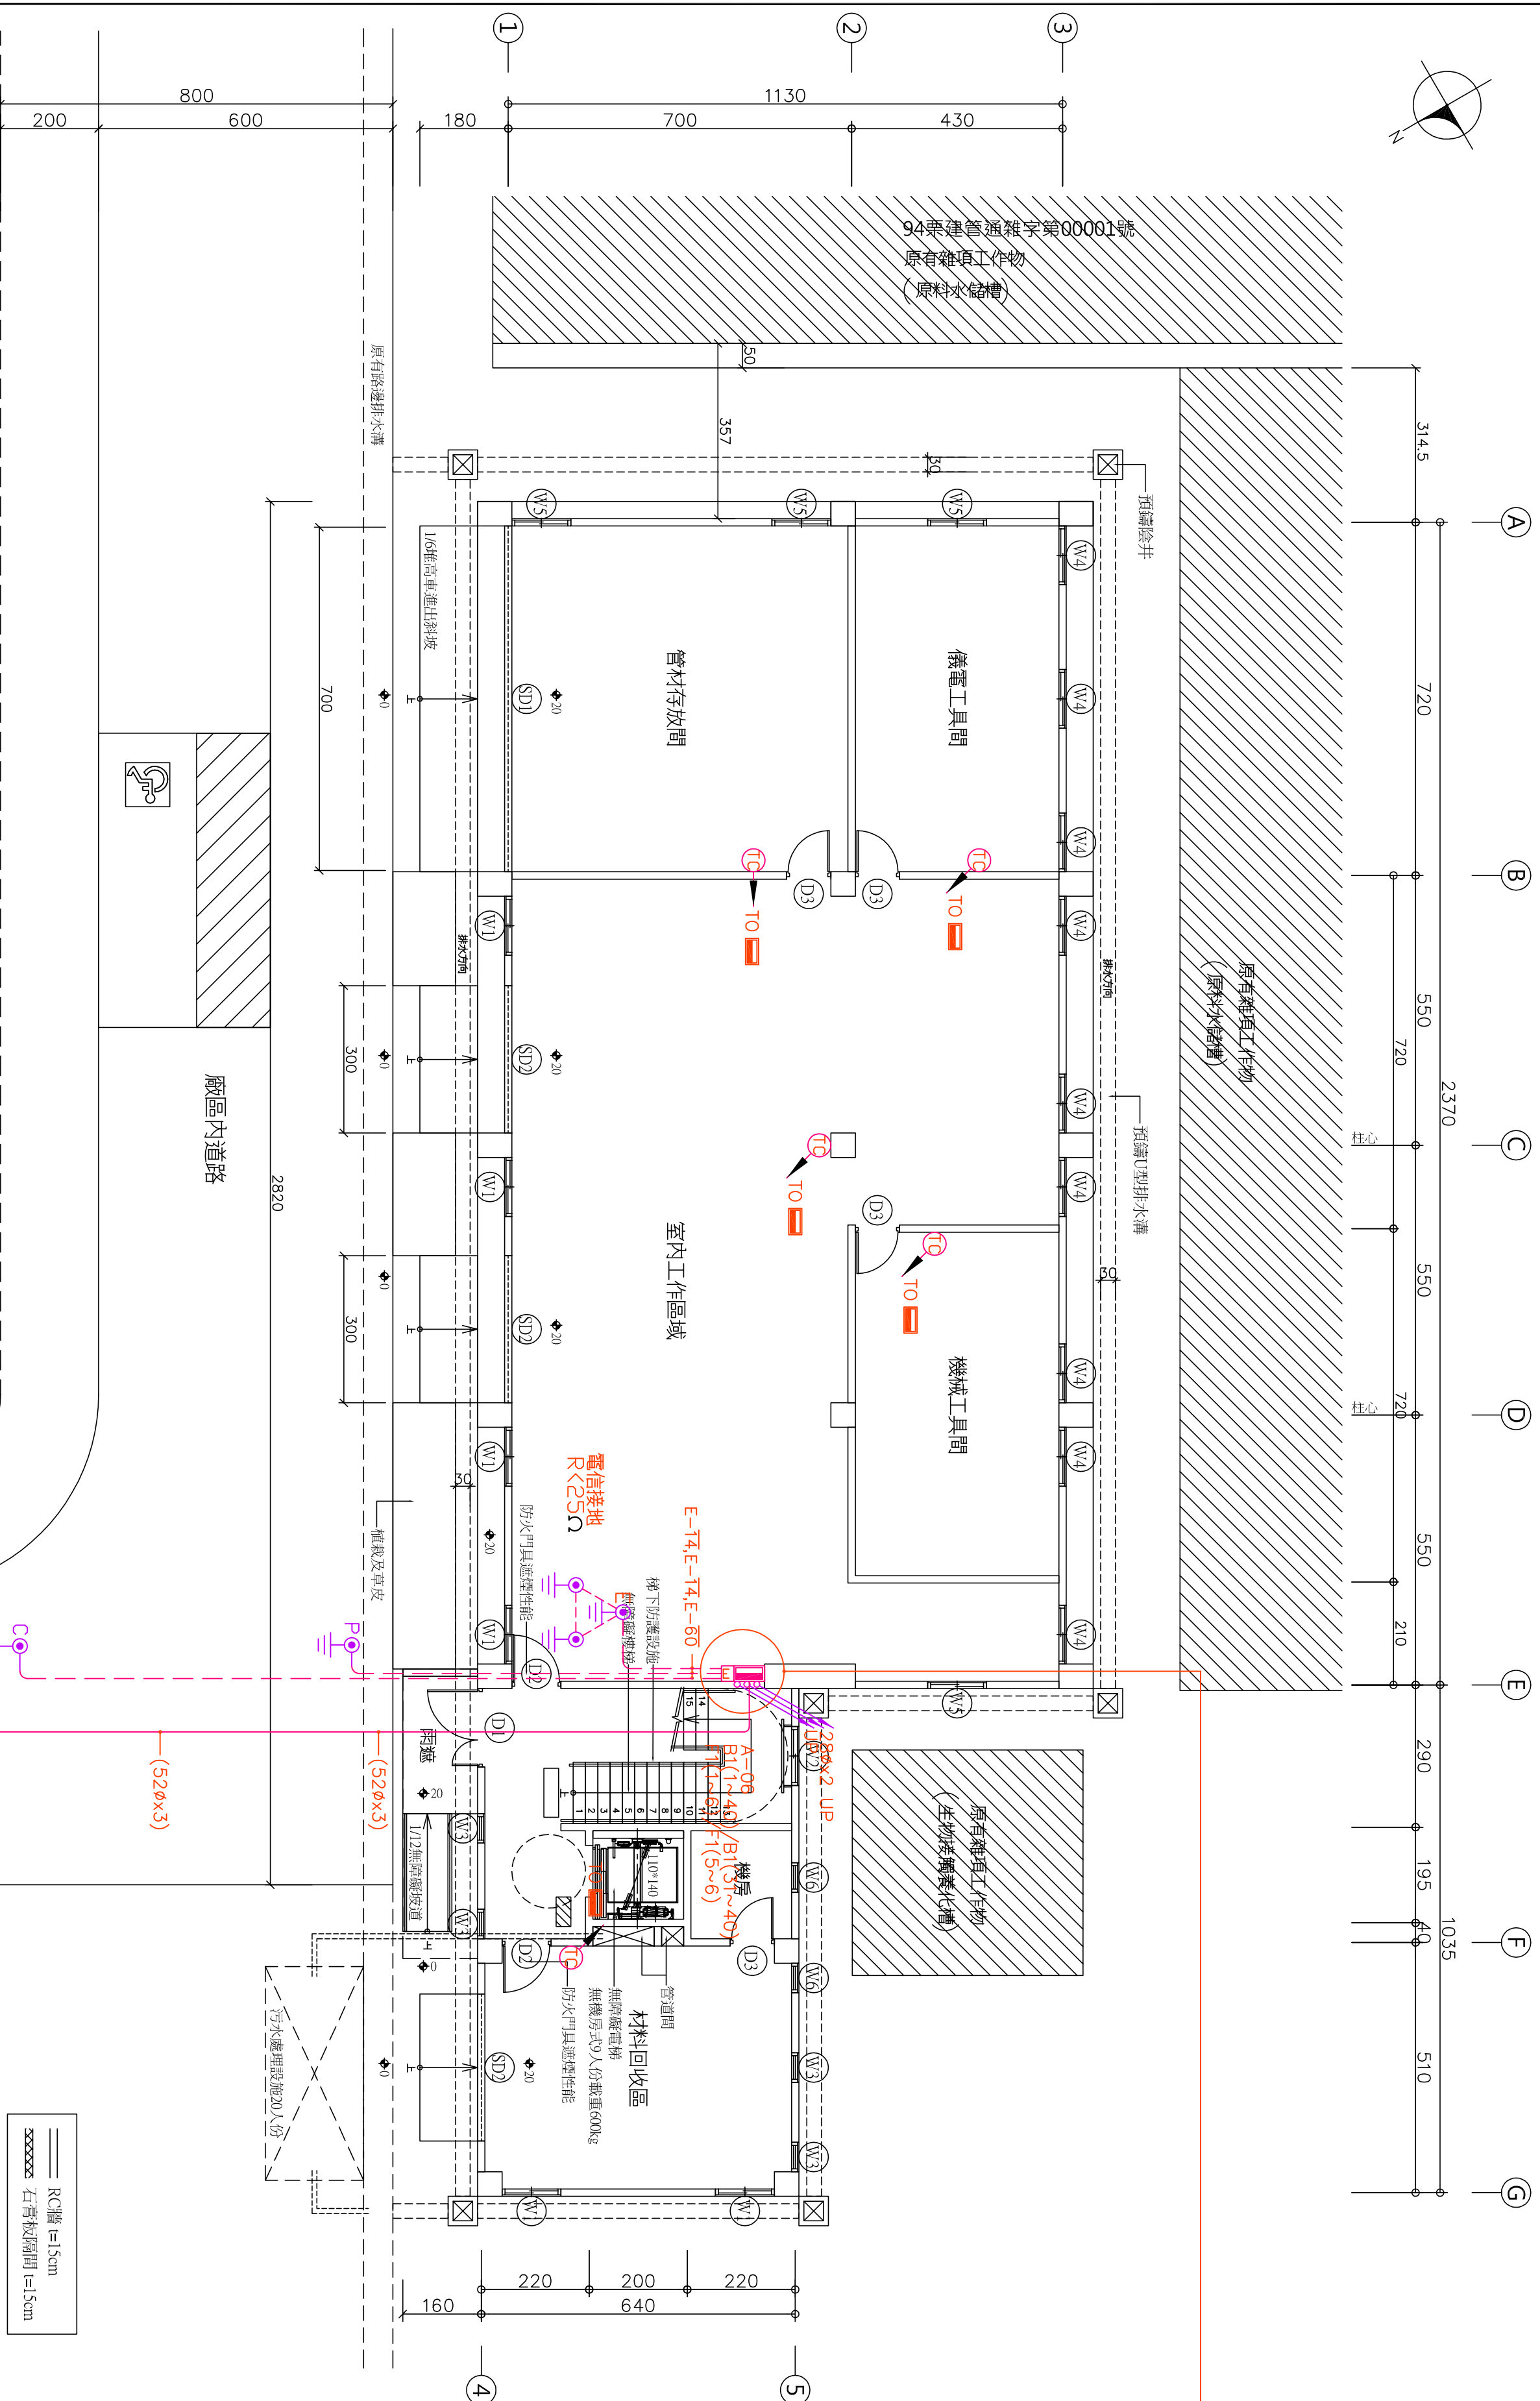
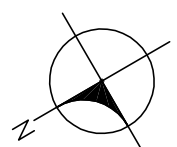





總工程編號		內 部 尺 寸		收容之端子數(對)	
	$W \times H \times D = 4.5 \times 5.0 \times 1.4$	(寬×高×深)	(Cm)	局側	用戶側
		20		40	
		收容光纖芯數(心)			
✓	A-04-1			2	2

- 二、註1.  宅內直線箱箱體尺寸45(W)×50(H)×14(D)CM, 名義可用直徑管箱箱體尺寸30(W)×35(H)×10(D)CM.
2. 總配管之水平引至直徑管箱體另詳系統位置
3. 總配管箱之水平及垂直配管線另詳系統位置
4. 屋內電氣水平配管線均採(2Φ)PVC 管施工
5. 屋內電氣水平配管採0.5-4P-PE-PVC 電線
6. 屋內電氣水平資訊/纜線採Cat5e-4P-UTP 對絞強勁線電纜
7. 電氣與資訊系統線均未註明管線規則者,均採18ΦPVC 管施工
8. 所有預留管線均須預預置14 吋鐵線
9. 總配管箱內設有接地端子,與接接地連接之接地線均採 $\sqrt{60.E-14.E-14}$.

繪圖	校對	比例	日期	工程名稱	圖面名稱	簽章	圖章
DRAW	CHECK	SCALE	DATE	PROJECT	DRAWING TITLE		
設計	校進	單位	樓層	一層弱電設備配置平面圖		金山建築師事務所 建築師 馮金山 電話：(037)322596 傳真：(037)322825 地址：紐華市布魯賓100號3樓 信箱：a322596@ms23.hinet.net	SIN
DESIGN	APPROVE	CM	FILE NO.	NAME	TITLE		

繪圖	校對	比例	日期	工程	圖面	二層、屋突層弱電設備配置平面圖	金山建築師事務所 建築師 蕭金山	電話：(037)322596 傳真：(037)322825 地址：苗栗市南甯路100號3樓 信箱：8322596@ms23.hinet.net	簽章	圖號	圖示
DRAW	CHECK	SCALE	DATE	名稱	名稱						
設計	核准	單位	檔案	PROJECT	DRAWING						
DESIGN	APPROVE	CM	FILE NO.	NAME	TITLE						

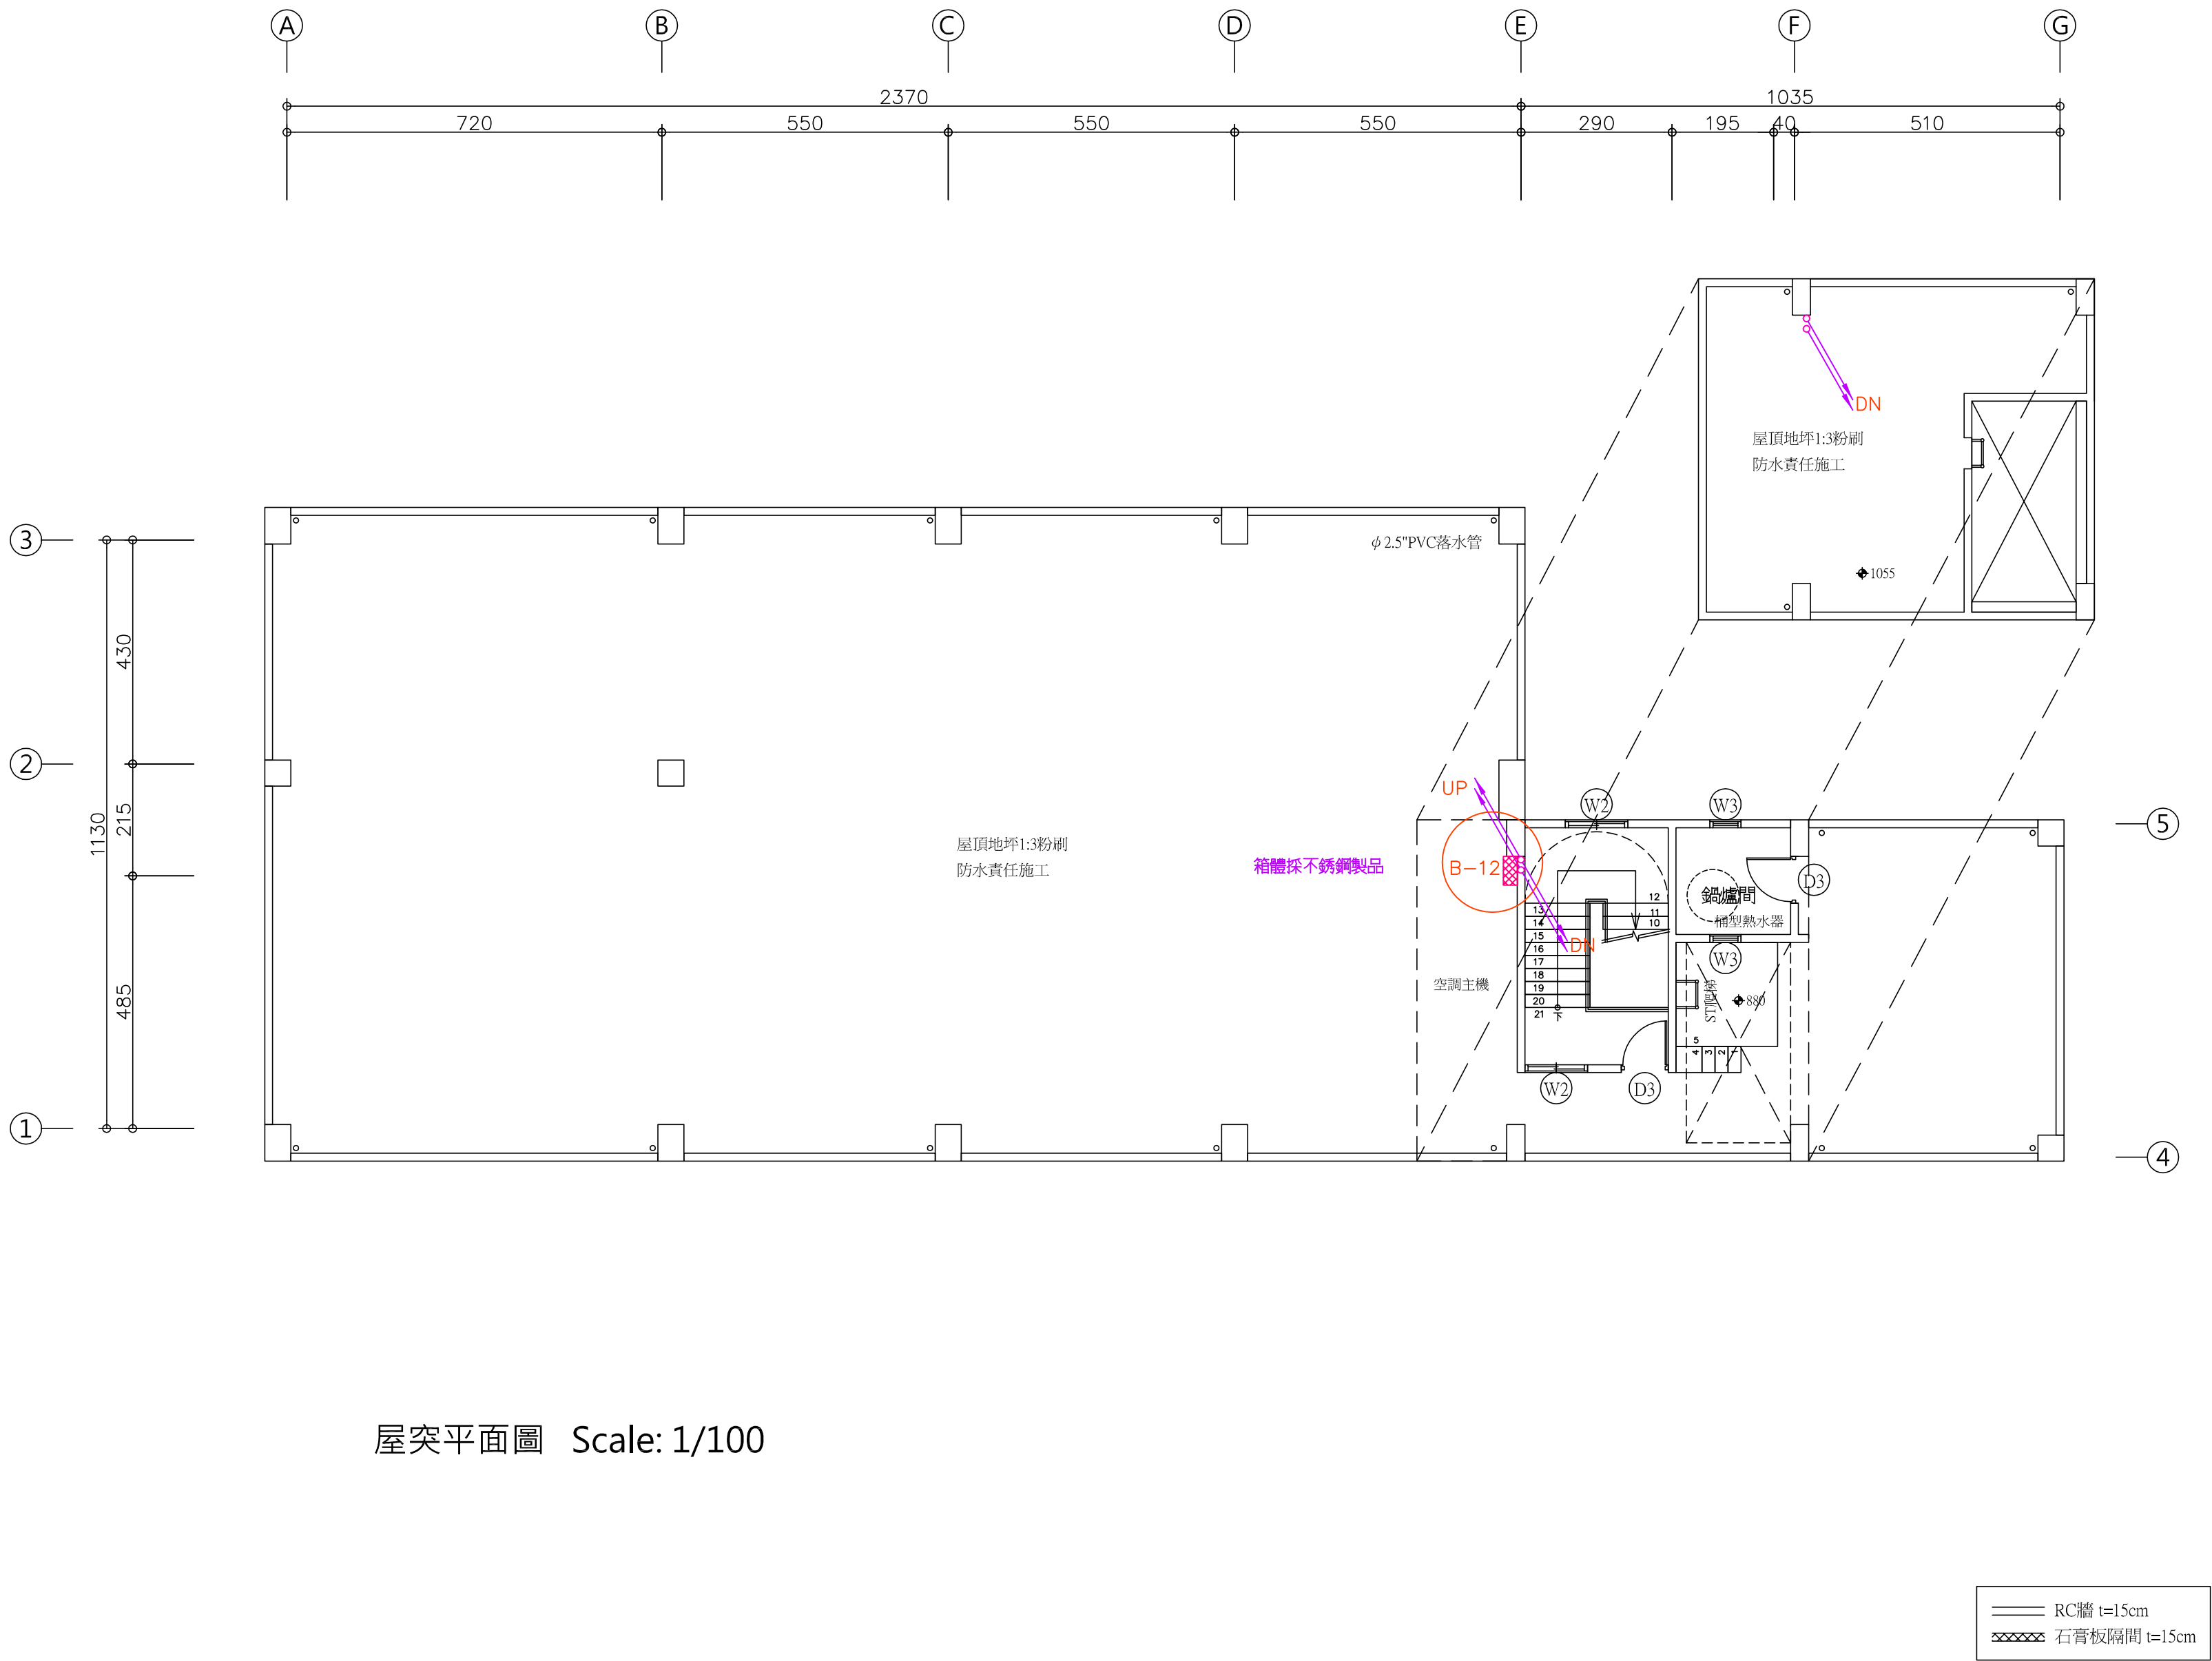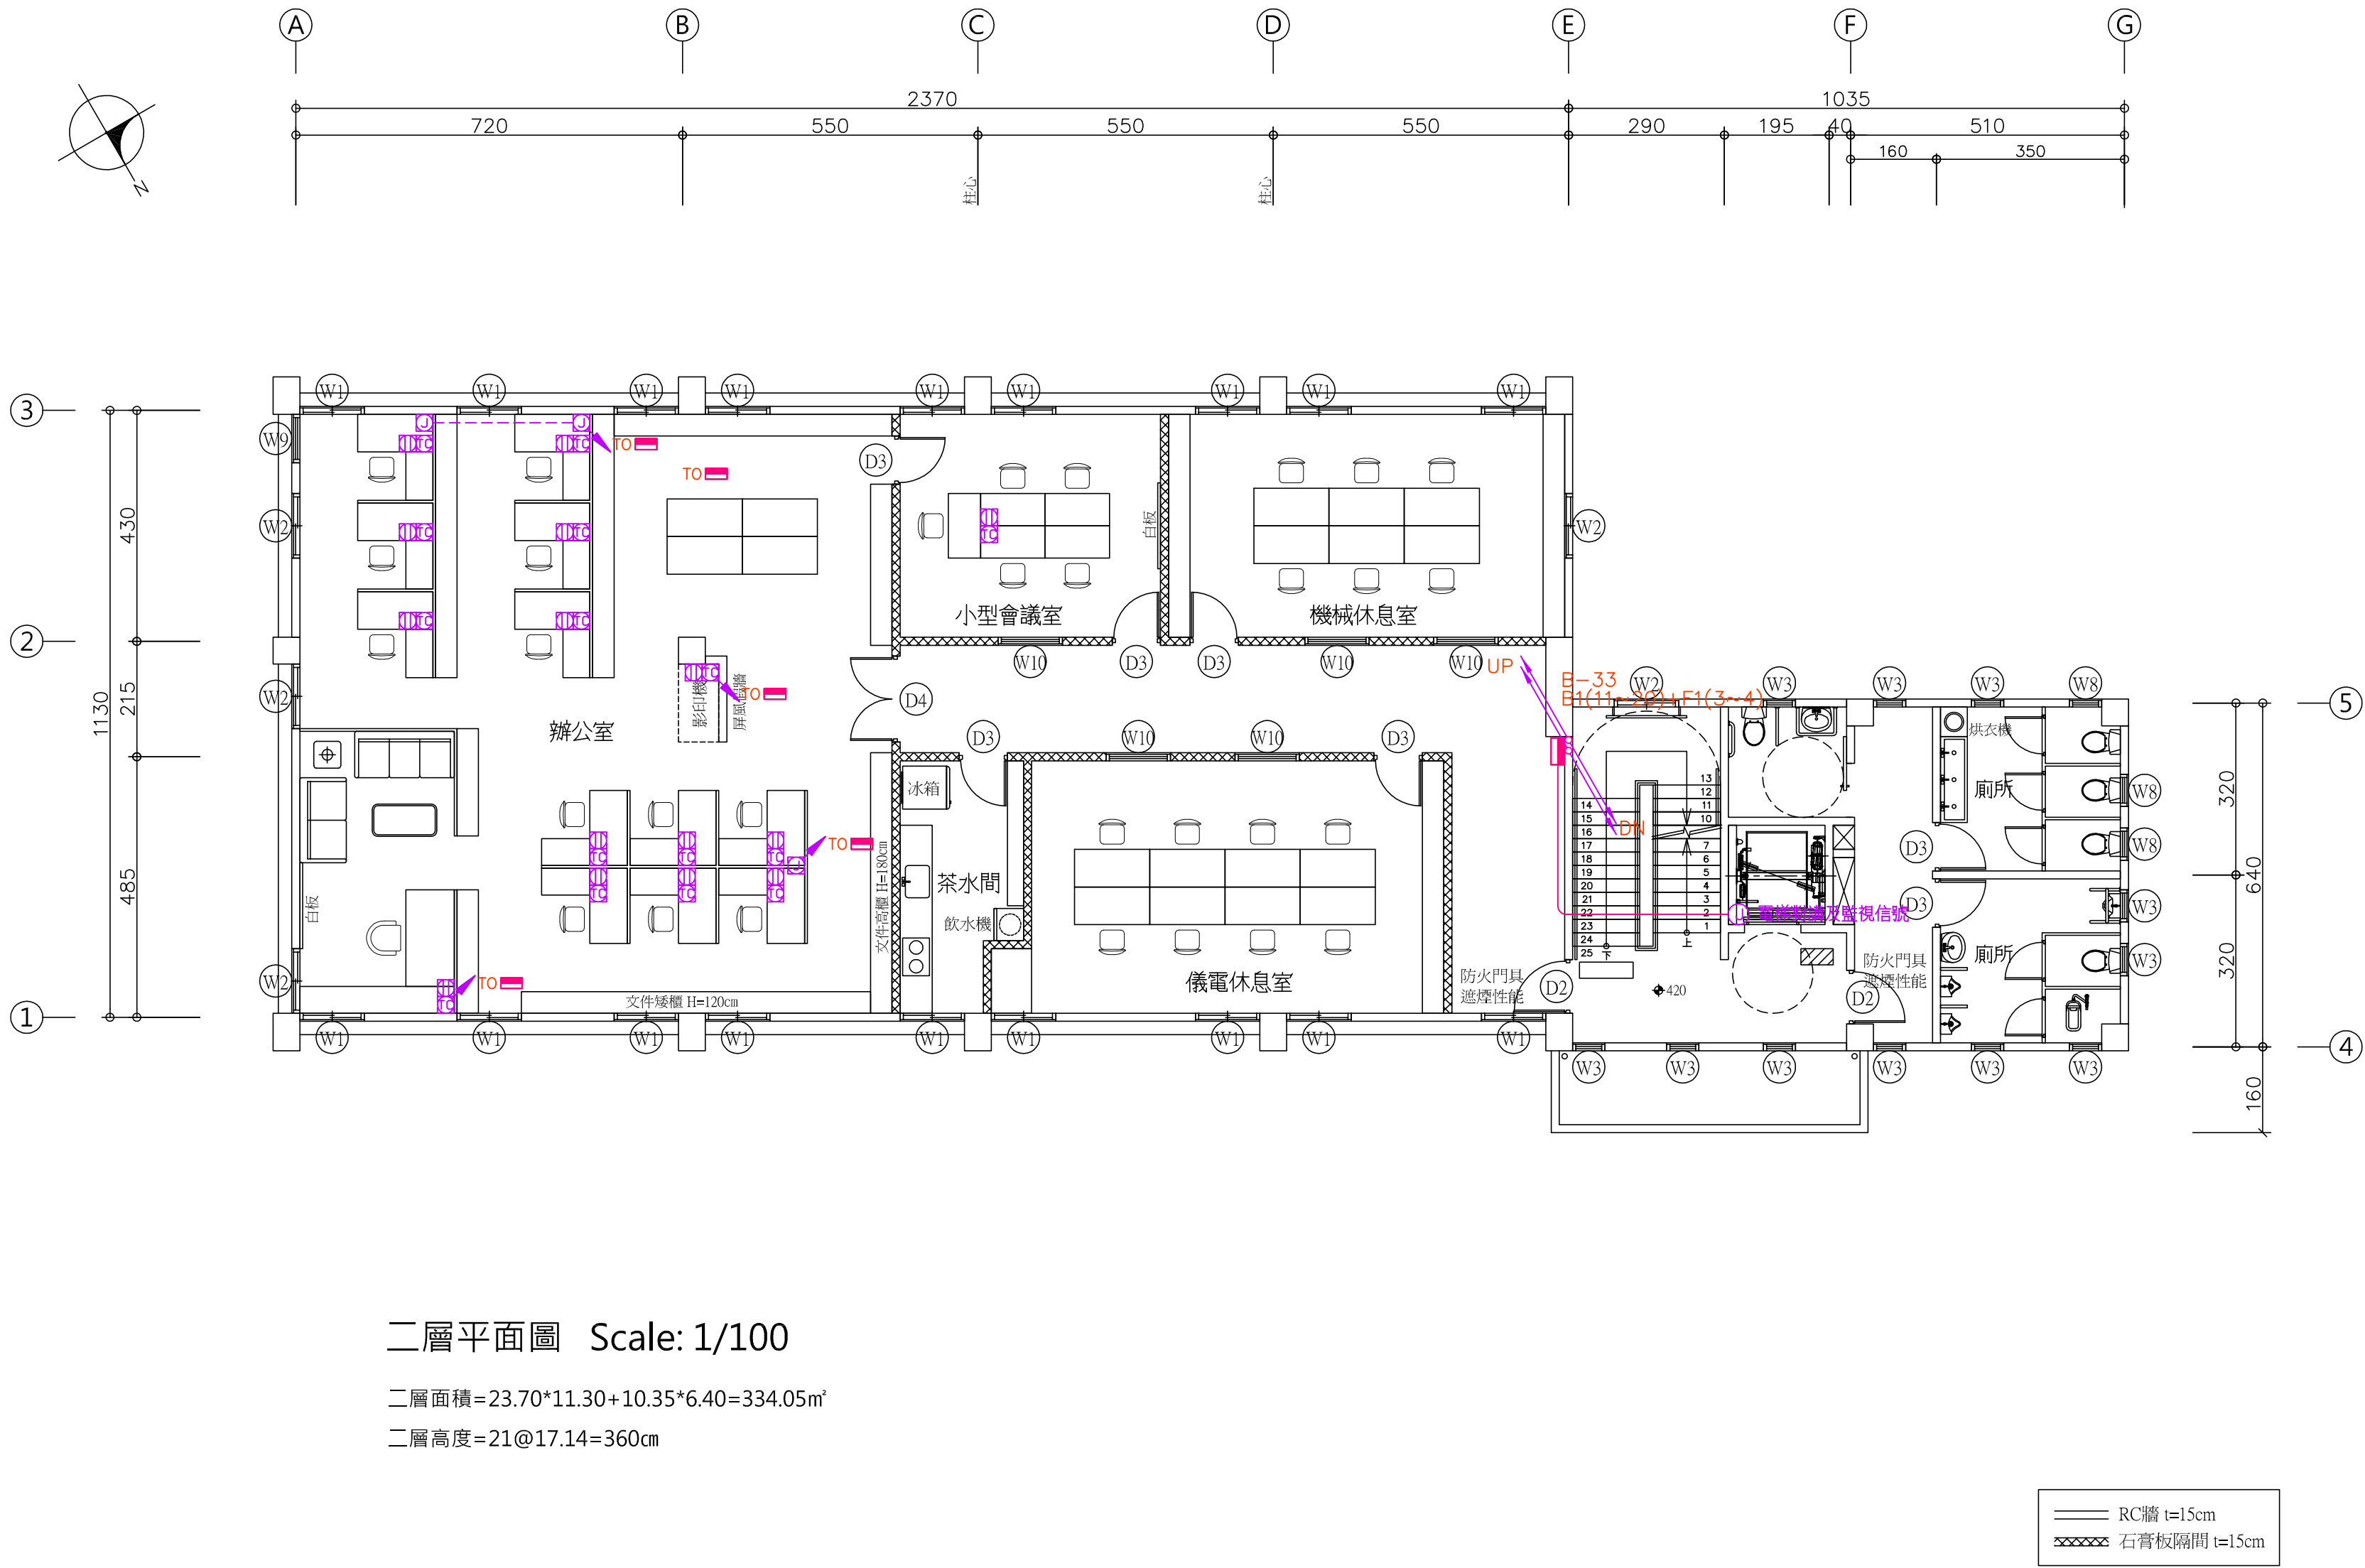

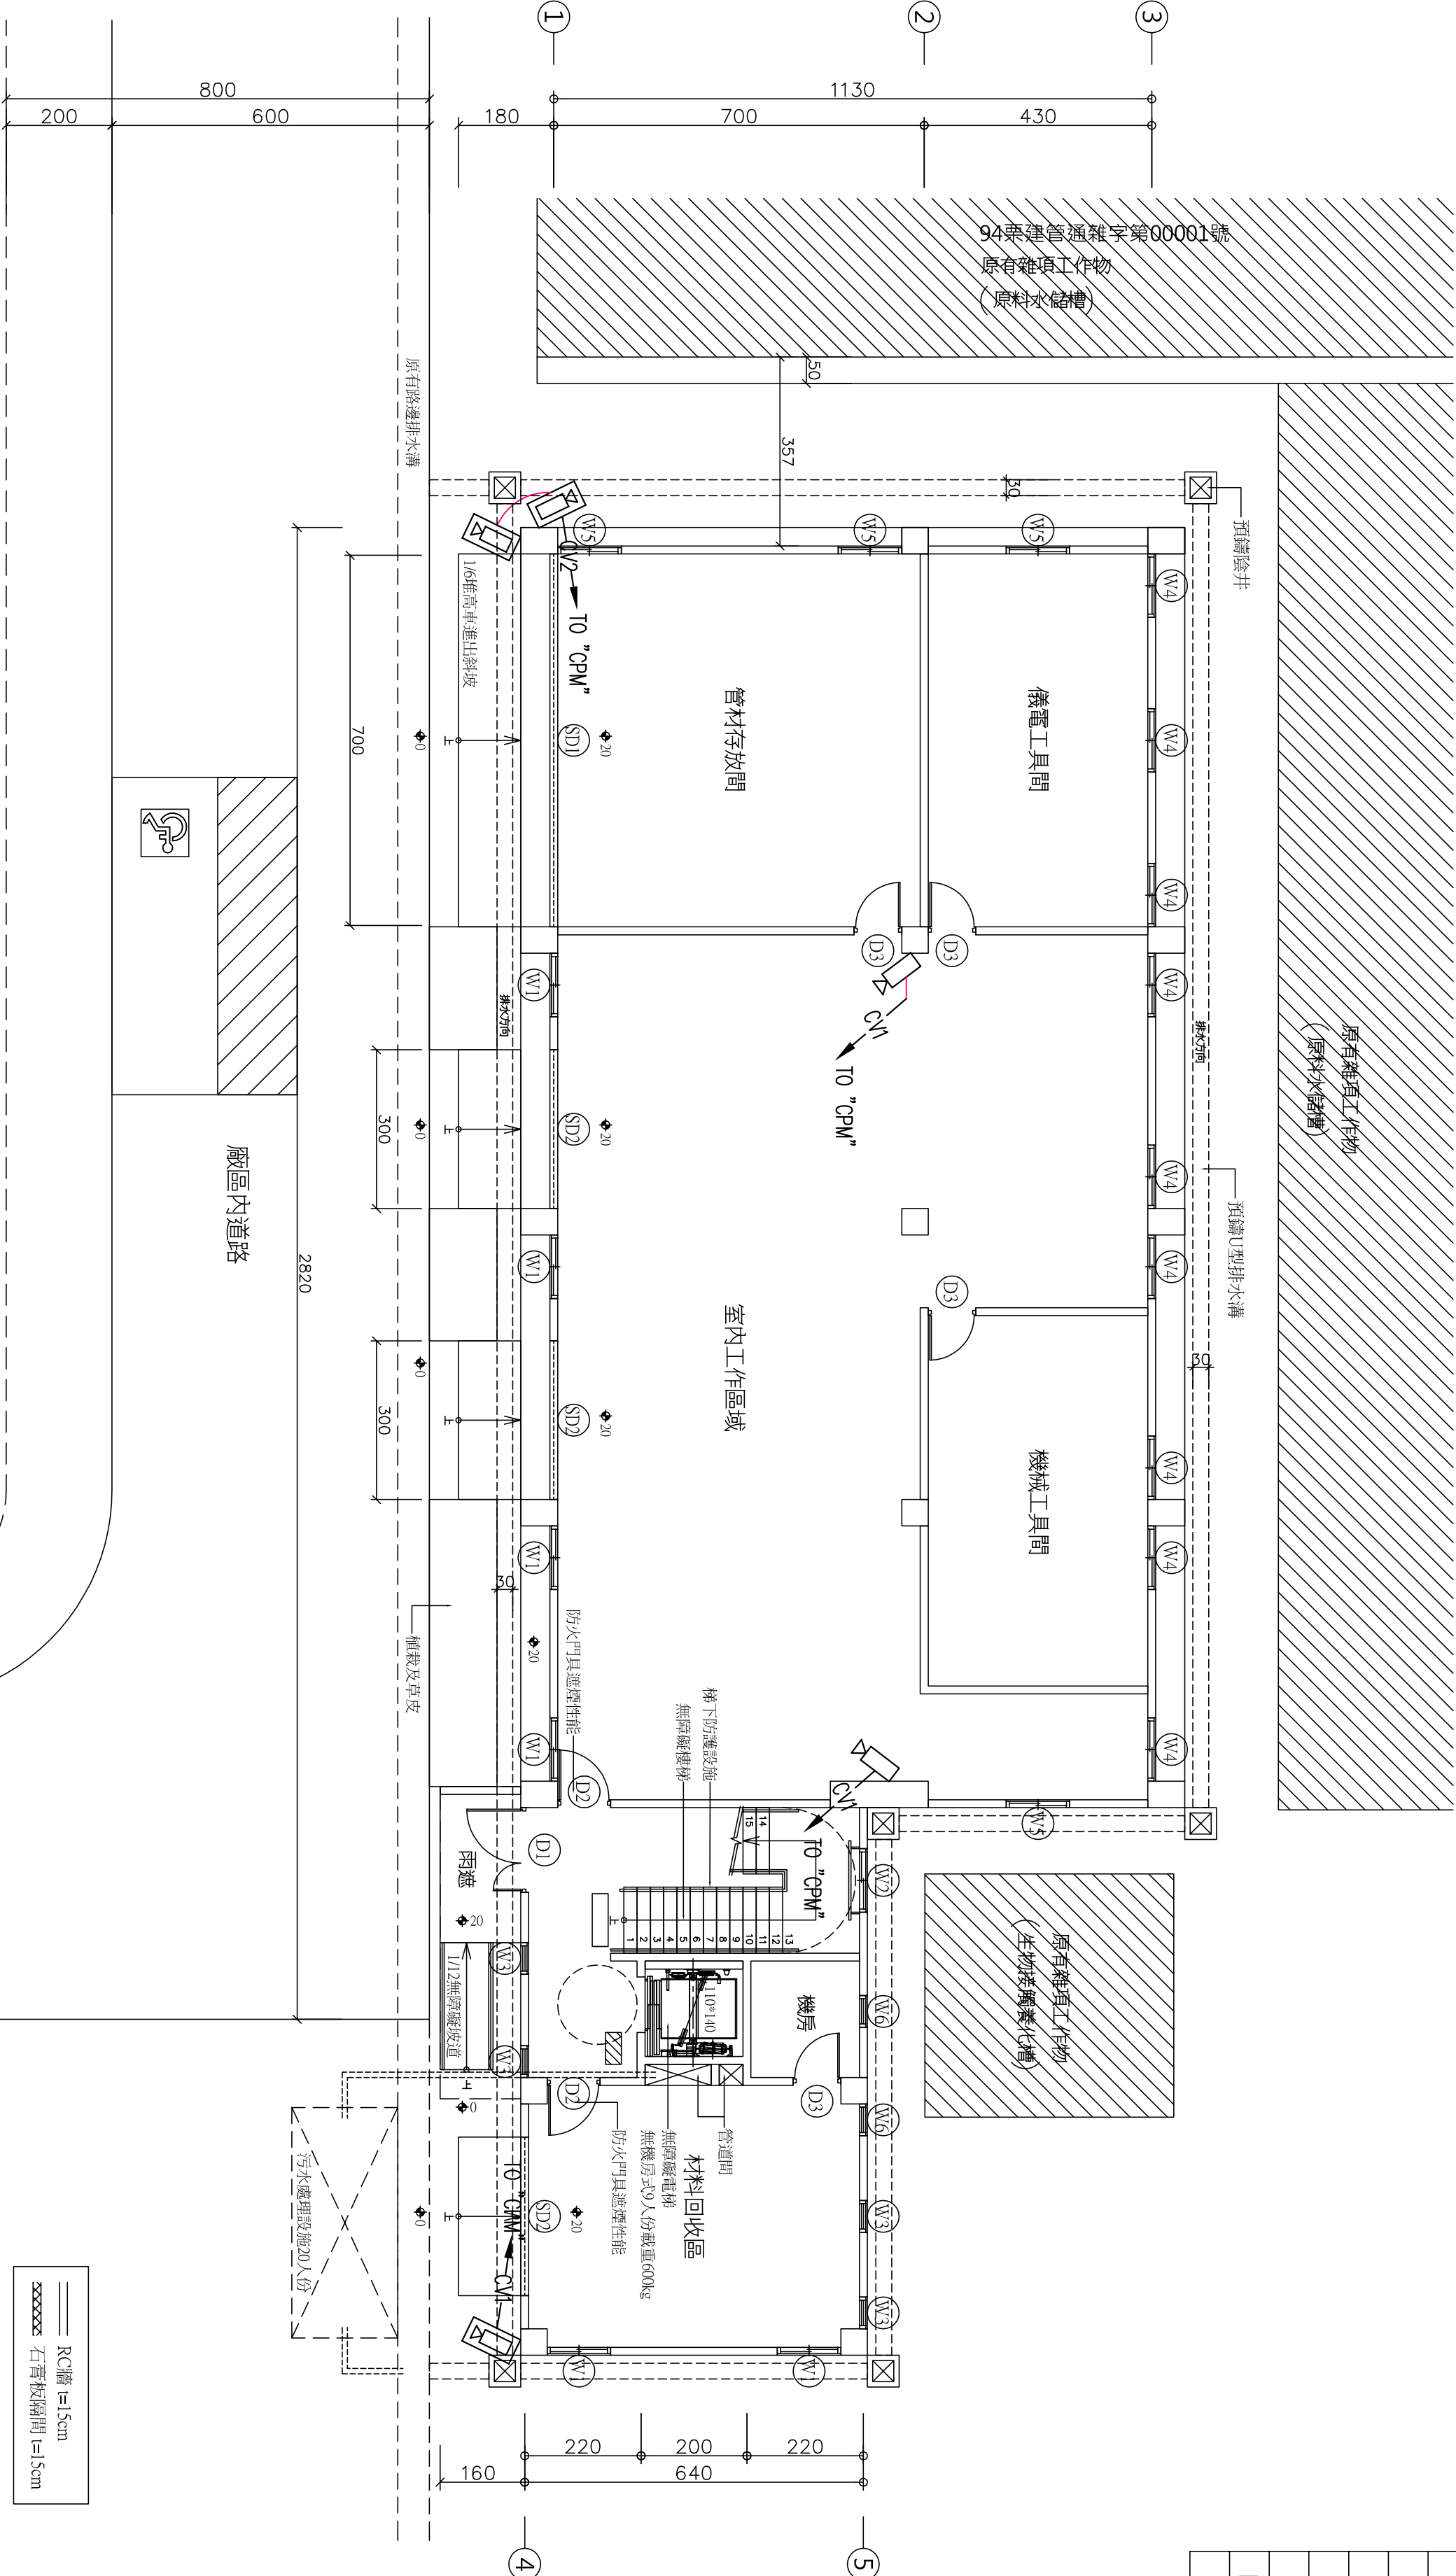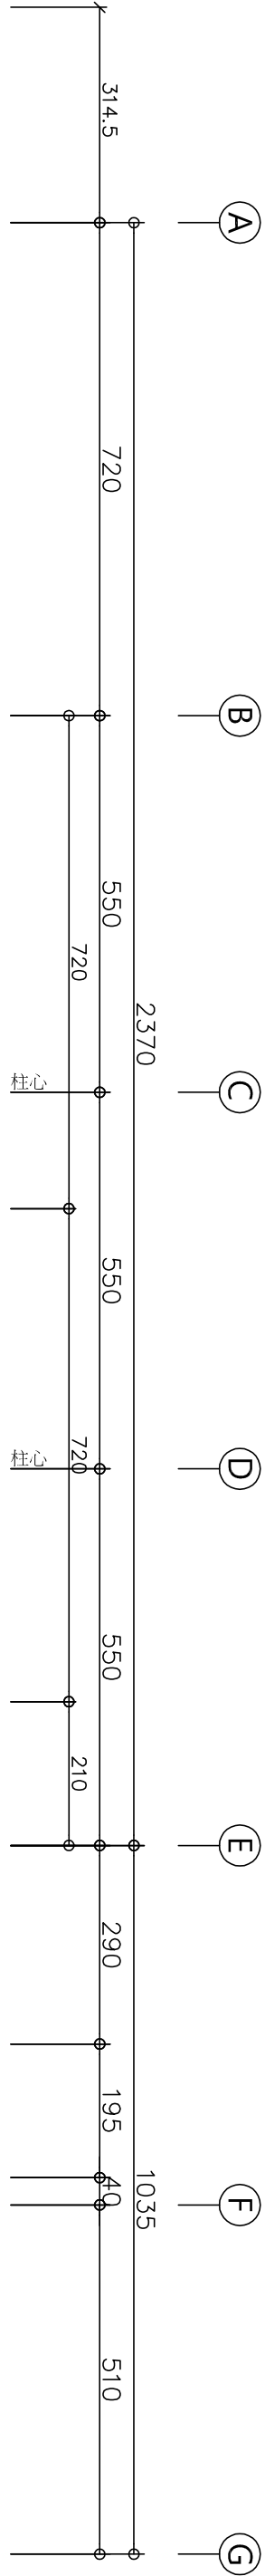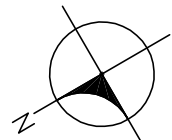

一層平面圖 Scale: 1/100

一層面積=23.70*11.30+10.35*6.40+5.90*1.60=343.49m²
一層高度=25@160=400cm

註：預定新建範圍內原有建物已取得(108)業商建造拆字第00005號拆除執照



監視系統圖例說明：

圖例	說明	配合現場
	弱電佈線箱 2.0m / m 鐵皮烤漆 (W6.3*H80*D14cm)	配合現場
	實訊網路及監視系統主機網路線(9"-41U)(含熱風扇及電源組)	配合現場 FL+30cm, 牆柱安裝附L+210cm
	紅外線半球型彩色攝影機(含鏡頭)	配合現場
	氣密式2.0M紅外線彩色攝影機(含鏡頭,防護罩及安裝支架)	配合現場
	氣密式5.0M紅外線彩色攝影機(含鏡頭,防護罩及安裝支架)	配合現場
	預留架空引進管接線盒	配合現場
	電信接地箱 40x35x15cm R≤15Ω	
	接地 接地銅棒	
	管線上行 下行 上行及下行	

繪圖 DRAW 設計 DESIGN	校對 CHECK 核准 APPROVE	比例 SCALE 單位 UNIT	日期 DATE 檔案 FILE NO.	工程 名稱 PROJECT NAME	圖面 名稱 DRAWING TITLE	簽名 SIGN
		A1:1/100 A3:1/200 CM	108.10.01	供應工場辦公室拆除及新建工程	一層監視設備配置平面圖	金山建築師事務所 建築師 蕭崑山 電話：(03)3222596 傳真：(03)3222825 信箱：8322596@ms23.hinet.net
						圖章 WF
						圖章 WF

繪圖	校對	比例	日期	工程	圖面	簽章	圖樣	印樣
DRAW	CHECK	SCALE	DATE	名稱	名稱	SIGN	02	
設計	校進	單位	檔號	PROJECT	DRAWING	電話：(037)322596 傳真：(037)322825 地址：苗栗市南興路100號3樓 信箱：8322596@ms23.hinet.net	WF	
DESIGN	APPROVE	CM	FILE NO.	NAME	TITLE	金山建築師事務所 建築師 蕭金山	WF	
				供應工場辦公室拆除及新建工程				
				二層、屋突層監視設備平面圖				

